

注: 1. 不得随意更改尺寸, 如有任何不妥, 请及时与设计院沟通。
 2. 本图设计内容未经设计审核, 不得在其他地方使用。
 3. 版本号: 第一次出图: 0, 第一次修改: A, 第二次修改: B, 余类推。

注册建筑师、工程师章:

JIANGSU PROVINCE ARCHITECTURAL DESIGN INSTITUTE CO., LTD.
江苏省建筑设计研究院股份有限公司
 (设计证书编号 A232002895)
 (规划证书编号 自资规甲字 22320493)
 (压力管道设计证书编号 TS1832058 - 2024)
 中国 南京 建邺区 创意路 86 号

签署栏	
设计	许黎元
绘图	许黎元
专业负责人	刘尧民
项目负责人	李伟
方案设计人	王旺
校对	刘二勇
审核	刘建
项目经理	刘鹏
批准	李伟

会签栏	
建筑	电气
结构	暖通
给排水	智能

委托单位	泰州市市政府投资项目集中建设单位
设计编号	1-2021-02-20 设计阶段 施工图
项目名称	泰州市人民医院新院区(二期)工程
子项名称	健康管理中心


图纸内容	一层平面布置图
图号 - 版本号	JK#1F-P01 日期 2022.11.25
条形码	

注: 为新建轻钢龙骨隔墙, 隔墙底部浇筑300MM高, 宽度同隔墙宽C20细石混凝土导墙。

1F FIXTURE/FURNISHING PLAN
 一层平面布置图 SCALE: 1/75

出图章位置

注: 1. 不得量取图样尺寸, 如有任何不符, 请以工程与设计师会商。
 2. 本图设计内容未经设计师同意不得在其他地方使用。
 3. 版本号: 第一次出图 0, 第一次修改为 A, 第二次修改为 B, 余类推。

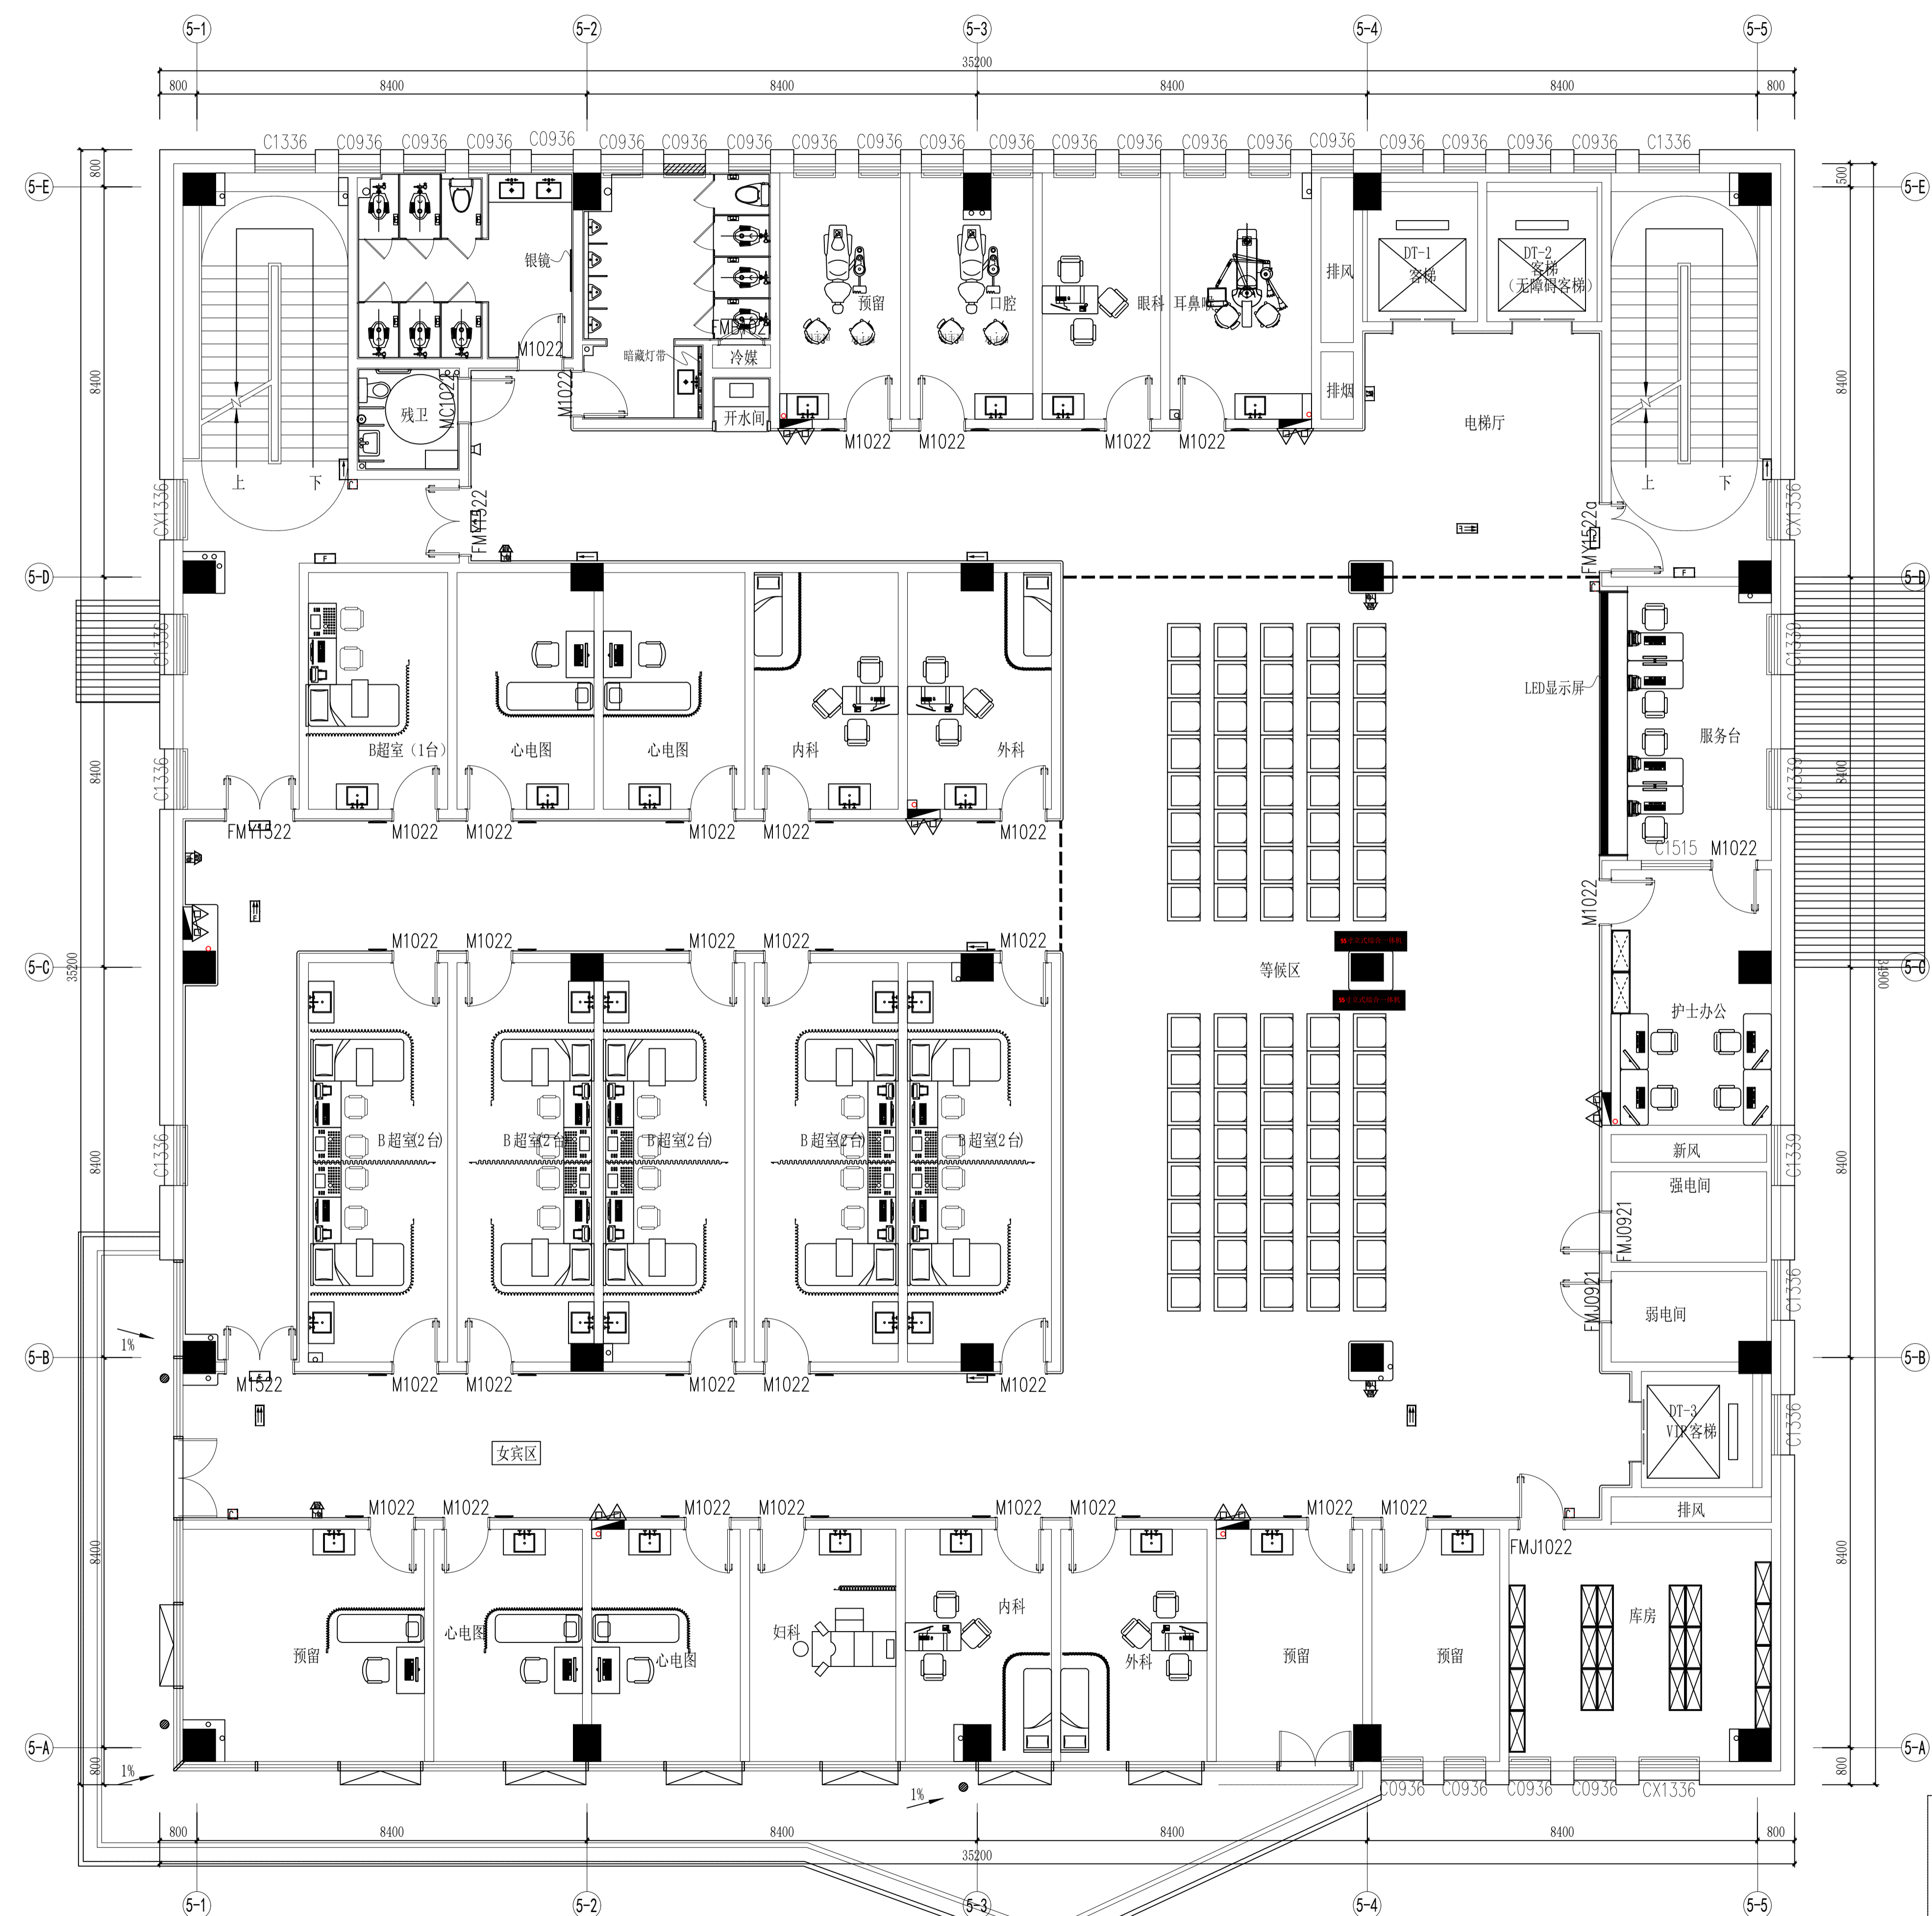

注: 为新建轻钢龙骨隔墙, 隔墙底部浇筑300MM高, 宽度同隔墙宽C20细石混凝土导墙。

2F FIXTURE/FURNISHING PLAN
 二层平面布置图 SCALE: 1/75

注册建筑师、工程师章:

JIANGSU PROVINCE ARCHITECTURAL DESIGN INSTITUTE CO., LTD.
江苏省建筑设计研究院股份有限公司
 (设计证书编号 A232002895)
 (规划证书编号 自资规甲字 22320493)
 (压力管道设计证书编号 TS1832058 - 2024)
 中国 南京 建邺区 创意路 86 号

签署栏		
设计	许馨元	许馨元
绘图	许馨元	许馨元
专业负责人	刘为民	刘为民
项目负责人	李伟	李伟
方案设计人	王珏	王珏
校对	刘二勇	刘二勇
审核	刘建	刘建
项目经理	刘鹏	刘鹏
批准	李伟	李伟

会签栏		
建筑	电气	
结构	暖通	
给排水	智能	


委托单位	泰州市市政府投资项目集中建设单位
设计编号	1-2021-02-20 设计阶段 施工图
项目名称	泰州市人民医院新院区(二期)工程
子项名称	健康管理中心

图号	版本号	日期	2022.11.25
图号	版本	日期	
图号	版本	日期	

00	00
00	00
00	00
00	00

出图章盖区

注: 1. 不得量取图样尺寸施工, 如有任何不妥之处, 请及时与设计院沟通。
 2. 本图设计内容未经设计单位同意不得在其他地方使用。
 3. 版本号: 第一次出图: 0, 第一次修改: 1, 第二次修改: 2, 余类推。

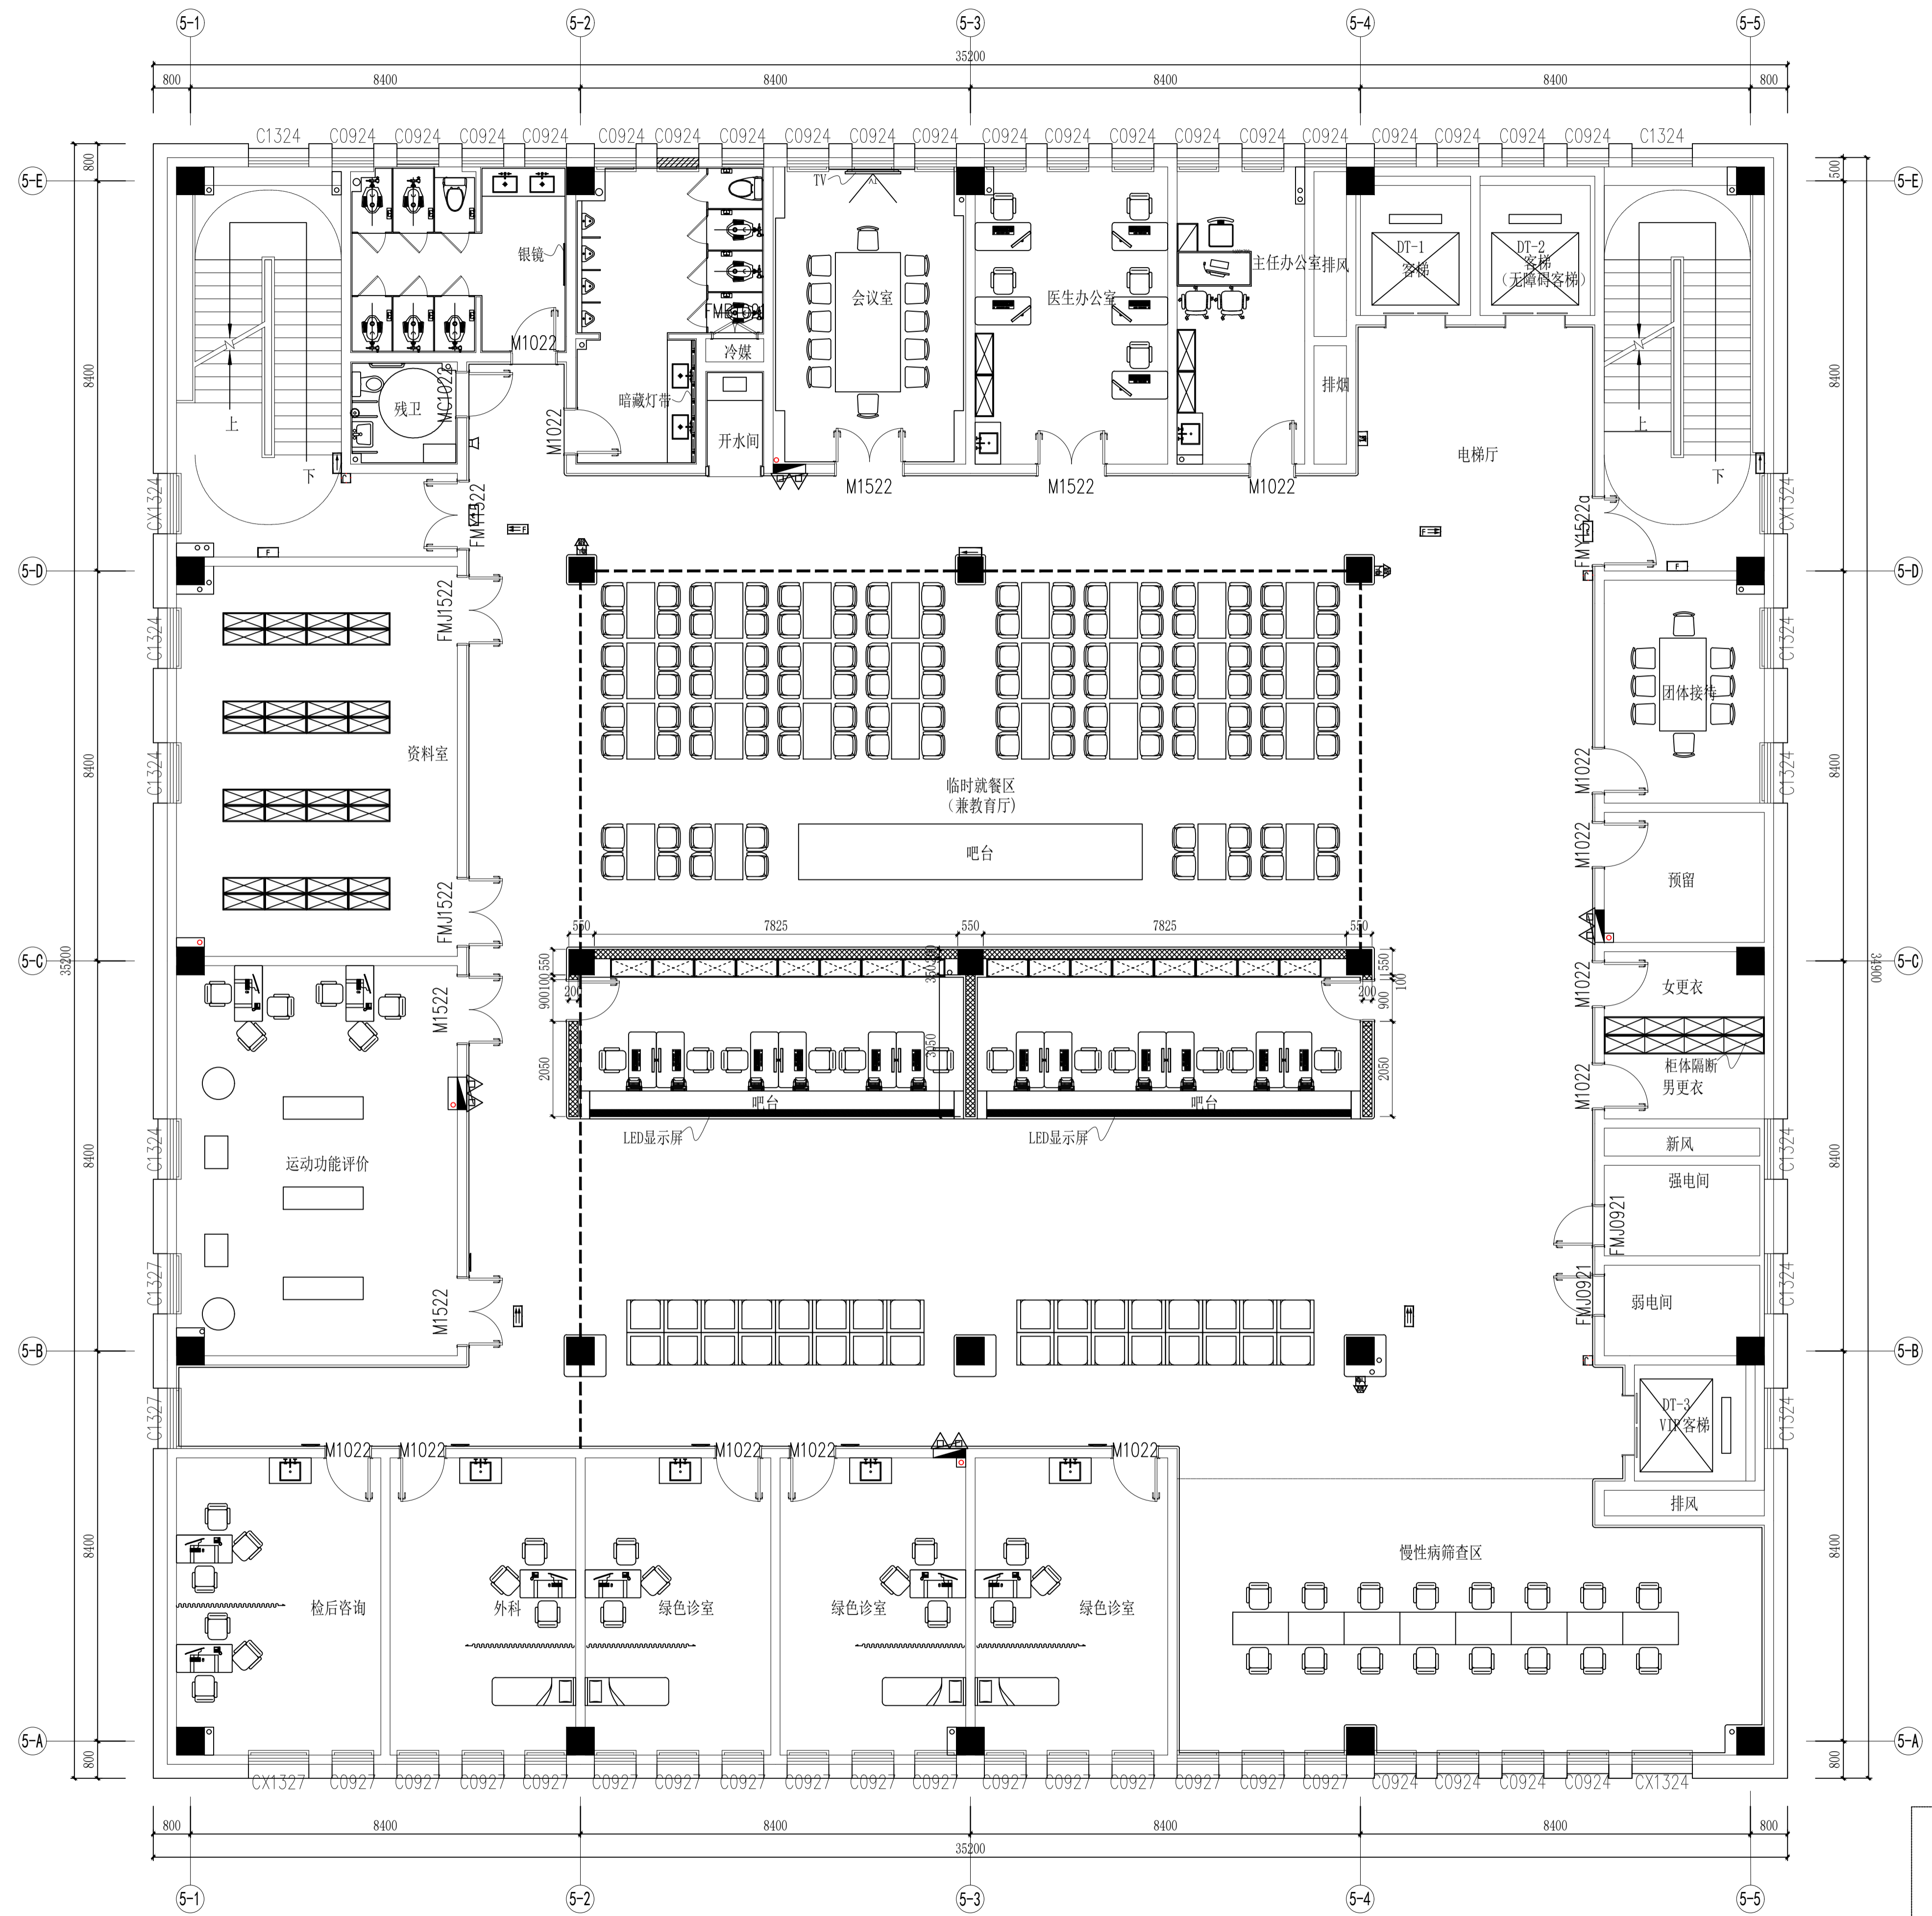

注: 为新建轻钢龙骨隔墙, 隔墙底部浇筑300MM高, 宽度同隔墙宽C20细石混凝土导墙。

FF 3F FIXTURE/FURNISHING PLAN
 三层平面布置图 SCALE: 1/75

比例	1:100
日期	2022.11.25
图号	JK#3F-P01
姓名	李伟
职务	项目经理
单位	江苏省建筑设计研究院

注册建筑师、工程师章:

JIANGSU PROVINCE
 ARCHITECTURAL DESIGN INSTITUTE CO., LTD.
江苏省建筑设计研究院
 股份有限公司
 (设计证书编号 A232002895)
 (规划证书编号 自资规甲字 22320493)
 (压力管道设计证书编号 TS1832058 - 2024)
 中国 南京 建邺区 创意路 86 号

签署栏		
设计	许馨元	许馨元
绘图	许馨元	许馨元
专业负责人	刘为民	刘为民
项目负责人	李伟	李伟
方案设计人	王珏	王珏
校对	刘二勇	刘二勇
审核	刘建	刘建
项目经理	刘鹏	刘鹏
批准	李伟	李伟

会签栏		
建筑	电气	
结构	暖通	
给排水	智能	

委托单位	泰州市市政府投资项目集中建设中心
设计编号	1-2021-02-20 设计阶段 施工图
项目名称	泰州市人民医院新院区(二期)工程
子项名称	健康管理中心


图纸内容 **三层平面布置图**

图号 - 版本号 JK#3F-P01 日期 2022.11.25

条形码

出图章位置


注: 1. 不得量取图样尺寸, 如有任何不符, 请以工程与设计师会签。
 2. 本图设计内容未经设计师同意不得在其他地方使用。
 3. 版本号: 第一次出图 0, 第一次修改为 A, 第二次修改为 B, 余类推。

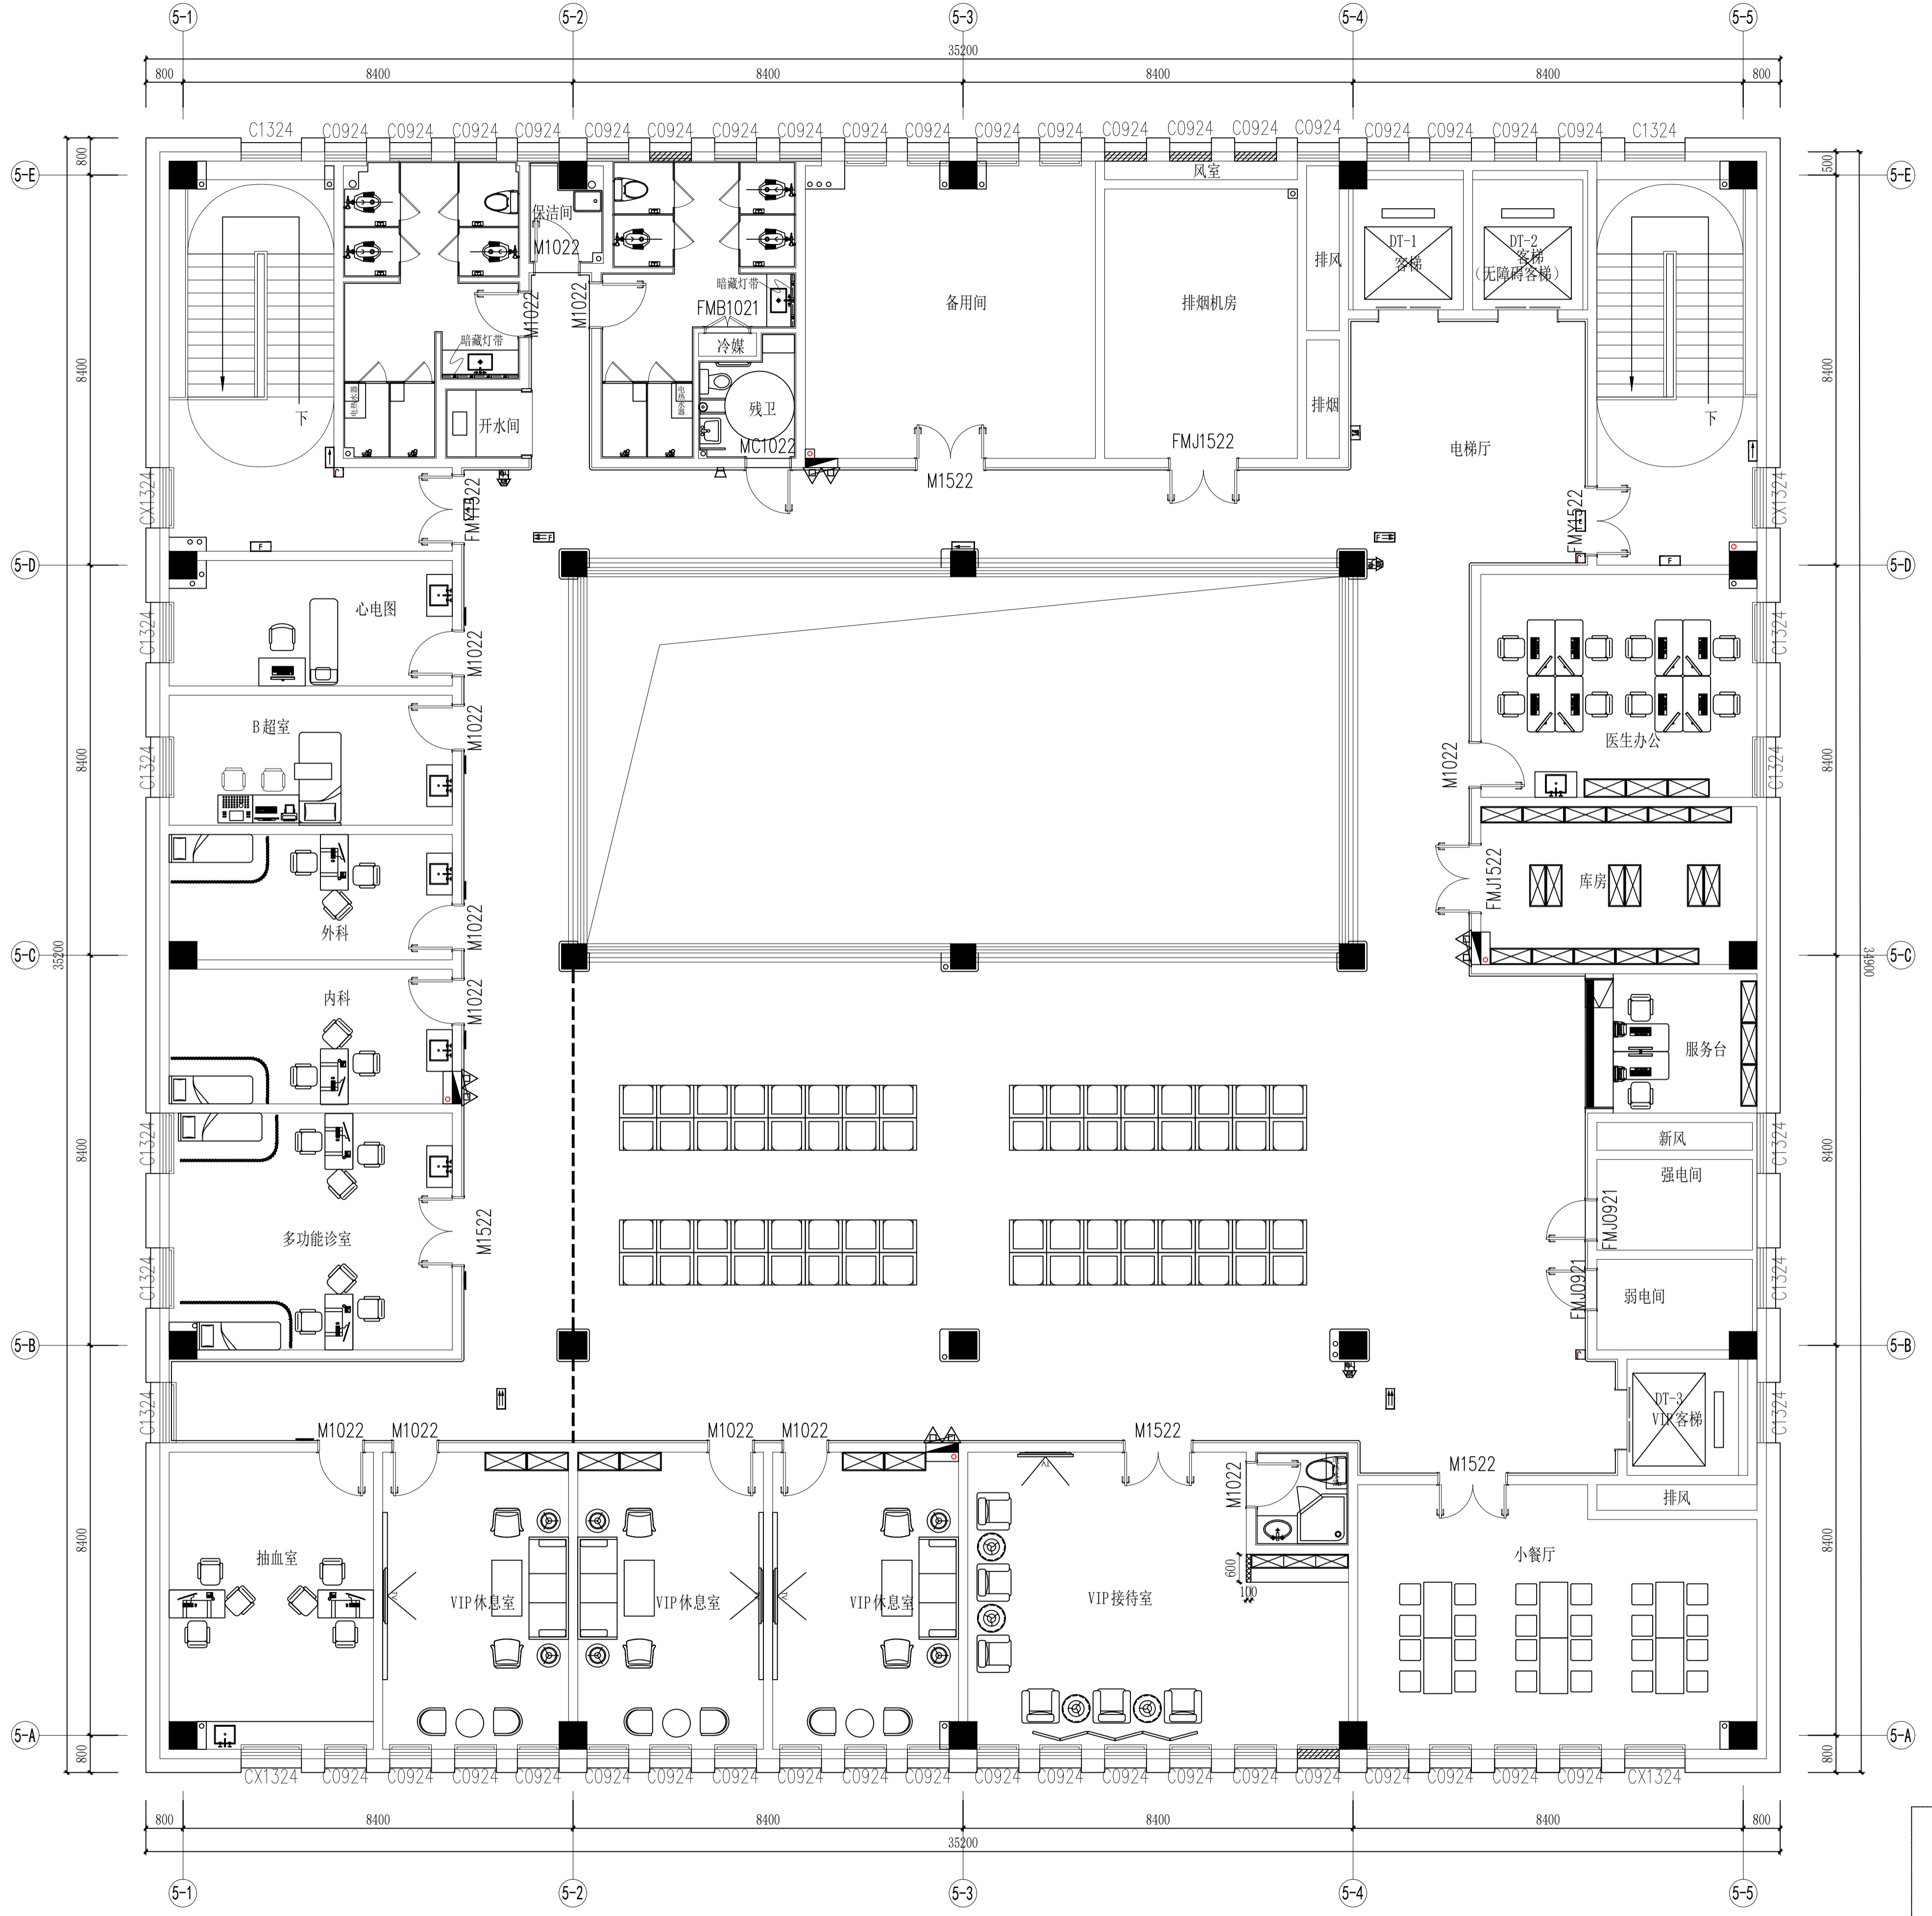

注: 为新建轻钢龙骨隔墙, 隔墙底部浇筑300MM高, 宽度同隔墙宽C20细石混凝土导墙。


FF 3F FIXTURE/FURNISHING PLAN
 四层平面布置图 SCALE: 1/75

注册建筑师、工程师章:	
JIANGSU PROVINCE ARCHITECTURAL DESIGN INSTITUTE CO., LTD. 江苏省建筑设计研究院股份有限公司 <small>(设计证书编号 A232002895) (规划证书编号 自资规甲字 22320493) (压力管道设计证书编号 TS1832058 - 2024) 中国 南京 建邺区 创意路 86 号)</small>	
签署栏	
设计	许馨元 <i>许馨元</i>
绘图	许馨元 <i>许馨元</i>
专业负责人	刘尧民 <i>刘尧民</i>
项目负责人	李伟 <i>李伟</i>
方案设计人	王珏 <i>王珏</i>
校对	刘二勇 <i>刘二勇</i>
审核	刘建 <i>刘建</i>
项目经理	刘鹏 <i>刘鹏</i>
批准	李伟 <i>李伟</i>
会签栏	
建筑	电气
结构	暖通
给排水	智能
委托单位	泰州市政府投资项目集中建设单位
设计编号	1-2021-02-20 设计阶段 施工图
项目名称	泰州市人民医院新院区(二期)工程
子项名称	健康管理中心
图纸内容	四层平面布置图
图号 - 版本号	JK#4F-P01 日期 2022.11.25
条形码	

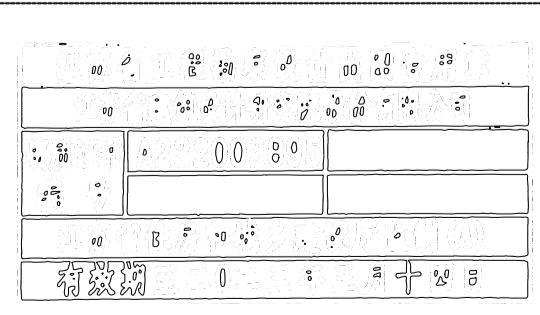

出图章章区

注: 1. 不得量取图框内尺寸, 如有任何不符, 请以工程与设计师为准。
 2. 本图设计内容未经设计师同意不得在其他地方使用。
 3. 版本号: 第一次出图: 0, 第一次修改: 1, 第二次修改: 2, 余类推。

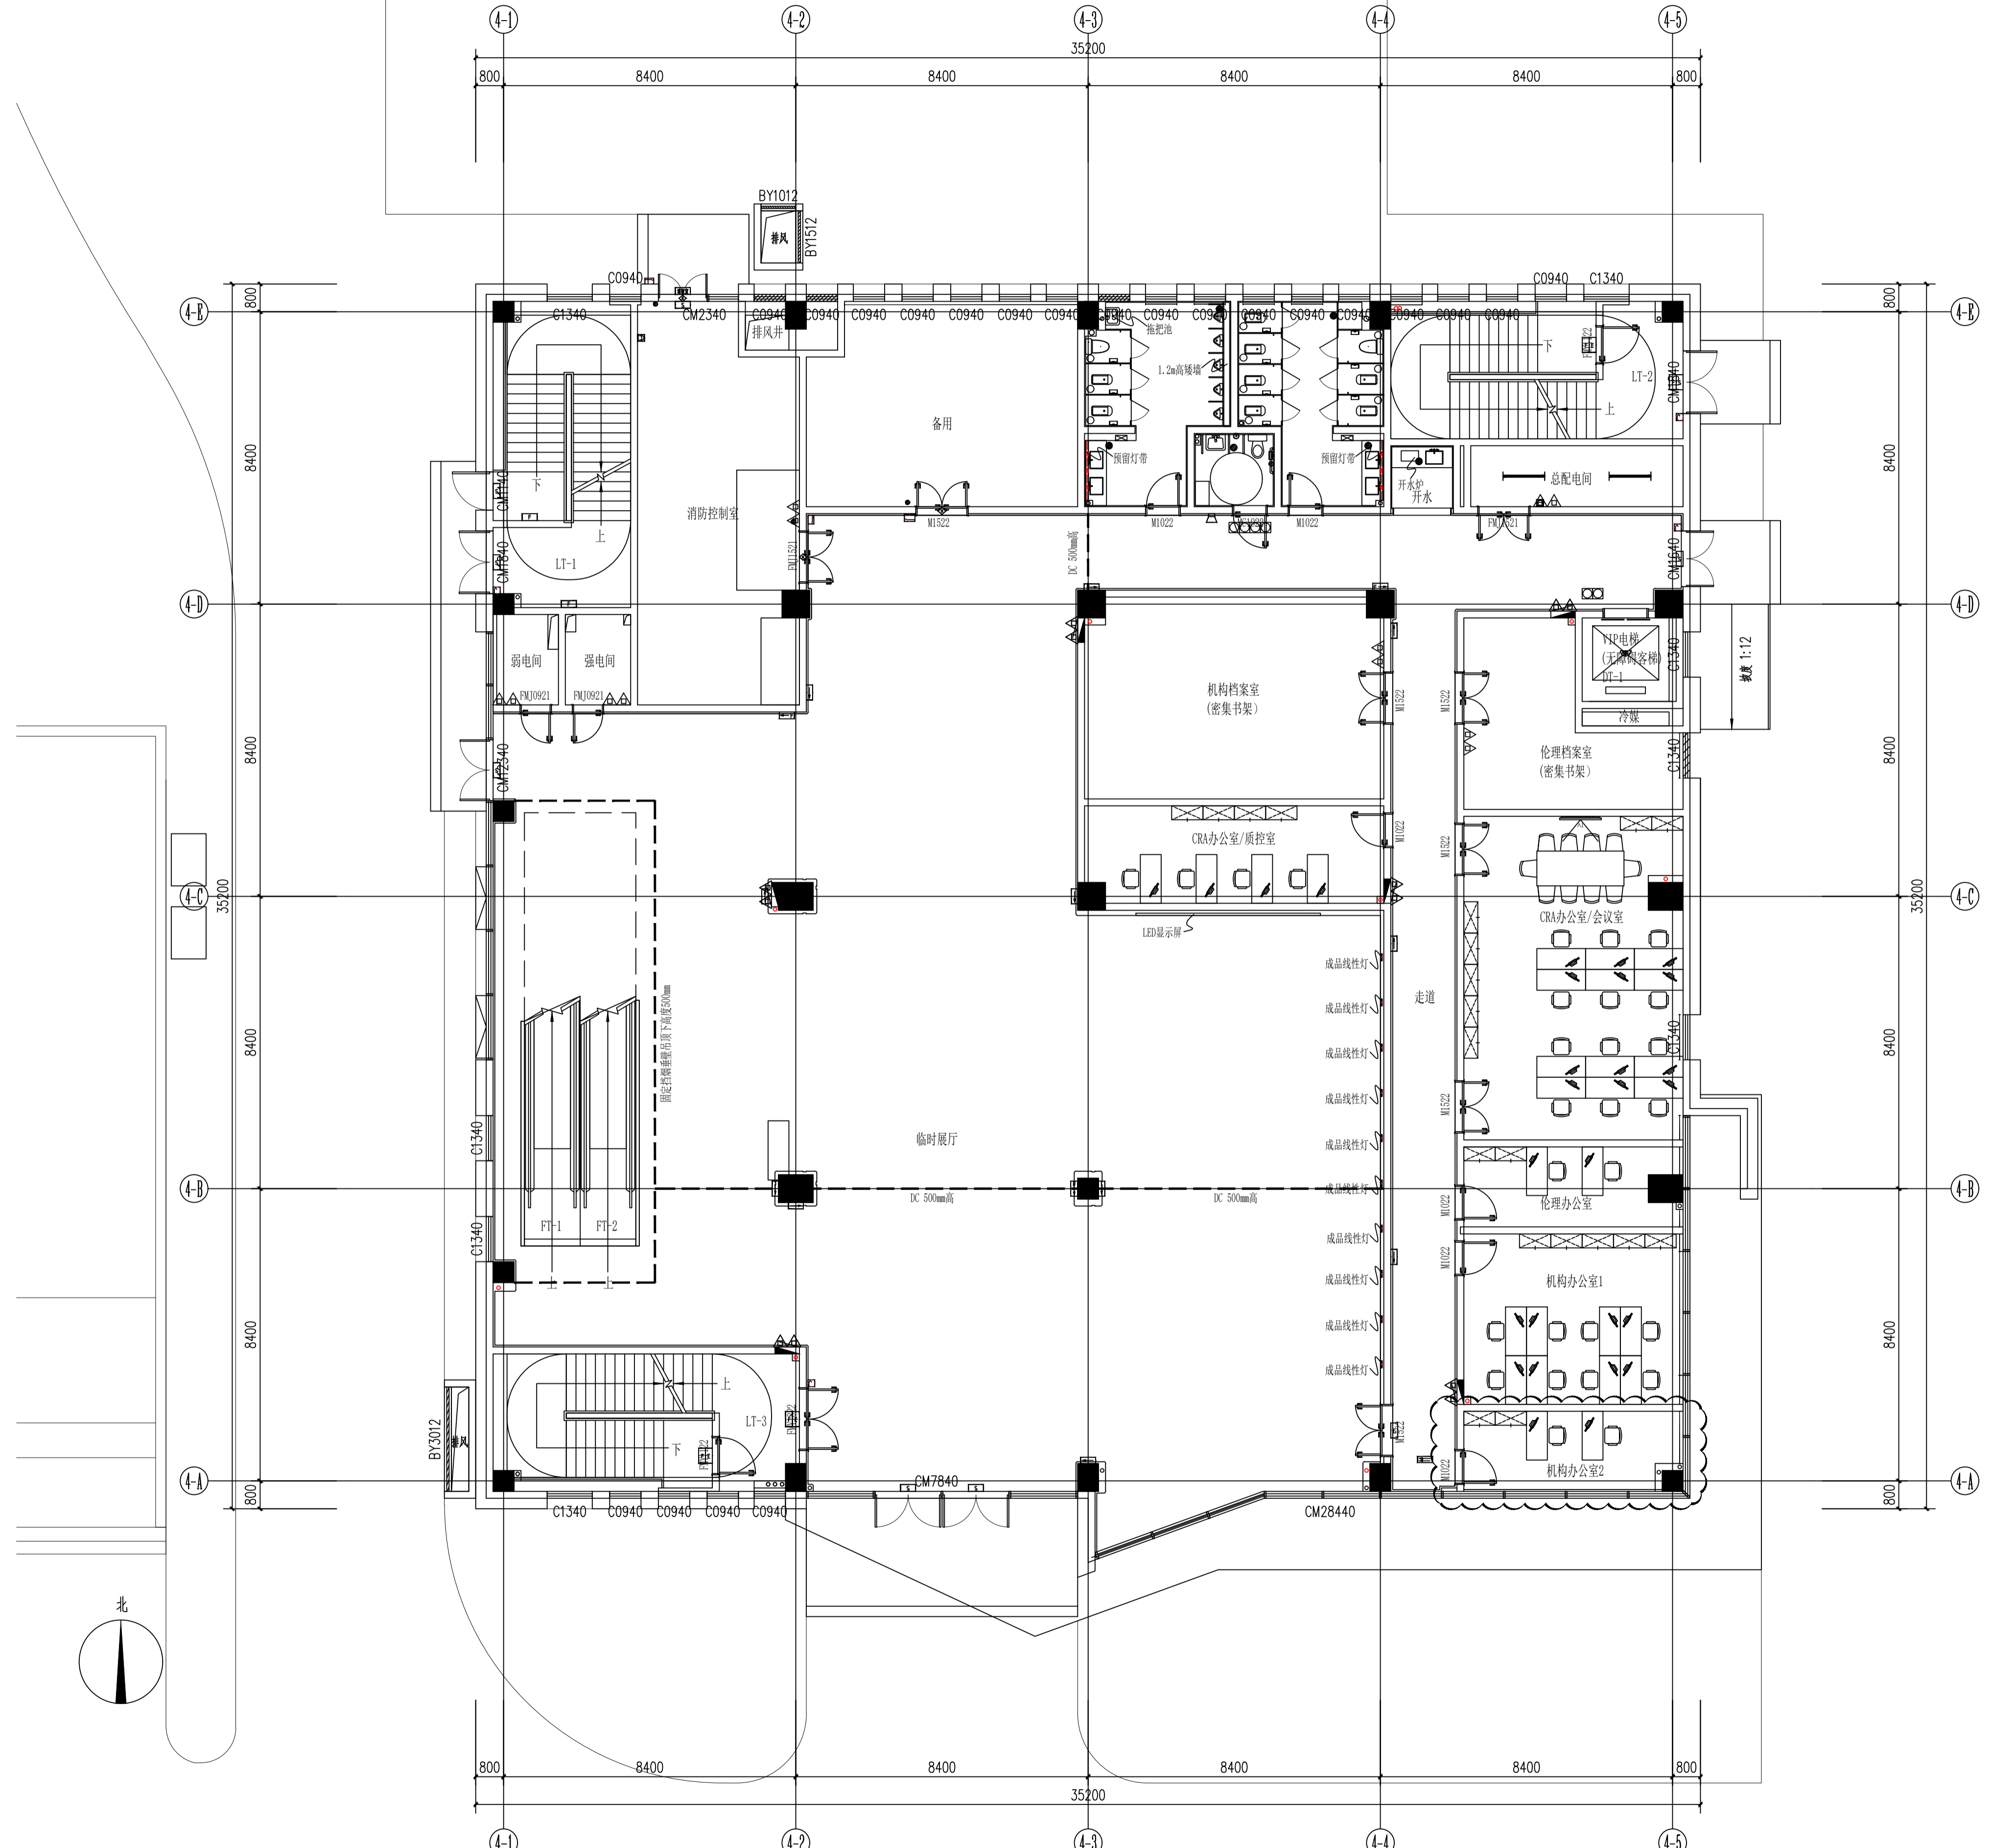

FF 1F FIXTURE/FURNISHING PLAN
 一层平面布置图 SCALE: 1/100

注册建筑师、工程师章:

JIANGSU PROVINCE ARCHITECTURAL DESIGN INSTITUTE CO., LTD.
江苏省建筑设计研究院股份有限公司
 (设计证书编号 A232002895)
 (规划证书编号 自资规甲字 22320493)
 (压力管道设计证书编号 TS1832058 - 2024)
 中国 南京 建邺区 创意路 86 号

签署栏	
设计	张瑞玉 <i>张瑞玉</i>
绘图	张瑞玉 <i>张瑞玉</i>
专业负责人	刘为民 <i>刘为民</i>
项目负责人	李伟 <i>李伟</i>
方案设计人	王珏 <i>王珏</i>
校对	刘二勇 <i>刘二勇</i>
审核	刘建 <i>刘建</i>
项目经理	刘鹏 <i>刘鹏</i>
批准	李伟 <i>李伟</i>

会签栏	
建筑	电气
结构	暖通
给排水	智能

委托单位	泰州市市政府投资项目集中建设中心	
设计编号	1-2021-02-20	设计阶段 施工图
项目名称	泰州市人民医院新院区(二期)工程	
子项名称	学术中心	

图框内容 一层平面布置图


图号 - 版本号 XS1F-P01 日期 2022.11.25

条形码

比例	0.0
日期	2022.11.25
图号	XS1F-P01
姓名	张瑞玉
职务	设计师
单位	江苏省建筑设计研究院股份有限公司

出图章章区

注: 1. 不得量取图内尺寸, 如有任何不符, 请咨询工程与设计部。
 2. 本图设计内容未经设计部同意不得在其他地方使用。
 3. 版本号: 第一次出图: A, 第一次修改: B, 第二次修改: C, 余类推。

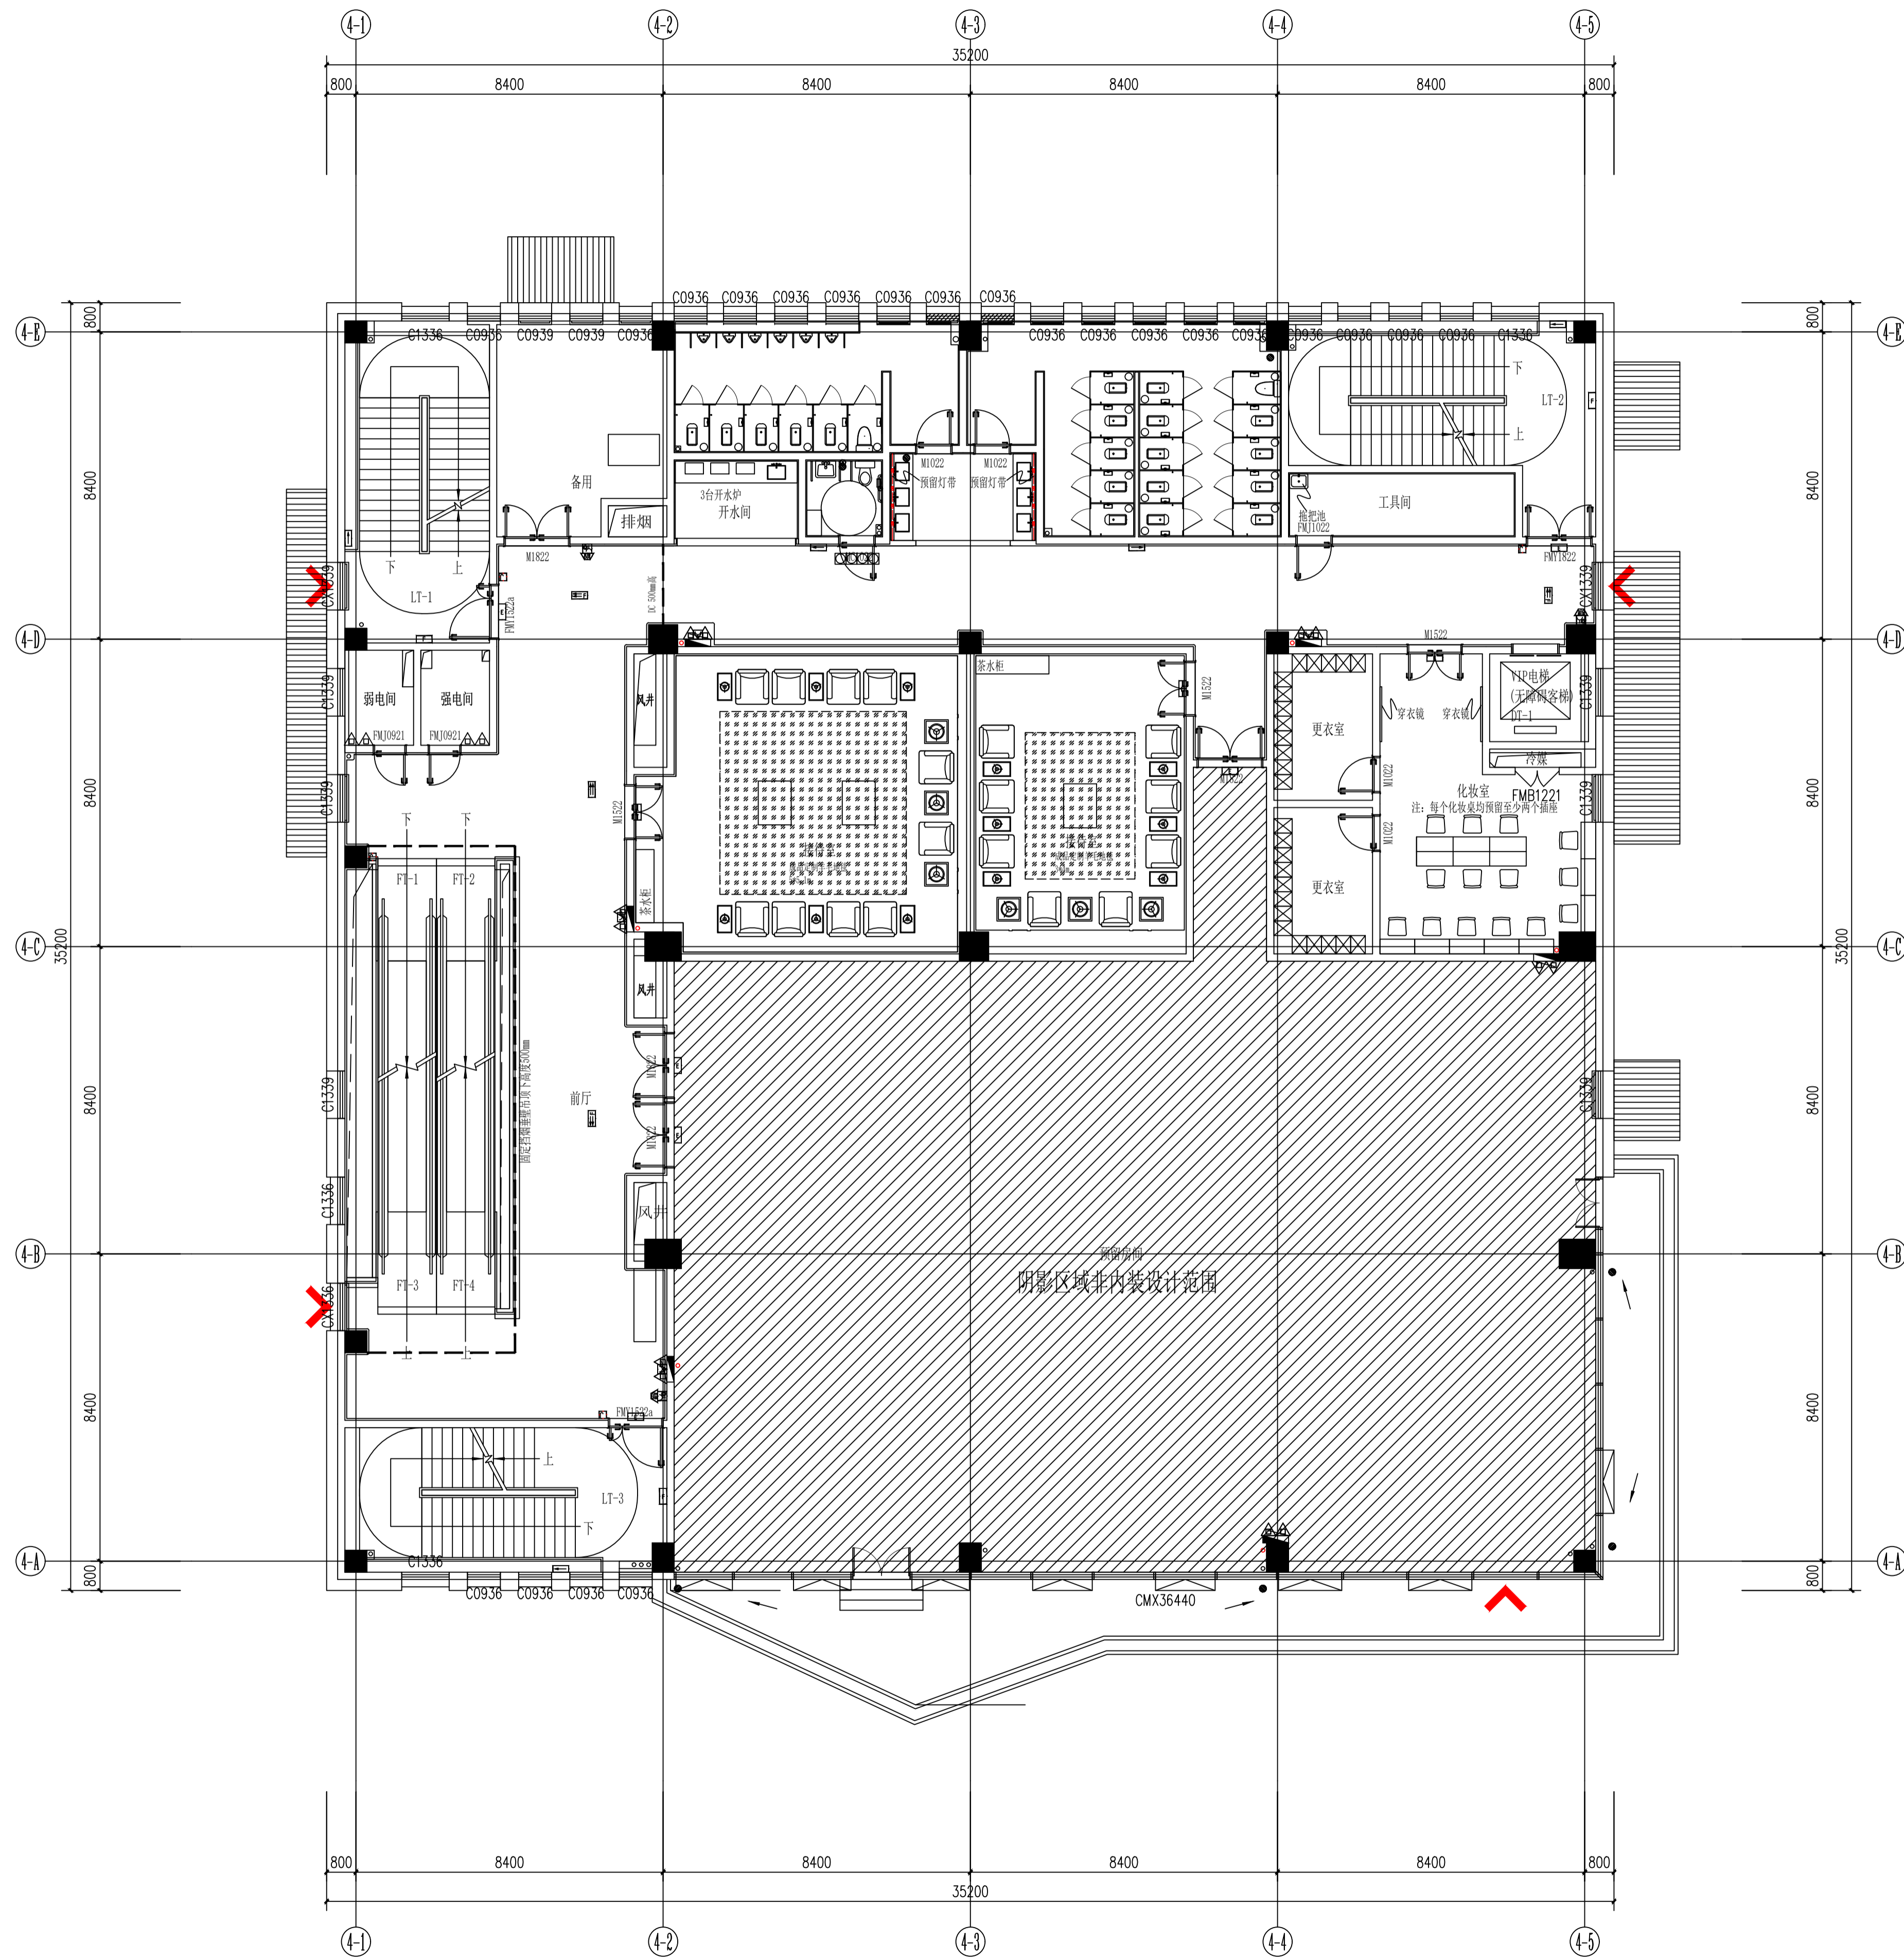

FF 2F FIXTURE/FURNISHING PLAN
 二层平面布置图 SCALE: 1/100

注册建筑师、工程师章:

JIANGSU PROVINCE ARCHITECTURAL DESIGN INSTITUTE CO., LTD.
江苏省建筑设计研究院股份有限公司
 (设计证书编号 A232002895)
 (规划证书编号 自资规甲字 22320493)
 (压力管道设计证书编号 TS1832058 - 2024)
 中国 南京 建邺区 创意路 86 号

签署栏	
设计	张瑞玉 张瑞玉
绘图	张瑞玉 张瑞玉
专业负责人	刘尧民 刘尧民
项目负责人	李伟 李伟
方案设计人	王旺 王旺
校对	刘二勇 刘二勇
审核	刘建 刘建
项目经理	刘鹏 刘鹏
批准	李伟 李伟

会签栏	
建筑	电气
结构	暖通
给排水	智能


委托单位	泰州市市政府投资项目集中建设中心	
设计编号	1-2021-02-20	设计阶段 施工图
项目名称	泰州市人民医院新院区(二期)工程	
子项名称	学术中心	

图号 - 版本号	XS2F-P01	日期	2022.11.25
条形码			

比例	0.0
日期	0
图名	0
图号	0
版本号	0

出图章盖区

注: 1. 不得量取图样尺寸, 如有任何不妥之处, 请及时与设计院沟通。
 2. 本图设计内容未经设计审核, 不得在其他地方使用。
 3. 版本号: 第一次出图: A, 第一次修改: B, 第二次修改: C, 余类推。

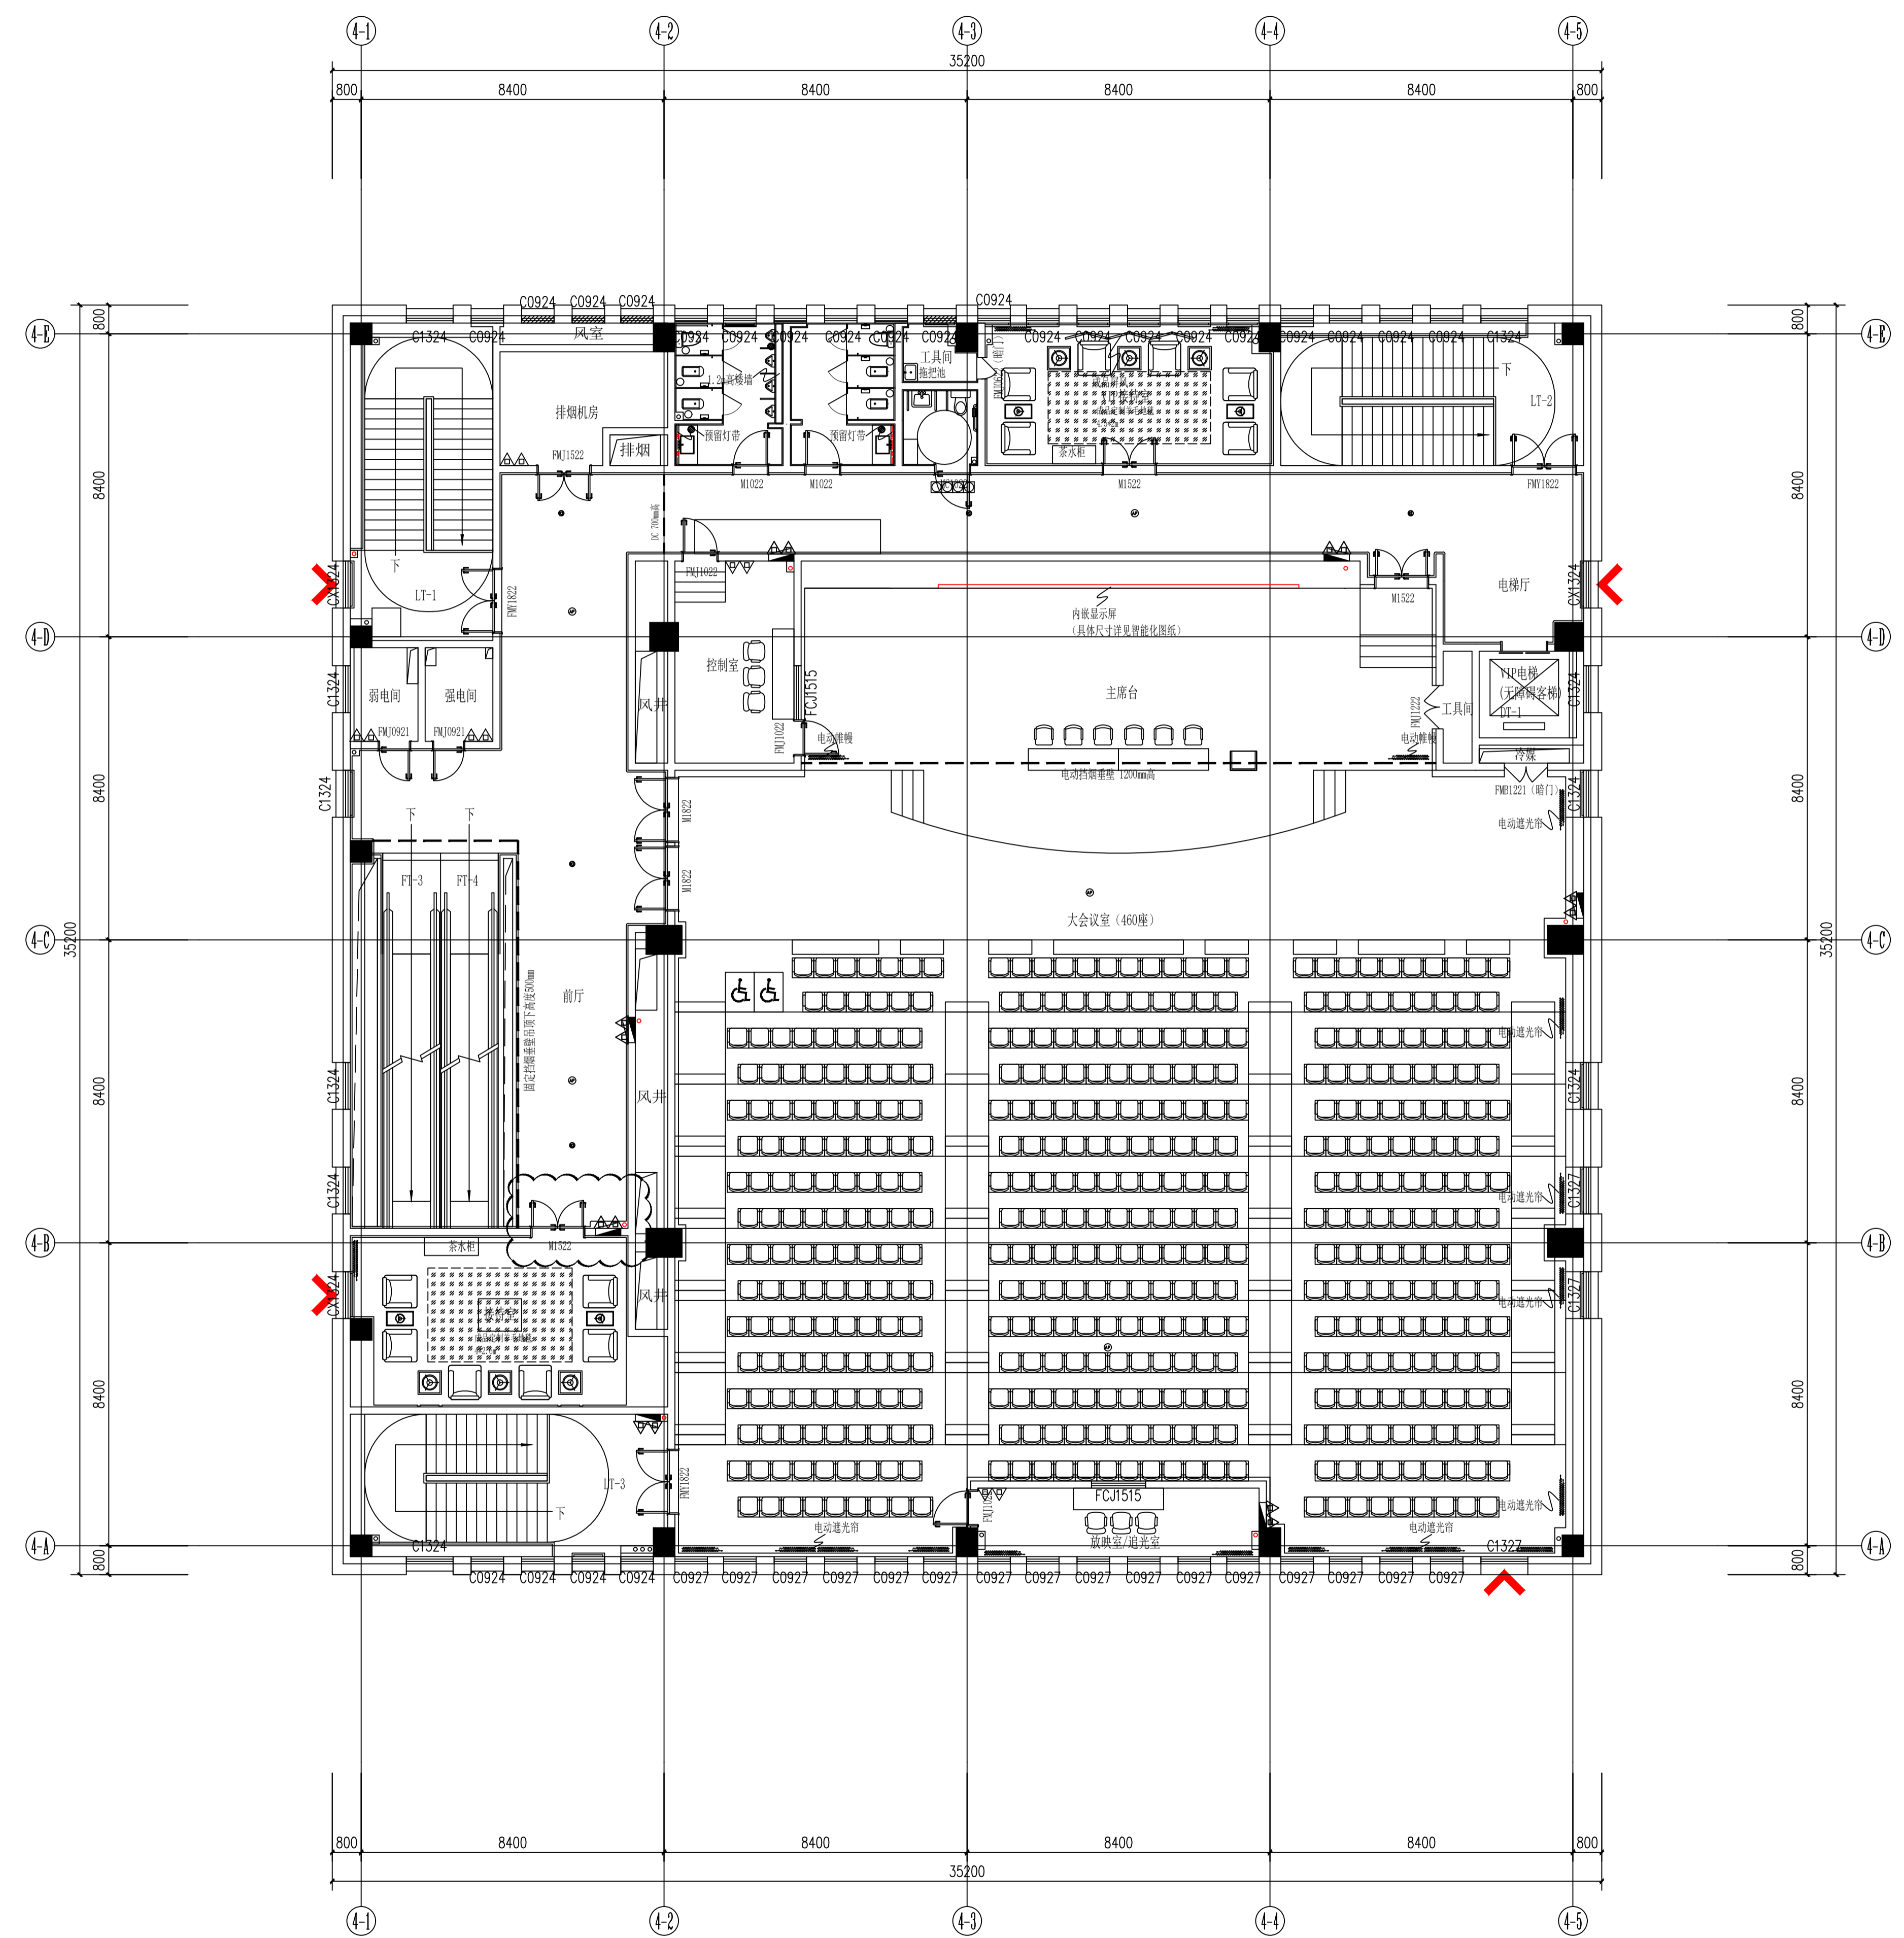

FF 3F FIXTURE/FURNISHING PLAN
 三层平面布置图 SCALE: 1/100

注册建筑师、工程师章:


JIANGSU PROVINCE ARCHITECTURAL DESIGN INSTITUTE CO., LTD.
江苏省建筑设计研究院股份有限公司
 (设计证书编号 A232002895)
 (规划证书编号 自资规甲字 22320493)
 (压力管道设计证书编号 TS1832058 - 2024)
 中国 南京 建邺区 创意路 86 号

签署栏	
设计	张瑞玉 张瑞玉
绘图	张瑞玉 张瑞玉
专业负责人	刘尧民 刘尧民
项目负责人	李伟 李伟
方案设计人	王珏 王珏
校对	刘二勇 刘二勇
审核	刘建 刘建
项目经理	刘鹏 刘鹏
批准	李伟 李伟

会签栏	
建筑	电气
结构	暖通
给排水	智能


委托单位	泰州市市政府投资项目集中建设中心	
设计编号	1-2021-02-20	设计阶段 施工图
项目名称	泰州市人民医院新院区(二期)工程	
子项名称	学术中心	

图号 - 版本号	XS#3F-P01	日期	2022.11.25
条形码			

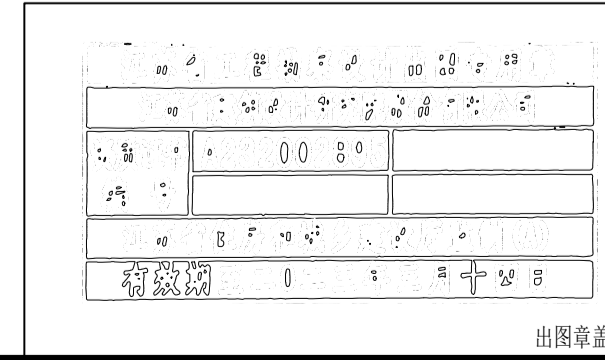

出图章章区

注: 1. 不得量取图样尺寸施工, 如有任何不符, 请洽总工程师与设计师沟通。
 2. 本图设计内容未经设计审核不得在其他地方使用。
 3. 版本号: 第一次出图: 0, 第一次修改: 1, 第二次修改: 2, 余类推。

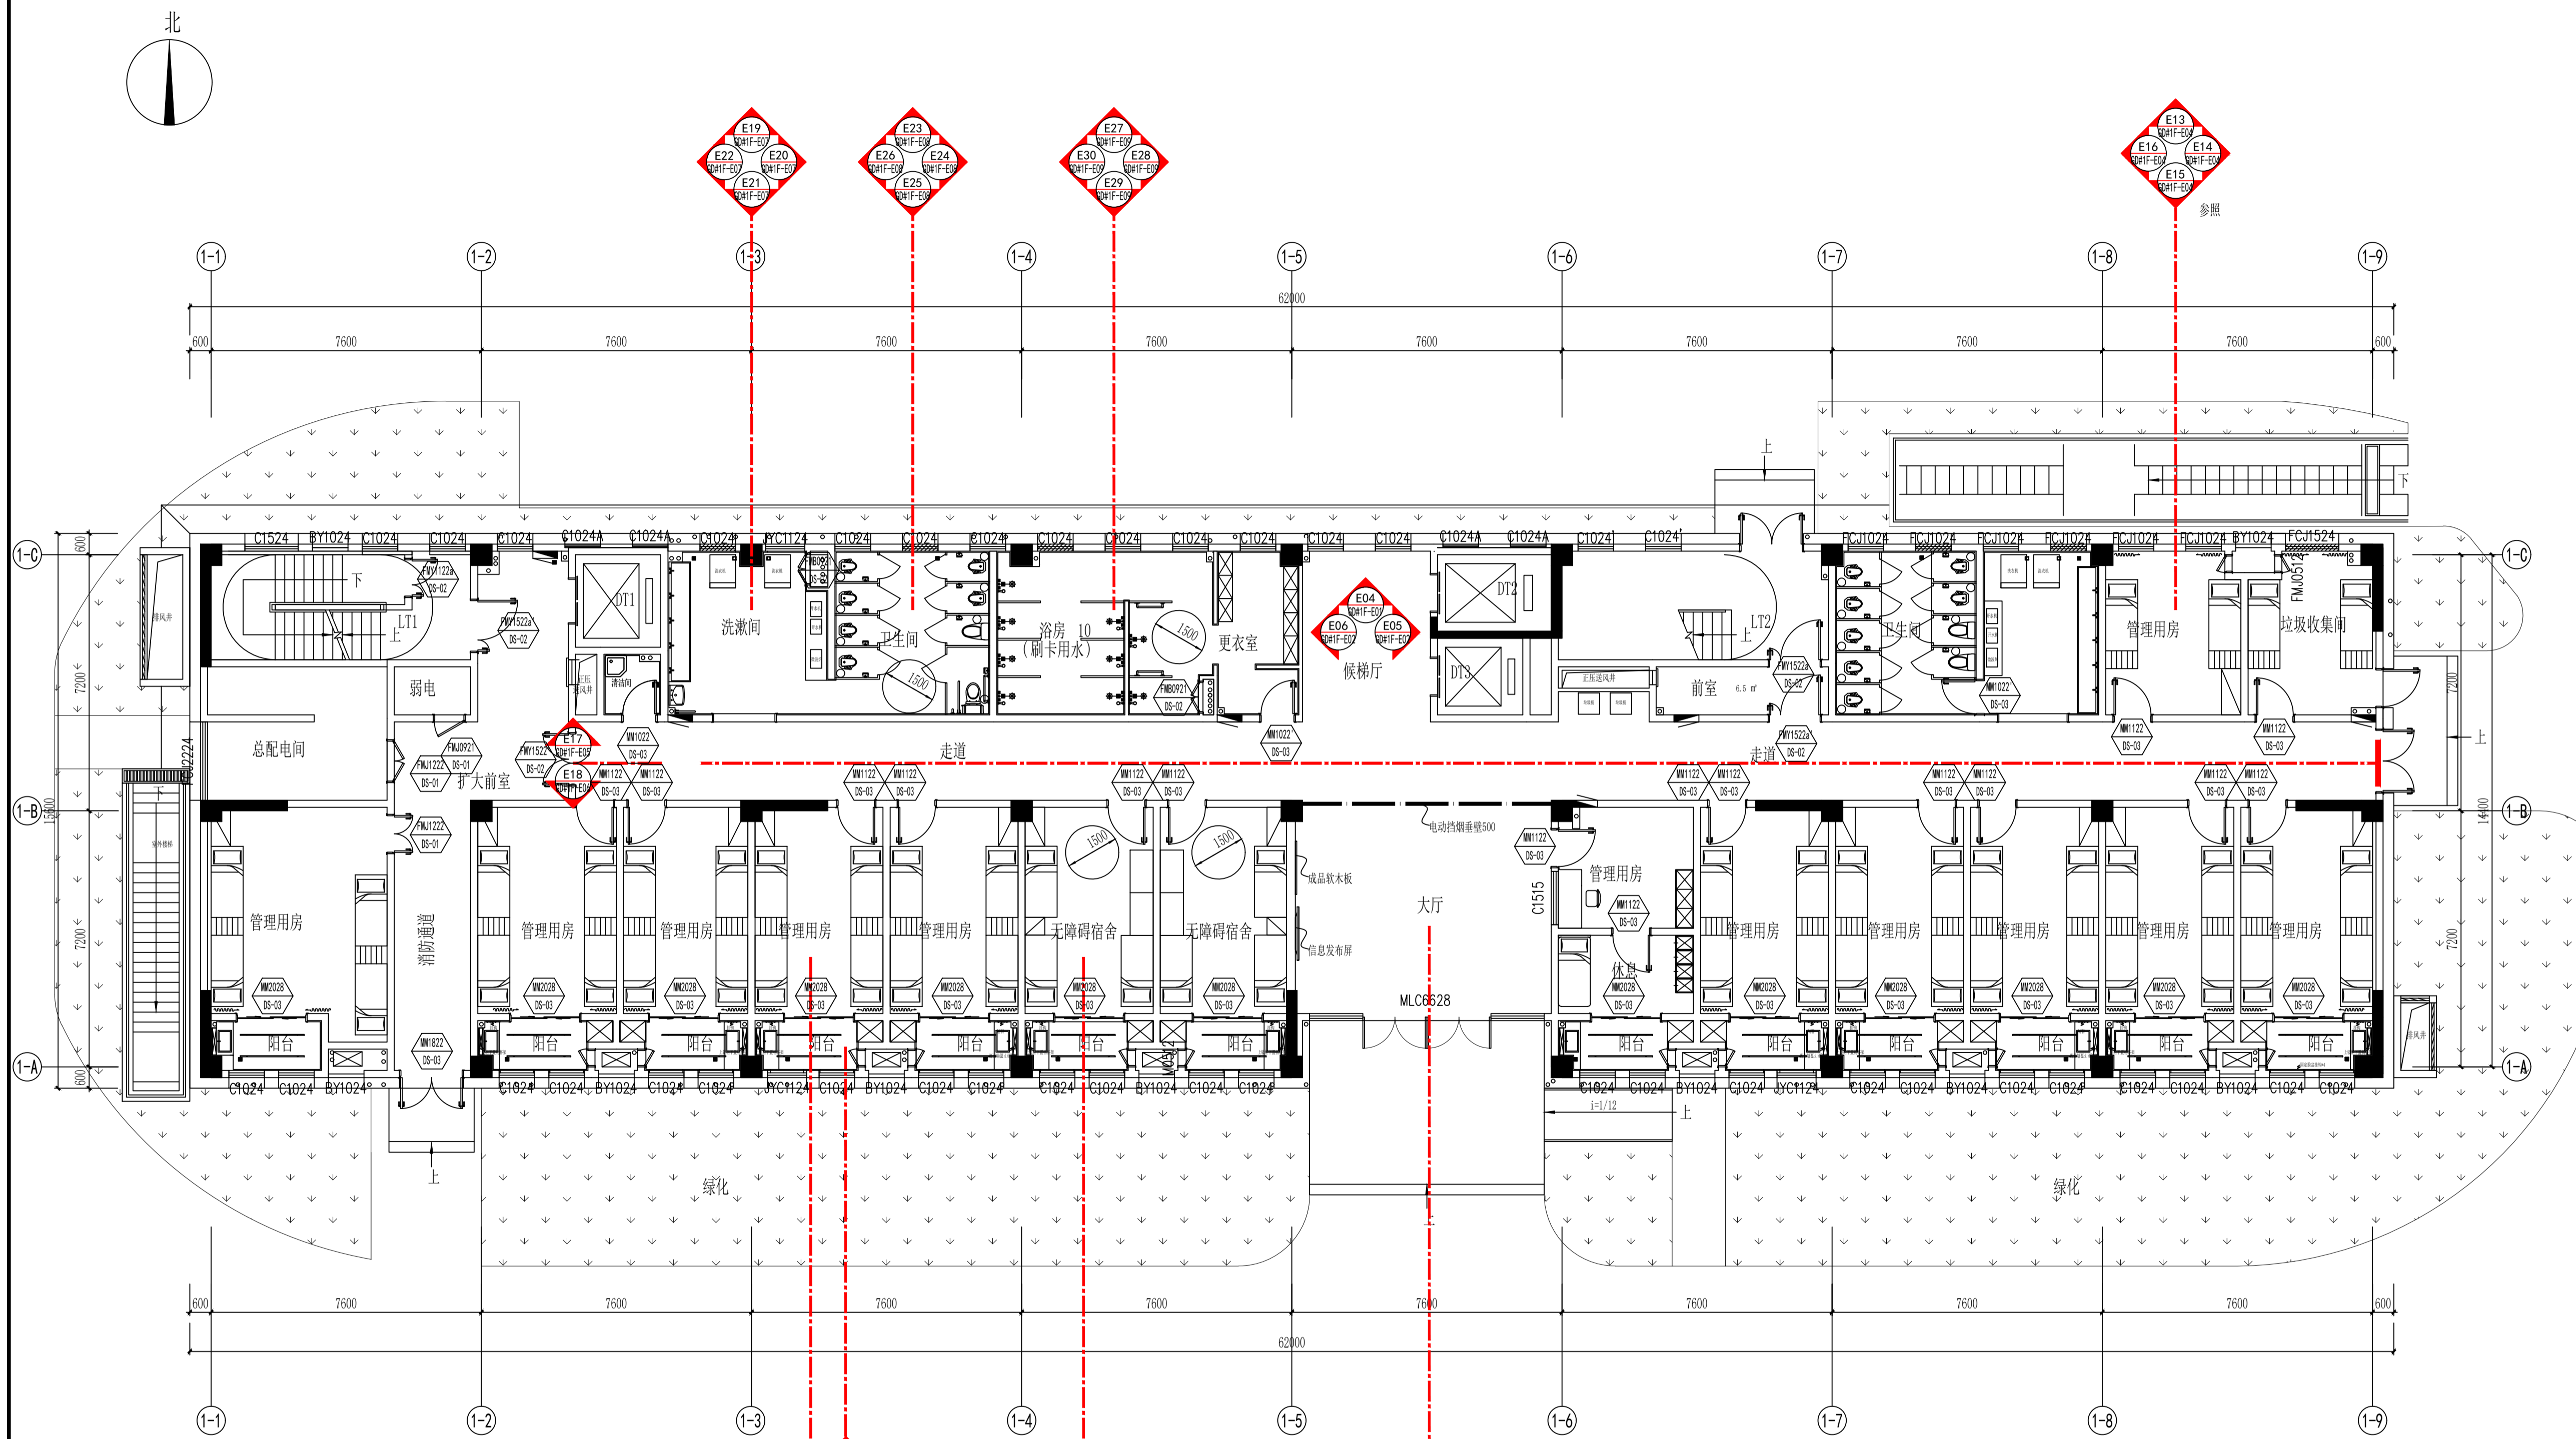

通用空间做法表:

空间	墙面做法
管理用房及阳台	参照女生宿舍一层E11-E16立面图
无障碍宿舍	参照女生宿舍一层E07-E10立面图 (阳台参照管理用房内阳台立面图做法)
卫生间、洗漱间	参照女生宿舍一层E19-E26立面图
走廊、候梯厅	参照女生宿舍一层E04-E06、E17-E18立面图
垃圾收集间	参照女生宿舍一层E13-E16立面图
淋浴、更衣室	参照女生宿舍一层E27-E30立面图
清洁间	墙面CT-02 300*600mm白色墙砖满铺
楼梯间	100mm高CT-06 深灰色仿石材砖踢脚线, 上方PT-01白色涂料到顶; 原建筑栏杆扶手
前室、扩大前室	100mm高CT-06深灰色仿石材砖踢脚线, 上方PT-01白色涂料到顶
强弱电间及各类机房	墙面、顶面及地面按照建筑定义做法

GD#1F FIXTURE/FURNISHING PLAN
 一层平面布置图 SCALE: 1/100

注册建筑师、工程师:

JIANGSU PROVINCE ARCHITECTURAL DESIGN INSTITUTE CO., LTD.
江苏省建筑设计研究院股份有限公司
 (设计证书编号 A232002895)
 (规划证书编号 自资规甲字 22320493)
 (压力管道设计证书编号 TS1832058 - 2024)
 中国 南京 建邺区 创意路 86 号


签署栏

设计	许馨元	许馨元
绘图	许馨元	许馨元
专业负责人	刘尧民	刘尧民
项目负责人	李伟	李伟
方案设计人	王珏	王珏
校对	刘二勇	刘二勇
审核	刘建	刘建
项目经理	刘鹏	刘鹏
批准	李伟	李伟


会签栏

建筑	电气
结构	暖通
给排水	智能

委托单位: 泰州市市政投融资项目集中建设中心
 设计编号: 1-2021-02-20 设计阶段: 施工图
 项目名称: 泰州市人民医院新院区(二期)工程
 子项名称: 女生宿舍
 图纸内容: 一层平面布置图
 图号-版本号: GD#1F-P01 日期: 2022.11.25
 条形码: [Barcode]

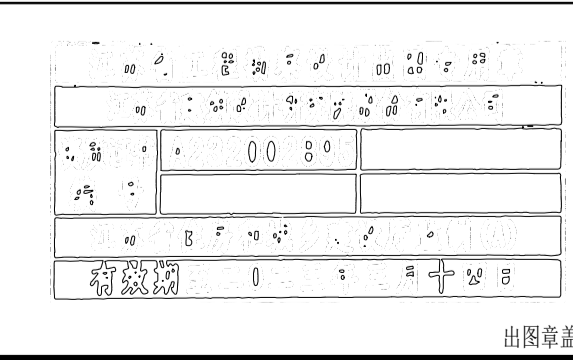

注:1. 不得量取图框尺寸,如有任何不妥,请在施工前与设计院沟通。
2. 本图设计内容未经设计审核,不得在其他地方使用。
3. 版本号:第一次出图:0,第一次修改:A,第二次修改:B,余类推。

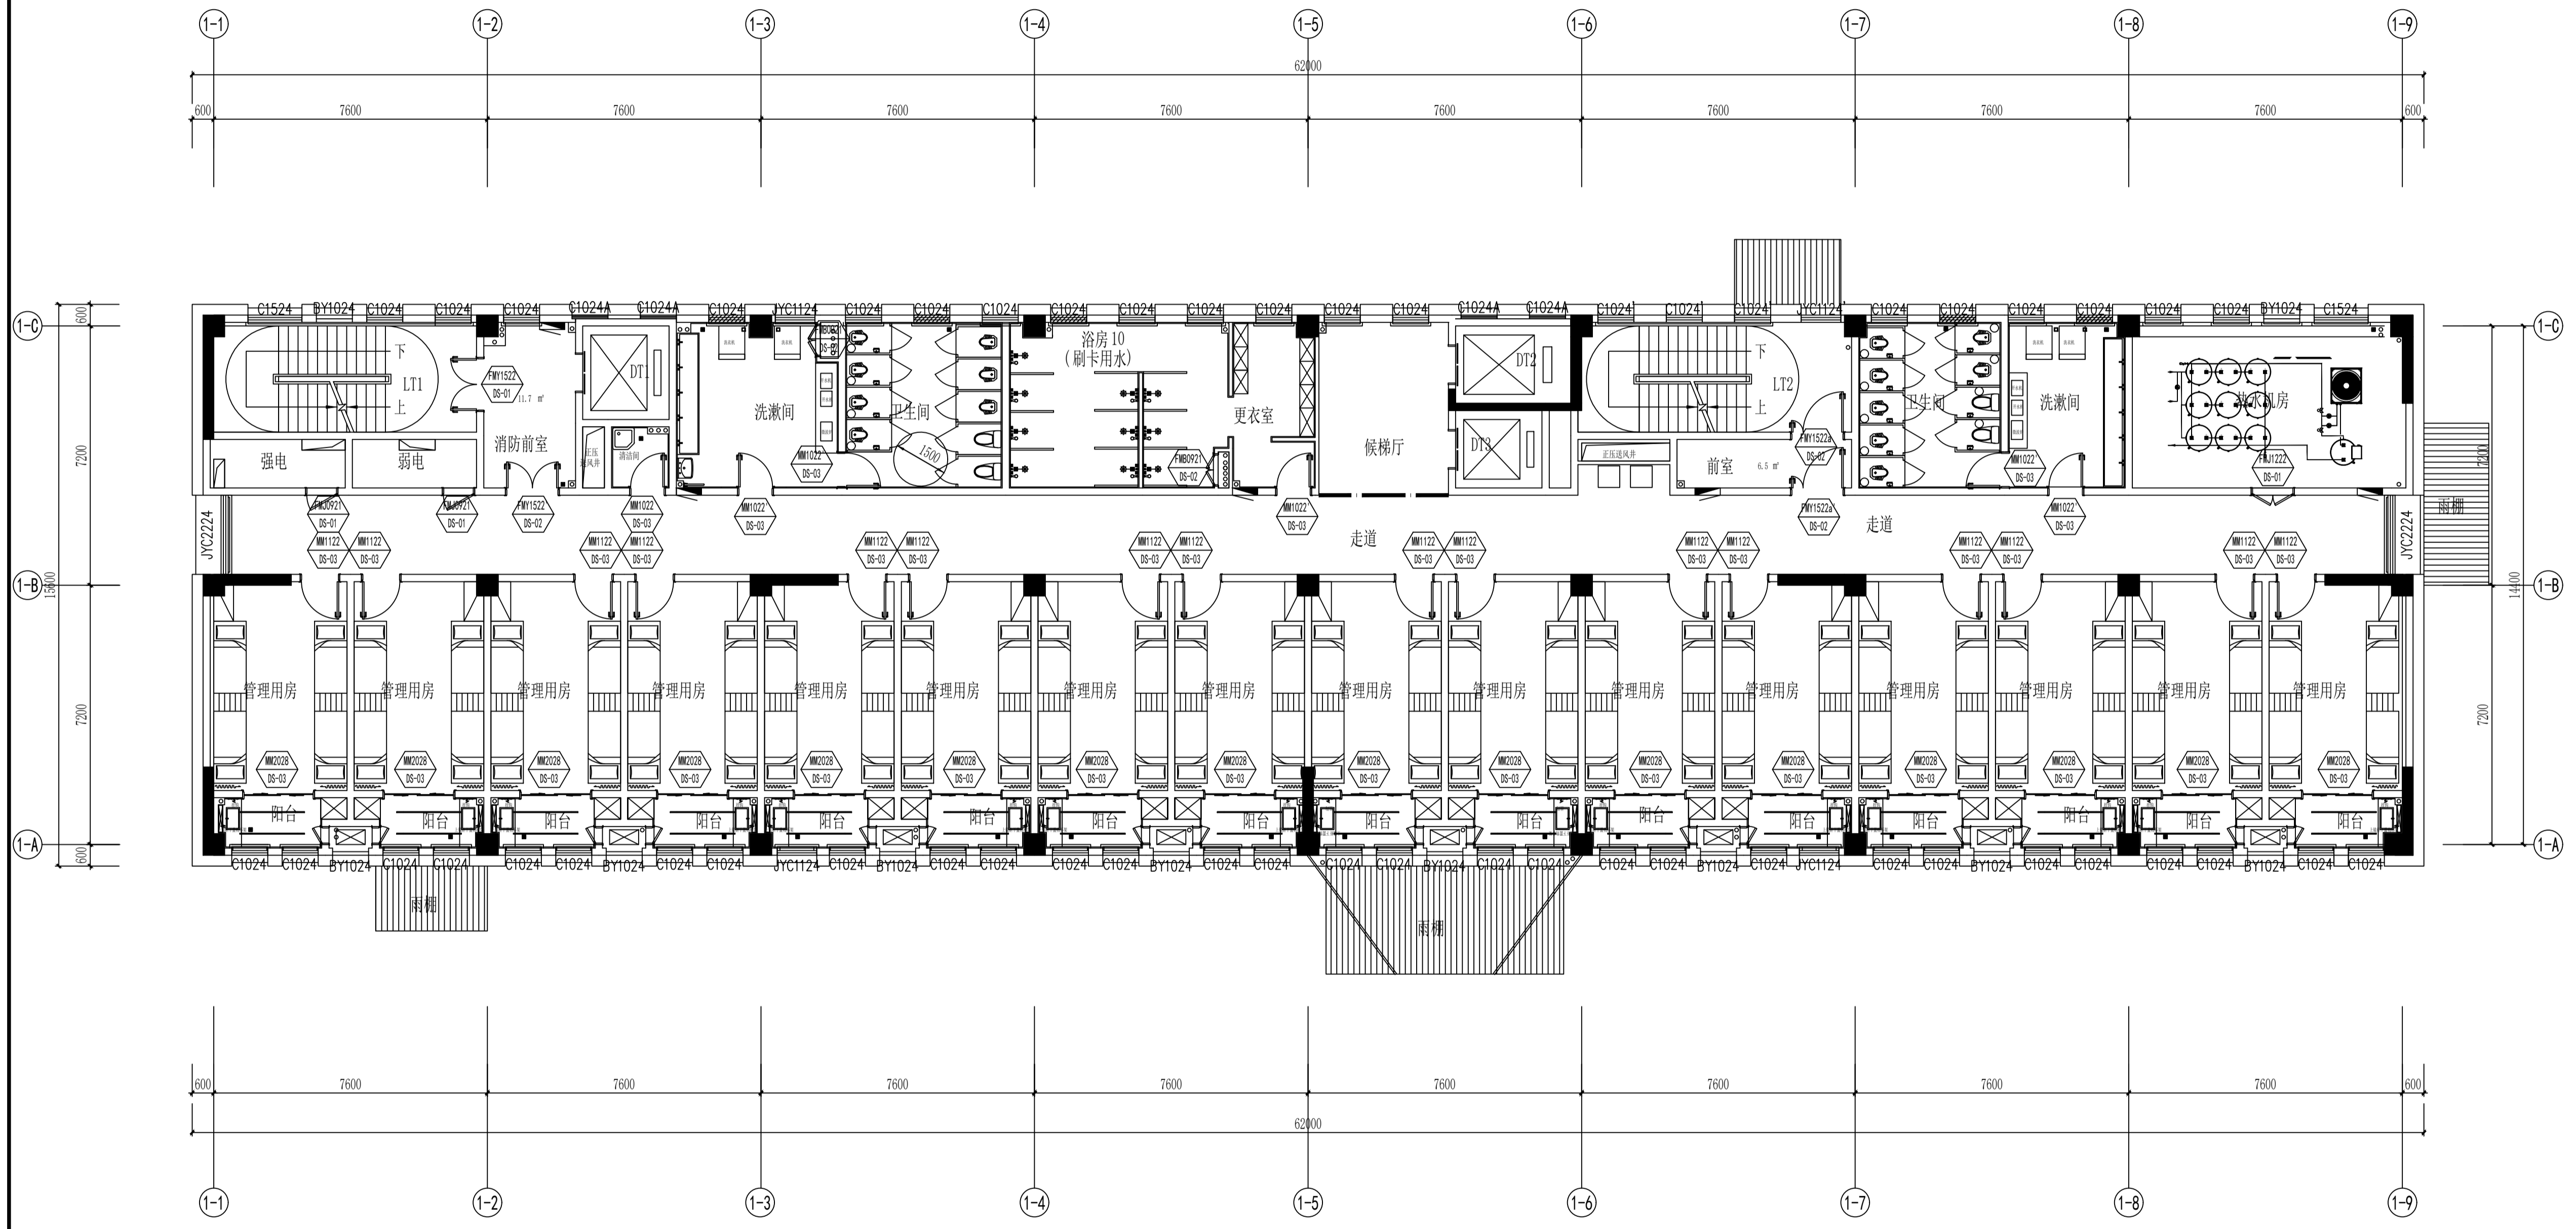

通用空间做法表:

空间	墙面做法
管理用房及阳台	参照女生宿舍一层E11-E16立面图
卫生间、洗漱间	参照女生宿舍一层E19-E26立面图
走廊、候梯厅	参照女生宿舍一层E04-E06、E17-E18立面图
消防前室	参照女生宿舍一层E04-E06立面图
淋浴、更衣室	参照女生宿舍一层E27-E30立面图
清洁间	墙面CT-02 300*600mm白色墙砖满铺
楼梯间	100mm高CT-06深灰色仿石材砖踢脚线,上方PT-01白色涂料到顶;原建筑栏杆扶手
前室	100mm高CT-06深灰色仿石材砖踢脚线,上方PT-01白色涂料到顶
强弱电间及各类机房	墙面、顶面及地面按照建筑定义做法

FF GD#2F FIXTURE/FURNISHING PLAN
二层平面布置图 SCALE:1/100

图号	版本号	日期	2022.11.25
图名	GD#2F-P01		
图例	0 0 0 0		
比例	1:100		
日期	2022.11.25		
图例	0 0 0 0		
比例	1:100		
日期	2022.11.25		

注册建筑师、工程师章:


JIANGSU PROVINCE
ARCHITECTURAL DESIGN INSTITUTE CO., LTD.
江苏省建筑设计研究院
股份有限公司
(设计证书编号 A232002895)
(规划证书编号 自资规甲字 22320493)
(压力管道设计证书编号 TS1832058-2024)
中国 南京 建邺区 创意路 86 号

签署栏		
设计	许馨元	许馨元
绘图	许馨元	许馨元
专业负责人	刘尧民	刘尧民
项目负责人	李伟	李伟
方案设计人	王珏	王珏
校对	刘二勇	刘二勇
审核	刘建	刘建
项目经理	刘鹏	刘鹏
批准	李伟	李伟

会签栏		
建筑	电气	
结构	暖通	
给排水	智能	
委托单位	泰州市市政府投资项目集中建设中心	
设计编号	1-2021-02-20	设计阶段 施工图
项目名称	泰州市人民医院新院区(二期)工程	
子项名称	女生宿舍	
图纸内容	二层平面布置图	
图号-版本号	GD#2F-P01	日期 2022.11.25
条形码		

出图章盖章区

注: 1. 不得量取图样尺寸, 如有任何不符, 请洽总工程师与设计师会商。
 2. 本图设计内容未经设计审核不得在其他地方使用。
 3. 版本号: 第一次出图用 0, 第一次修改用 A, 第二次修改用 B, 余类推。

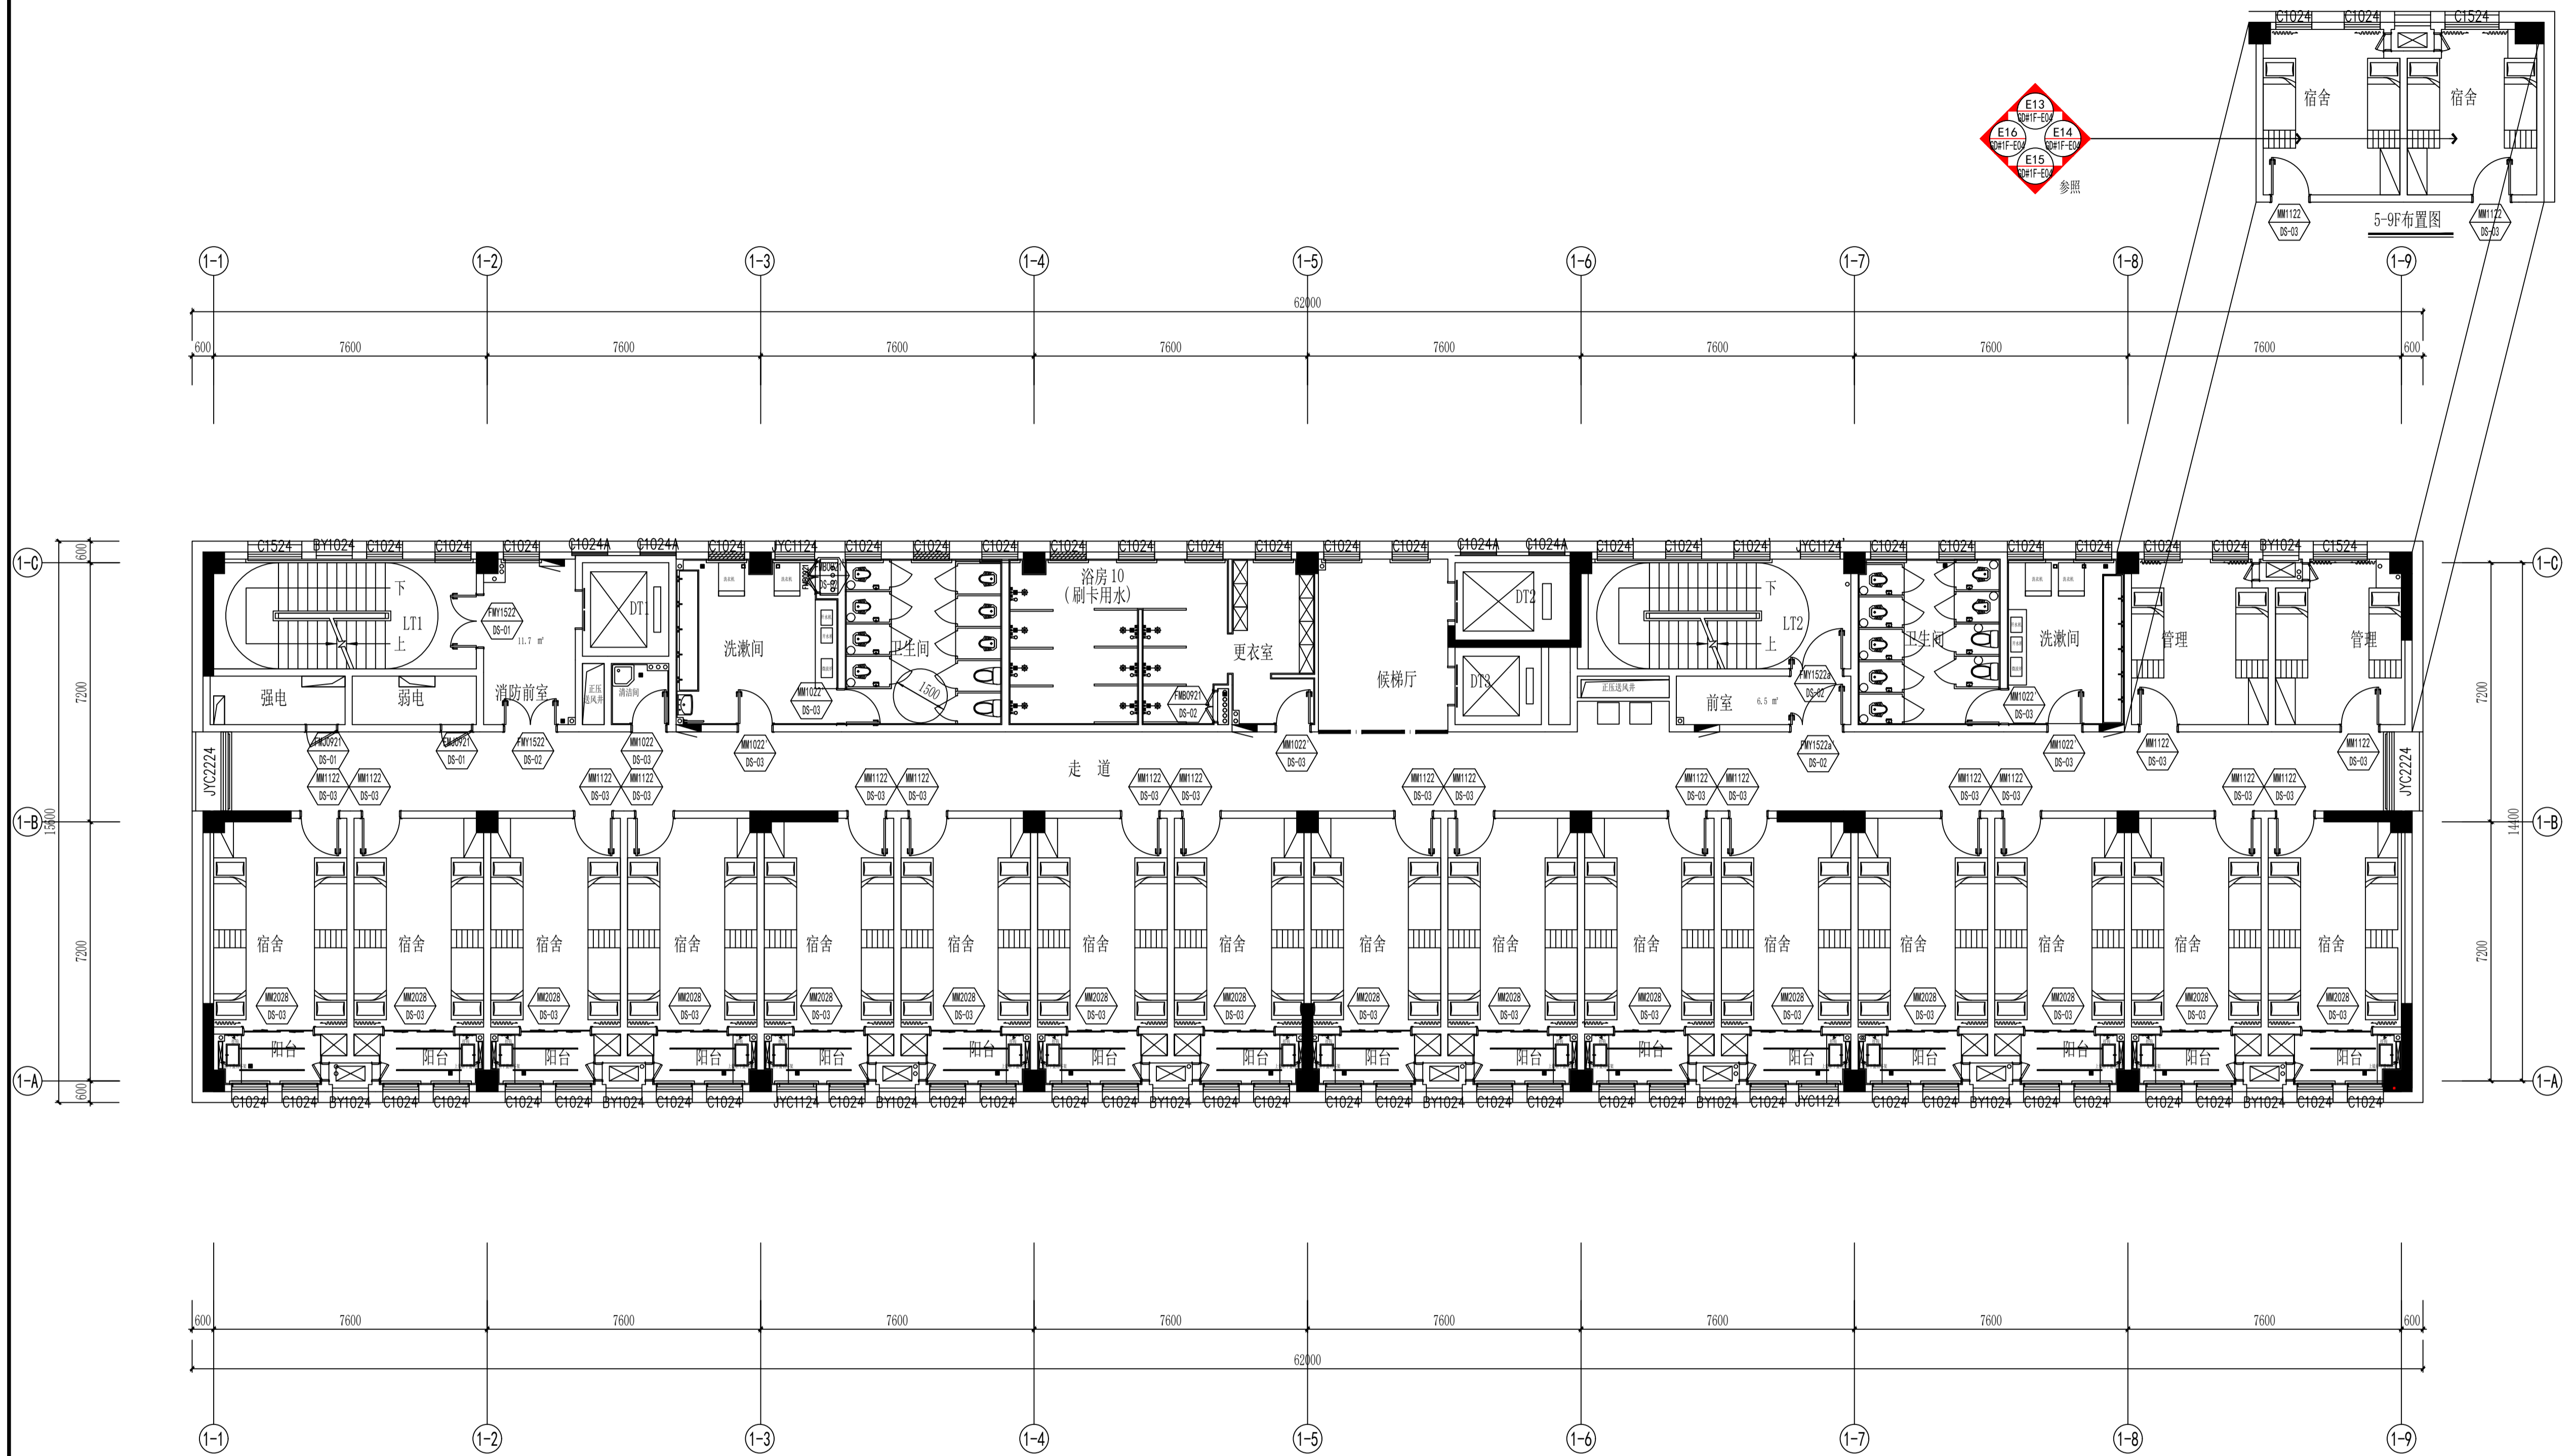

通用空间做法表:

空间	墙面做法
宿舍及阳台	参照女生宿舍一层E11-E16立面图
卫生间、洗澡间	参照女生宿舍一层E19-E26立面图
走廊、候梯厅	参照女生宿舍一层E04-E06、E17-E18立面图
消防前室	参照女生宿舍一层E04-E06立面图
管理	参照女生宿舍一层E31-E34立面图
淋浴、更衣室	参照女生宿舍一层E27-E30立面图
清洁间	墙面CT-02 300*600mm白色墙砖满铺
楼梯间	100mm高CT-06深灰色仿石材砖踢脚线, 上方PT-01白色涂料到顶; 原建筑栏杆扶手
前室	100mm高CT-06深灰色仿石材砖踢脚线, 上方PT-01白色涂料到顶
强弱电间及各类机房	墙面、顶面及地面按照建筑定义做法

FF GD#3~9F FIXTURE/FURNISHING PLAN
 三~九层平面布置图 SCALE:1/100


注册建筑师、工程师章:

JIANGSU PROVINCE ARCHITECTURAL DESIGN INSTITUTE CO., LTD.
江苏省建筑设计研究院股份有限公司
 (设计证书编号 A232002895)
 (规划证书编号 自资规甲字 22320493)
 (压力管道设计证书编号 TS1832058 - 2024)
 中国 南京 建邺区 创意路 86 号


签署栏	
设计	许黎元 许黎元
绘图	许黎元 许黎元
专业负责人	刘尧民 刘尧民
项目负责人	李伟 李伟
方案设计人	王珏 王珏
校对	刘二勇 刘二勇
审核	刘建 刘建
项目经理	刘鹏 刘鹏
批准	李伟 李伟

会签栏	
建筑	电气
结构	暖通
给排水	智能

委托单位	泰州市市政府投资项目集中建设中心		
设计编号	1-2021-02-20	设计阶段	施工图
项目名称	泰州市人民医院新院区(二期)工程		
子项名称	女生宿舍		
图纸内容	三~九层平面布置图		
图号-版本号	GD#3~9F-P01	日期	2022.11.25
条形码			

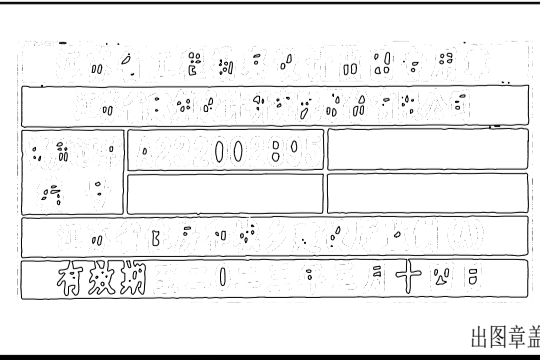

注:1. 不得量取图框尺寸,如有任何不妥,请在施工图与设计师沟通。
 2. 本图设计内容未经设计审核不得在其他地方使用。
 3. 版本号:第一次出图为 A,第一次修改为 B,第二次修改为 C,余类推。

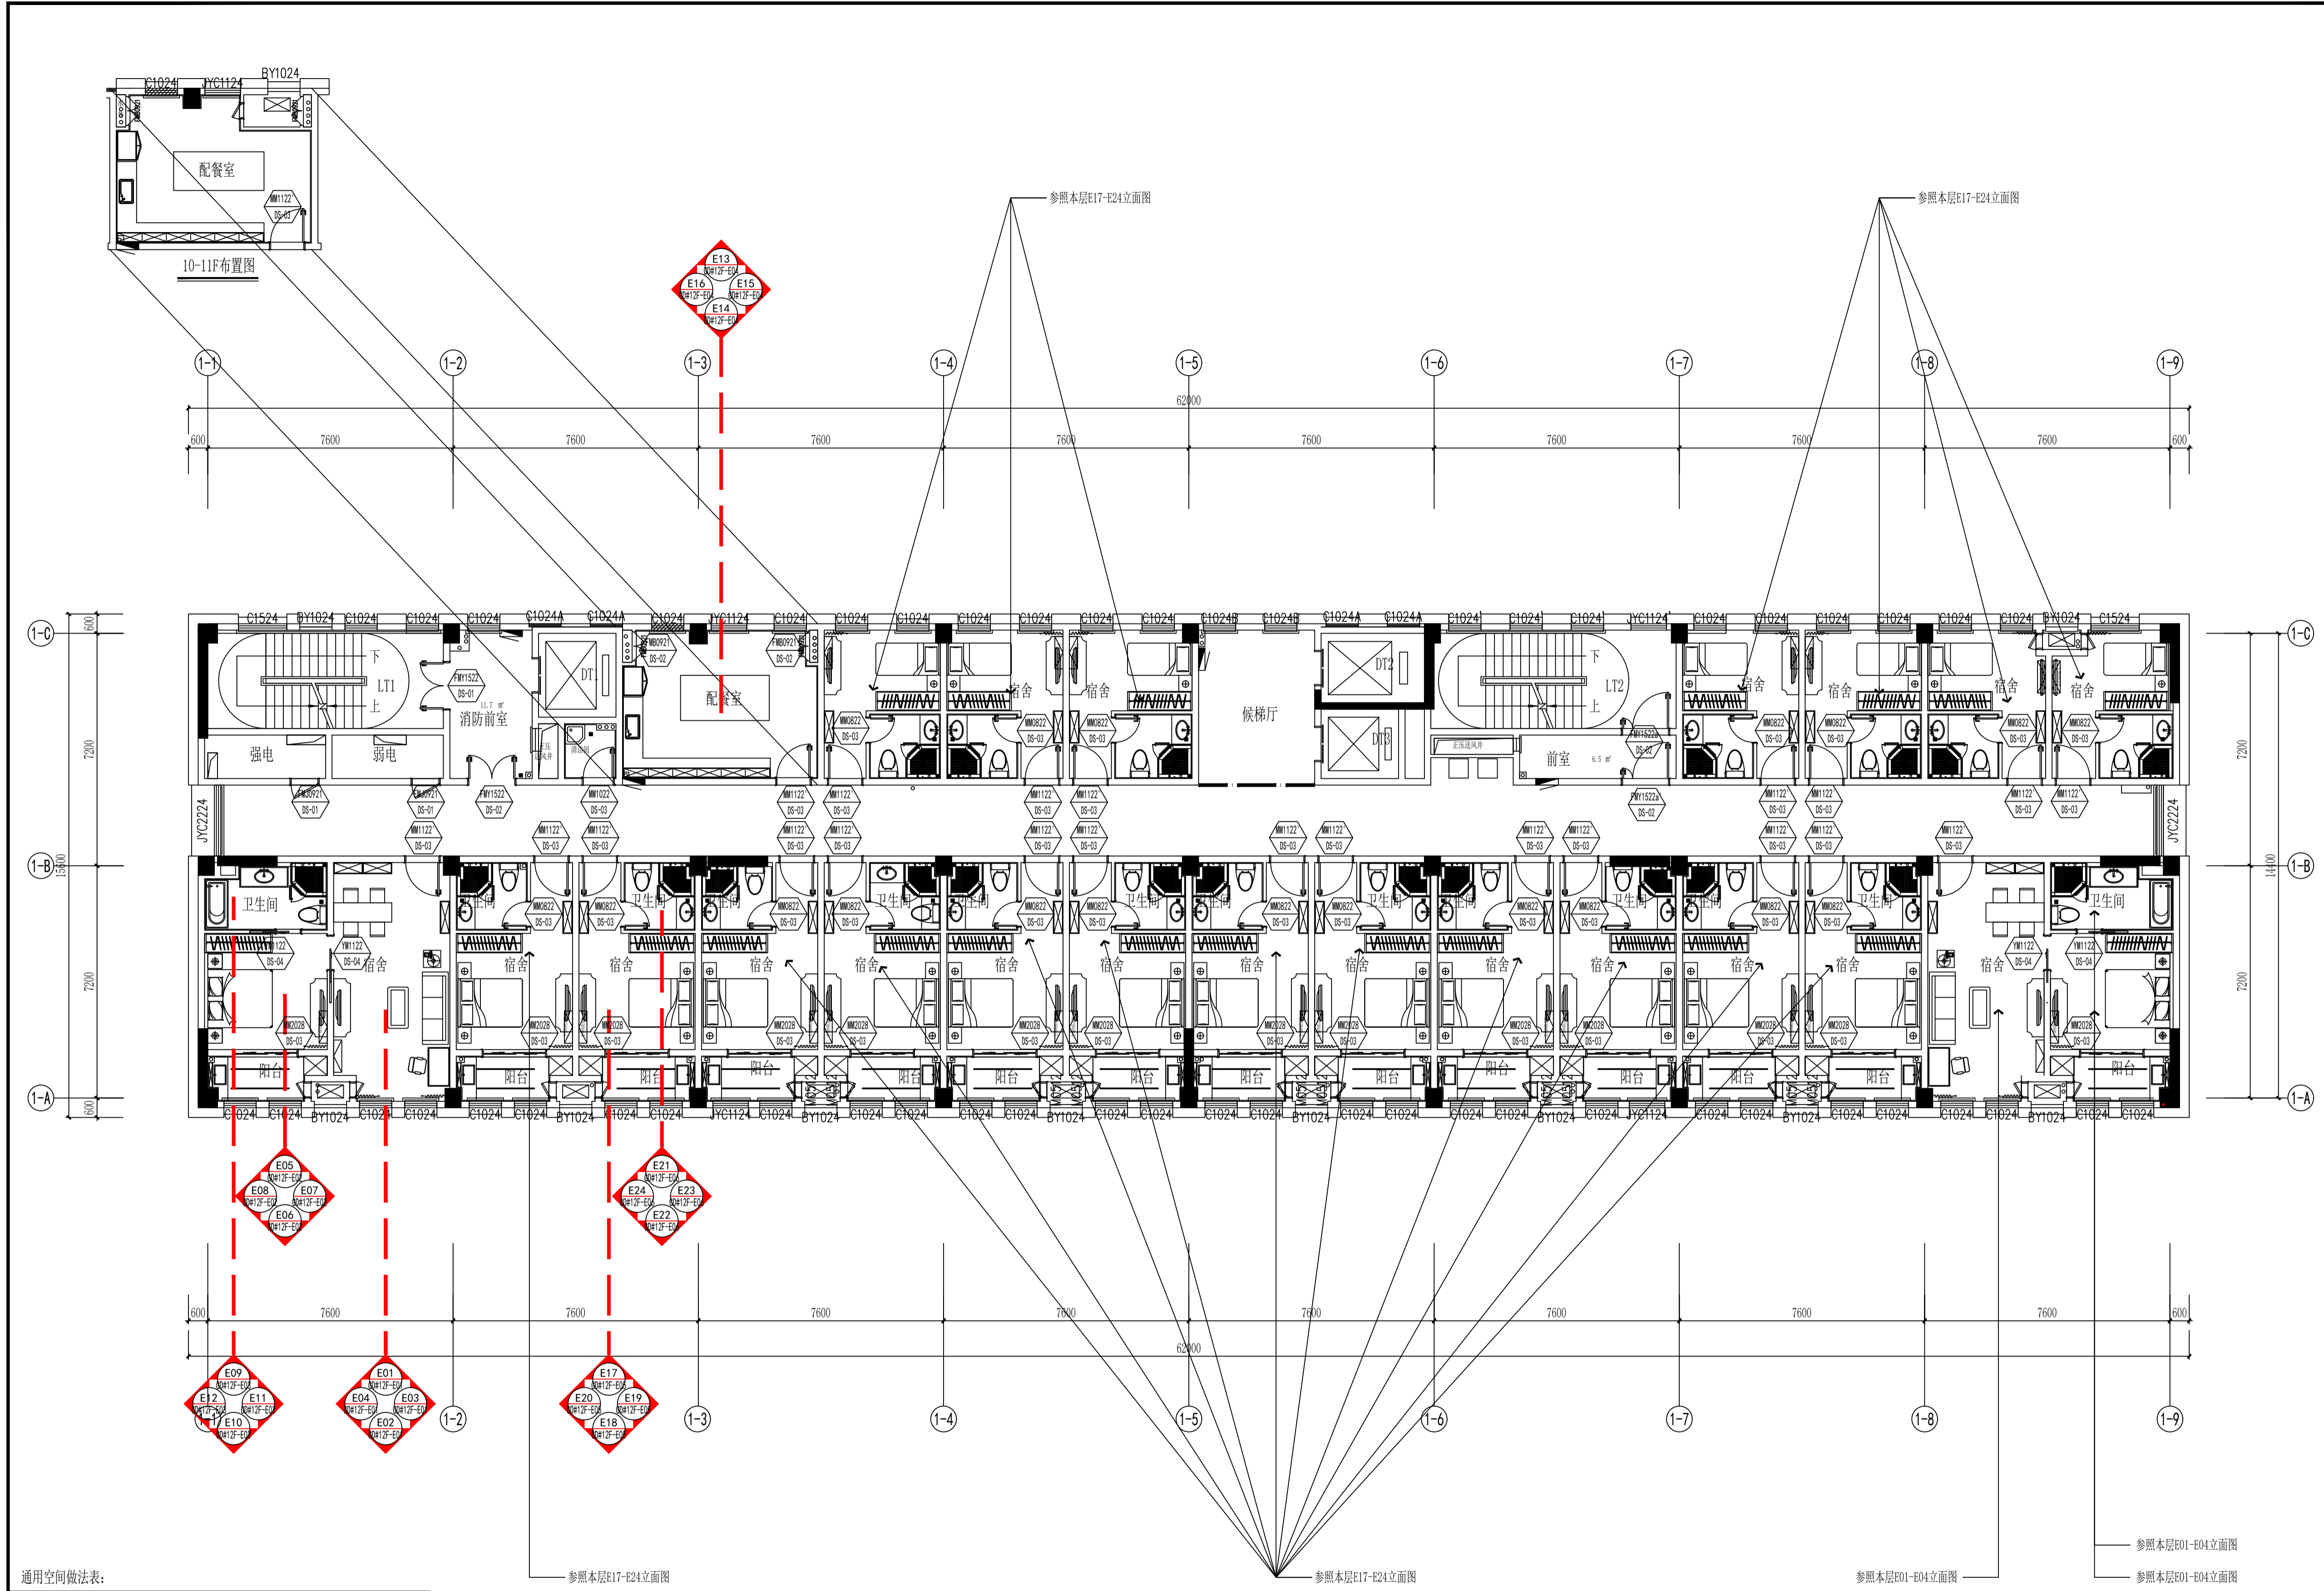

通用空间做法表:

空间	墙面做法
走廊、候梯厅	参照女生宿舍一层E04-E06、E17-E18立面图
阳台	参照女生宿舍一层E11-E16立面图
消防前室	参照女生宿舍一层E04-E06立面图
清洁间	墙面CT-02 300*600mm白色墙砖满铺
楼梯间	100mm高CT-06深灰色仿石材砖踢脚线,上方PT-01白色涂料到顶;原建筑栏杆扶手
前室	100mm高CT-06深灰色仿石材砖踢脚线,上方PT-01白色涂料到顶
强弱电间及各类机房	墙面、顶面及地面按照建筑定义做法

FF GD#10~12F FIXTURE/FURNISHING PLAN
 十~十二层平面布置图 SCALE:1/100

图号	版本号	日期
GD#10~12F-P01		2022.11.25

注册建筑师、工程师章:

JIANGSU PROVINCE ARCHITECTURAL DESIGN INSTITUTE CO., LTD.
江苏省建筑设计研究院股份有限公司
 (设计证书编号 A232002895)
 (规划证书编号 自资规甲字 23220493)
 (压力管道设计证书编号 TS1832058 - 2024)
 中国 南京 建邺区 创意路 86 号


签署栏	
设计	许馨元 许馨元
绘图	许馨元 许馨元
专业负责人	刘尧民 刘尧民
项目负责人	李伟 李伟
方案设计人	王旺 王旺
校对	刘二勇 刘二勇
审核	刘建 刘建
项目经理	刘鹏 刘鹏
批准	李伟 李伟
会签栏	
建筑	电气
结构	暖通
给排水	智能

委托单位: 泰州市市政投融资项目集中建设中心
 设计编号: 1-2021-02-20 设计阶段: 施工图
 项目名称: 泰州市人民医院新院区(二期)工程
 子项名称: 女生宿舍

图纸内容: 十~十二层平面布置图

图号-版本号: GD#10~12F-P01 日期: 2022.11.25
 条形码: [Barcode]

注: 1. 不得量取图样尺寸, 如有任何不符, 请以工程与设计师为准。
 2. 本图设计内容未经设计审核不得在其他地方使用。
 3. 版本号: 第一次出图: 0, 第一次修改: 1, 第二次修改: 2, 余类推。

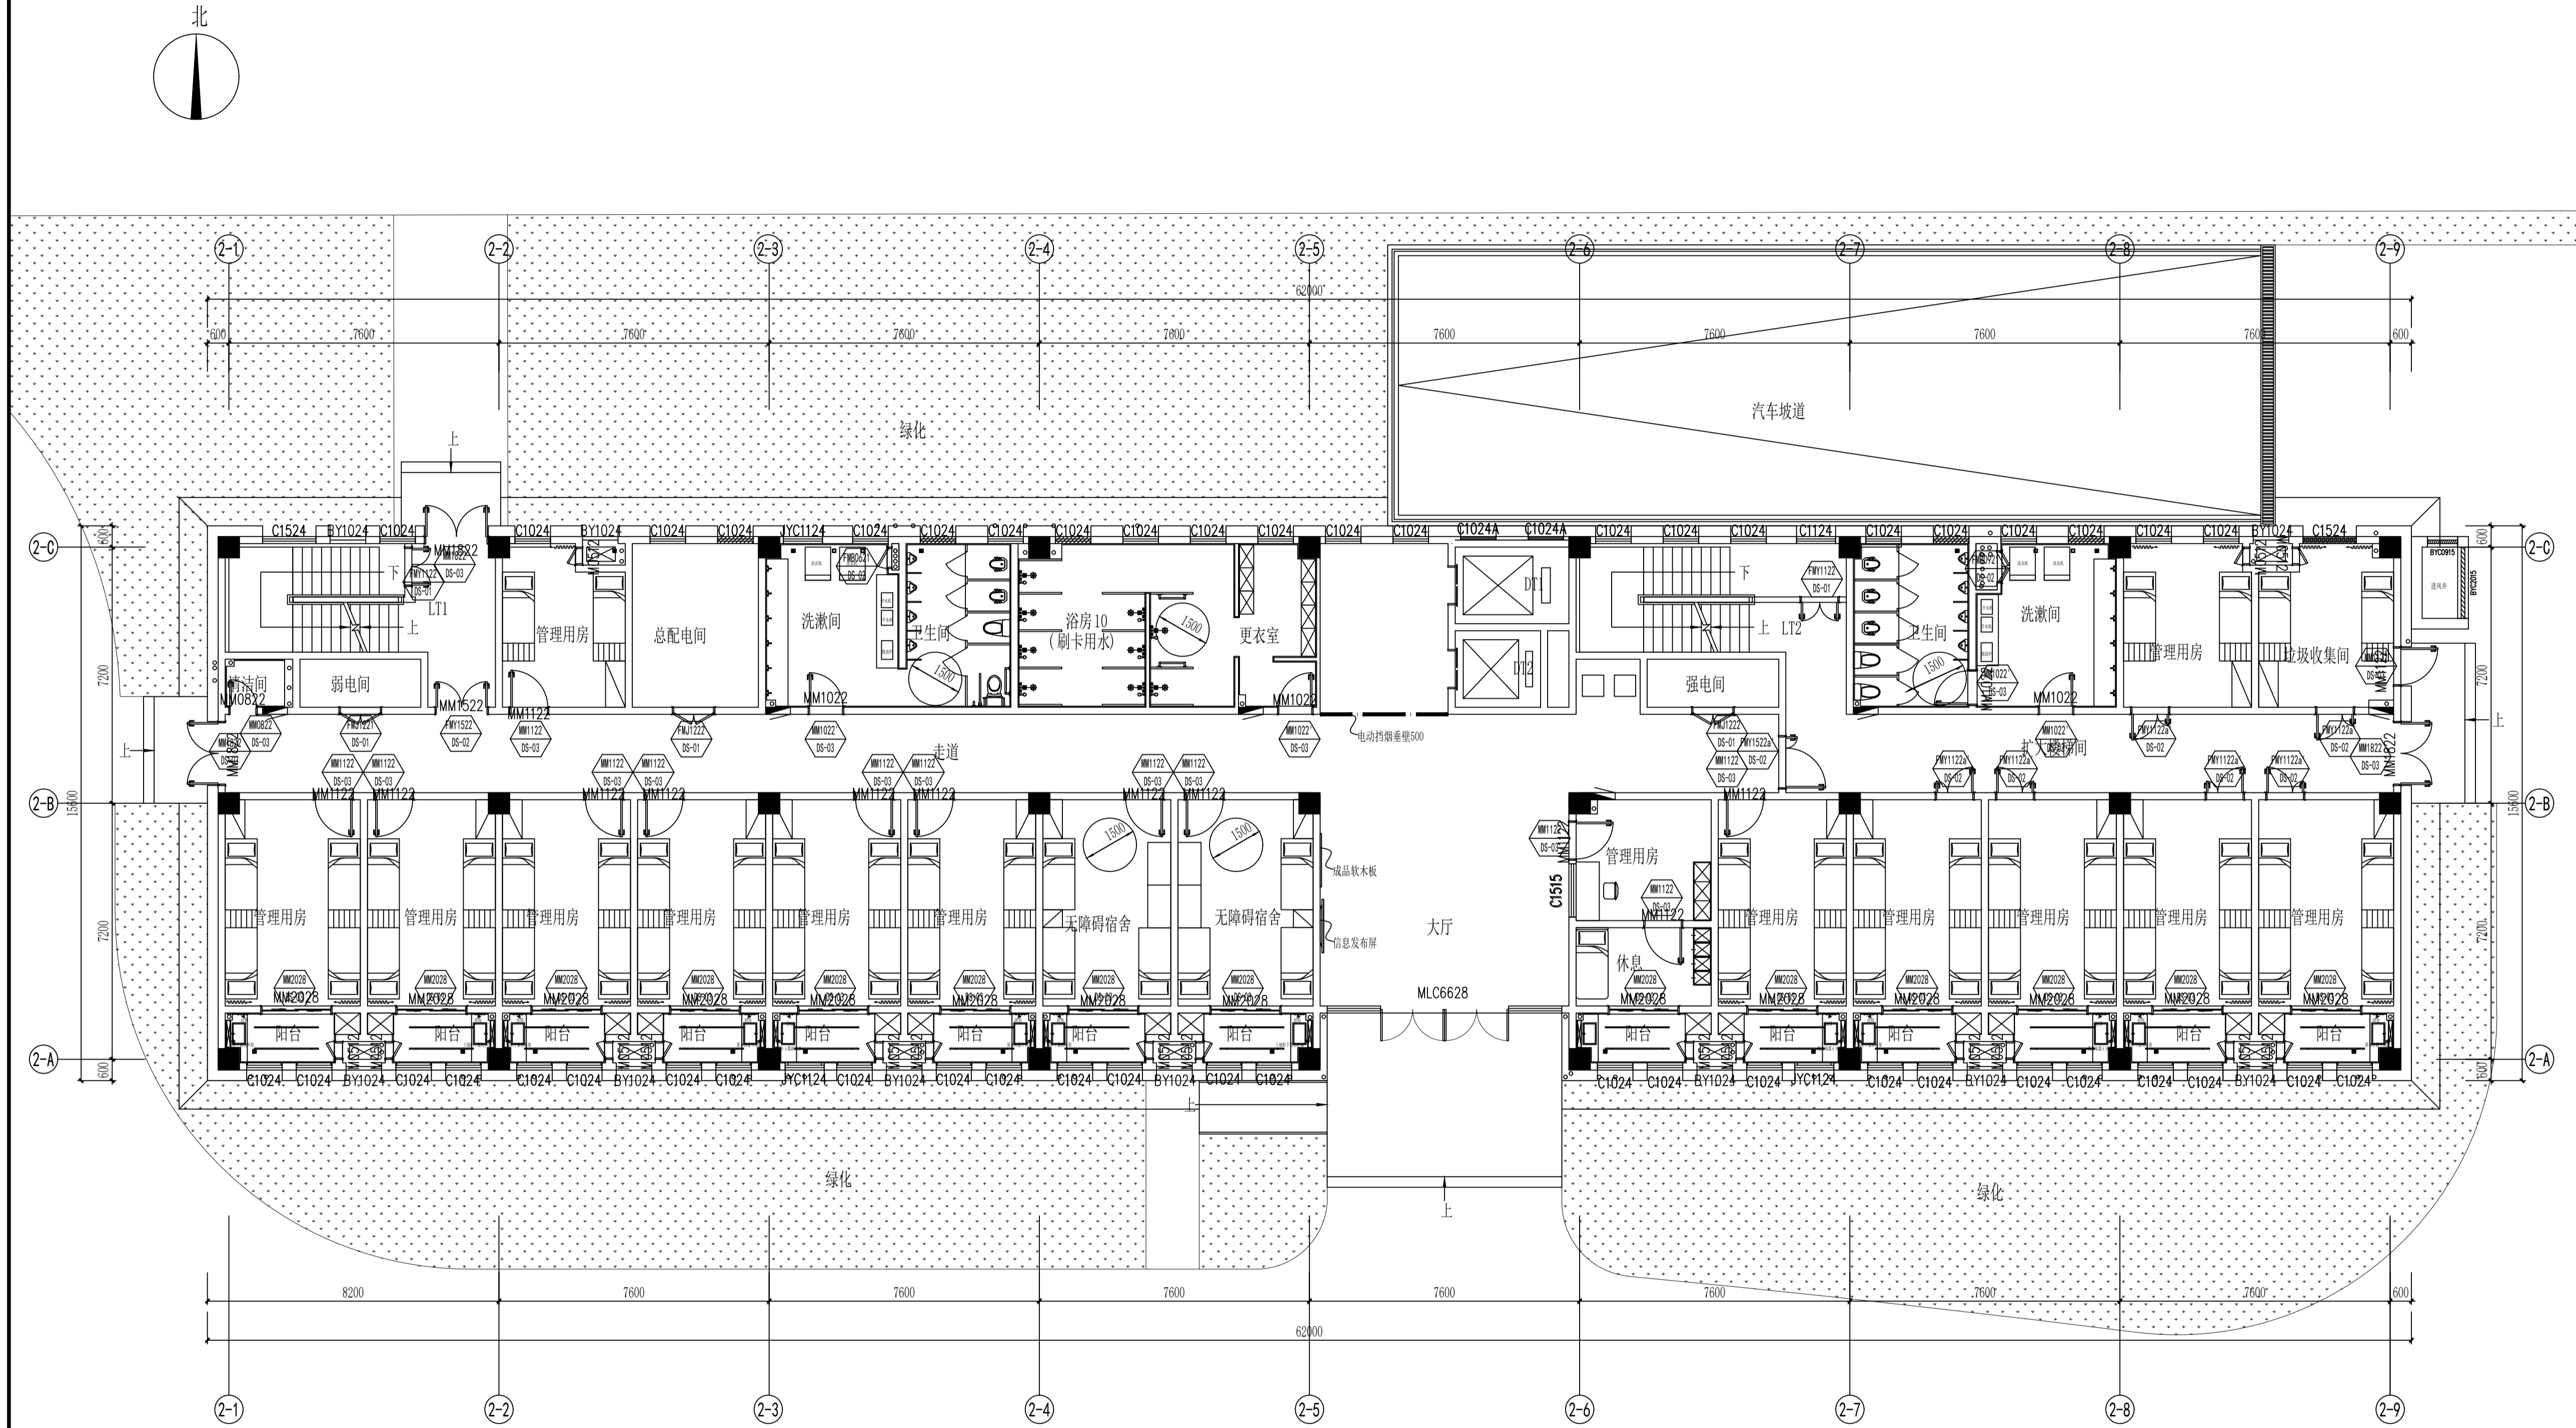

通用空间做法表:

空间	墙面做法
管理用房及阳台	参照女生宿舍一层E11-E16立面图
无障碍宿舍	参照女生宿舍一层E07-E10立面图 (阳台参照管理用房内阳台立面图做法)
卫生间、洗漱间	参照女生宿舍一层E19-E26立面图
大厅、走廊、候梯厅	参照女生宿舍一层E01-E06、E17-E18立面图
垃圾收集间	参照女生宿舍一层E13-E16立面图
淋浴、更衣室	参照女生宿舍一层E27-E30立面图
清洁间	墙面CT-02 300*600mm白色墙砖满铺
楼梯间、扩大楼梯间	100mm高CT-06 深灰色仿石材砖踢脚线, 上方PT-01白色涂料到顶; 原建筑栏杆扶手
前室	100mm高CT-06深灰色仿石材砖踢脚线, 上方PT-01白色涂料到顶
强弱电间及各类机房	墙面、顶面及地面按照建筑定义做法

FF BD#1F FIXTURE/FURNISHING PLAN
 一层平面布置图 SCALE: 1/100


注册建筑师、工程师章:

JIANGSU PROVINCE ARCHITECTURAL DESIGN INSTITUTE CO., LTD.
江苏省建筑设计研究院股份有限公司
 (设计证书编号: A232002895)
 (规划证书编号: 自资规甲字 22320493)
 (压力管道设计证书编号: TS1832058 - 2024)
 中国 南京 建邺区 创意路 86 号

会签栏		
设计	许馨元	许馨元
绘图	许馨元	许馨元
专业负责人	刘尧民	刘尧民
项目负责人	李伟	李伟
方案设计人	王珏	王珏
校对	刘二勇	刘二勇
审核	刘建	刘建
项目经理	刘鹏	刘鹏
批准	李伟	李伟


会签栏		
建筑	电气	
结构	暖通	
给排水	智能	

委托单位	泰州市政府投资项目集中建设中心		
设计编号	1-2021-02-20	设计阶段	施工图
项目名称	泰州市人民医院新院区(二期)工程		
子项名称	男生宿舍		
图纸内容	一层平面布置图		
图号 - 版本号	BD#1F-P01	日期	2022.11.25
条形码			

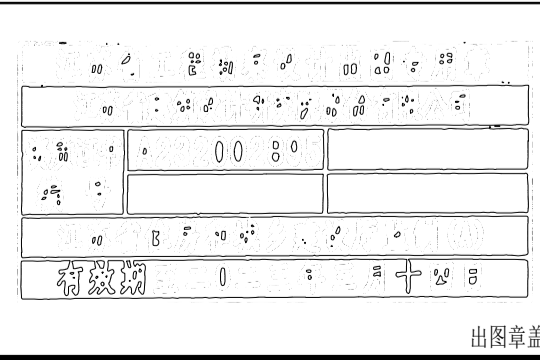

出图章章区

注: 1. 不得量取图框尺寸, 如有任何不符, 请洽总工程师与设计师。 2. 本图设计内容未经设计审核, 不得在其它地方使用。 3. 版本号: 第一次出图: 0, 第一次修改: 1, 第二次修改: 2, 余类推。

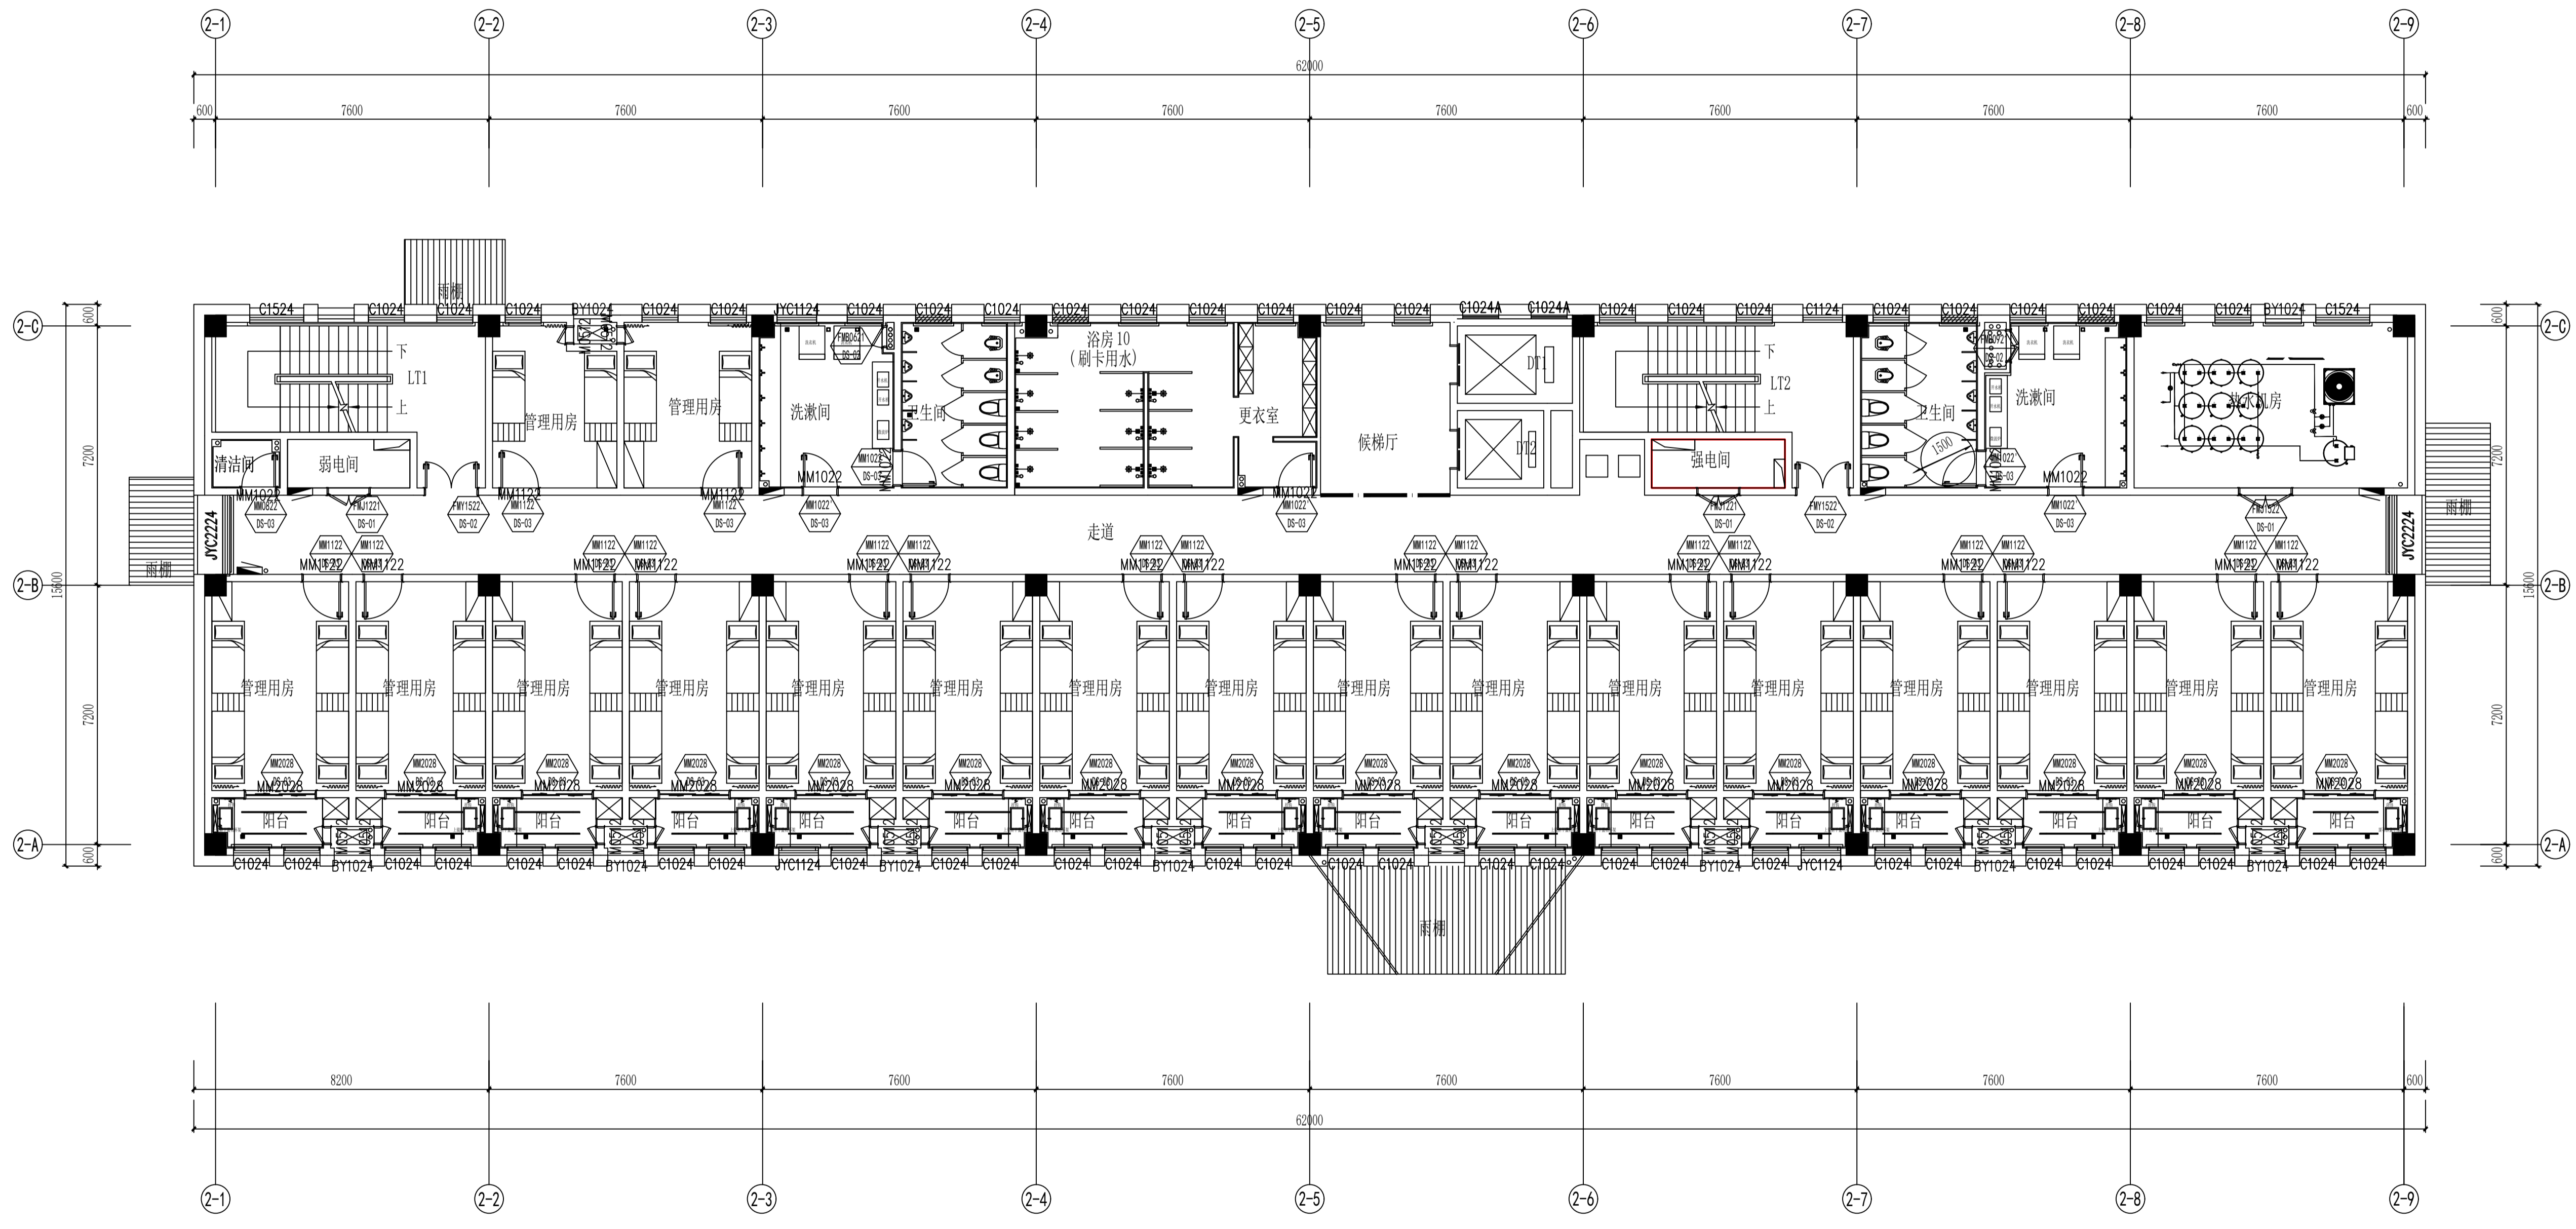

通用空间做法表:

空间	墙面做法
管理用房及阳台	参照女生宿舍一层E11-E16立面图
卫生间、洗漱间	参照女生宿舍一层E19-E26立面图
走廊、候梯厅	参照女生宿舍一层E04-E06、E17-E18立面图
淋浴、更衣室	参照女生宿舍一层E27-E30立面图
清洁间	墙面CT-02 300*600mm白色墙砖满铺
楼梯间	100mm高CT-06深灰色仿石材砖踢脚线, 上方PT-01白色涂料到顶; 原建筑栏杆扶手
强弱电间及各类机房	墙面、顶面及地面按照建筑定义做法

FF BD#2F FIXTURE/FURNISHING PLAN
二层平面布置图 SCALE:1/100


注册建筑师、工程师章:

JIANGSU PROVINCE ARCHITECTURAL DESIGN INSTITUTE CO., LTD.
江苏省建筑设计研究院股份有限公司
(设计证书编号 A232002895)
(规划证书编号 自资规甲字 22320493)
(压力管道设计证书编号 TS1832058 - 2024)
中国 南京 建邺区 创意路 86 号

签署栏		
设计	许馨元	许馨元
绘图	许馨元	许馨元
专业负责人	刘兵民	刘兵民
项目负责人	李伟	李伟
方案设计人	王珏	王珏
校对	刘二勇	刘二勇
审核	刘建	刘建
项目经理	刘鹏	刘鹏
批准	李伟	李伟


会签栏		
建筑		电气
结构		暖通
给排水		智能

委托单位	泰州市市政府投资项目集中建设中心		
设计编号	1-2021-02-20	设计阶段	施工图
项目名称	泰州市人民医院新院区医院(二期)工程		
子项目名称	男生宿舍		
图纸内容	二层平面布置图		
图号 - 版本号	BD#2F-P01	日期	2022.11.25
条形码			

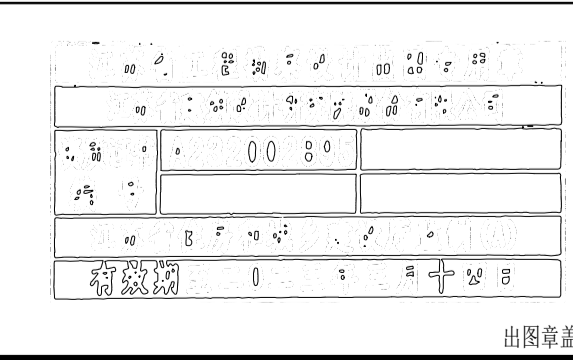

出图章章章


注：1、不得量取图框尺寸施工，如有任何不符事宜，请在施工前与设计院沟通。
 2、本图设计内容未经设计审核，不得在其他地方使用。
 3、版本号：第一次出图版为 0，第二次修改版为 A，第三次修改版为 B，余类推。

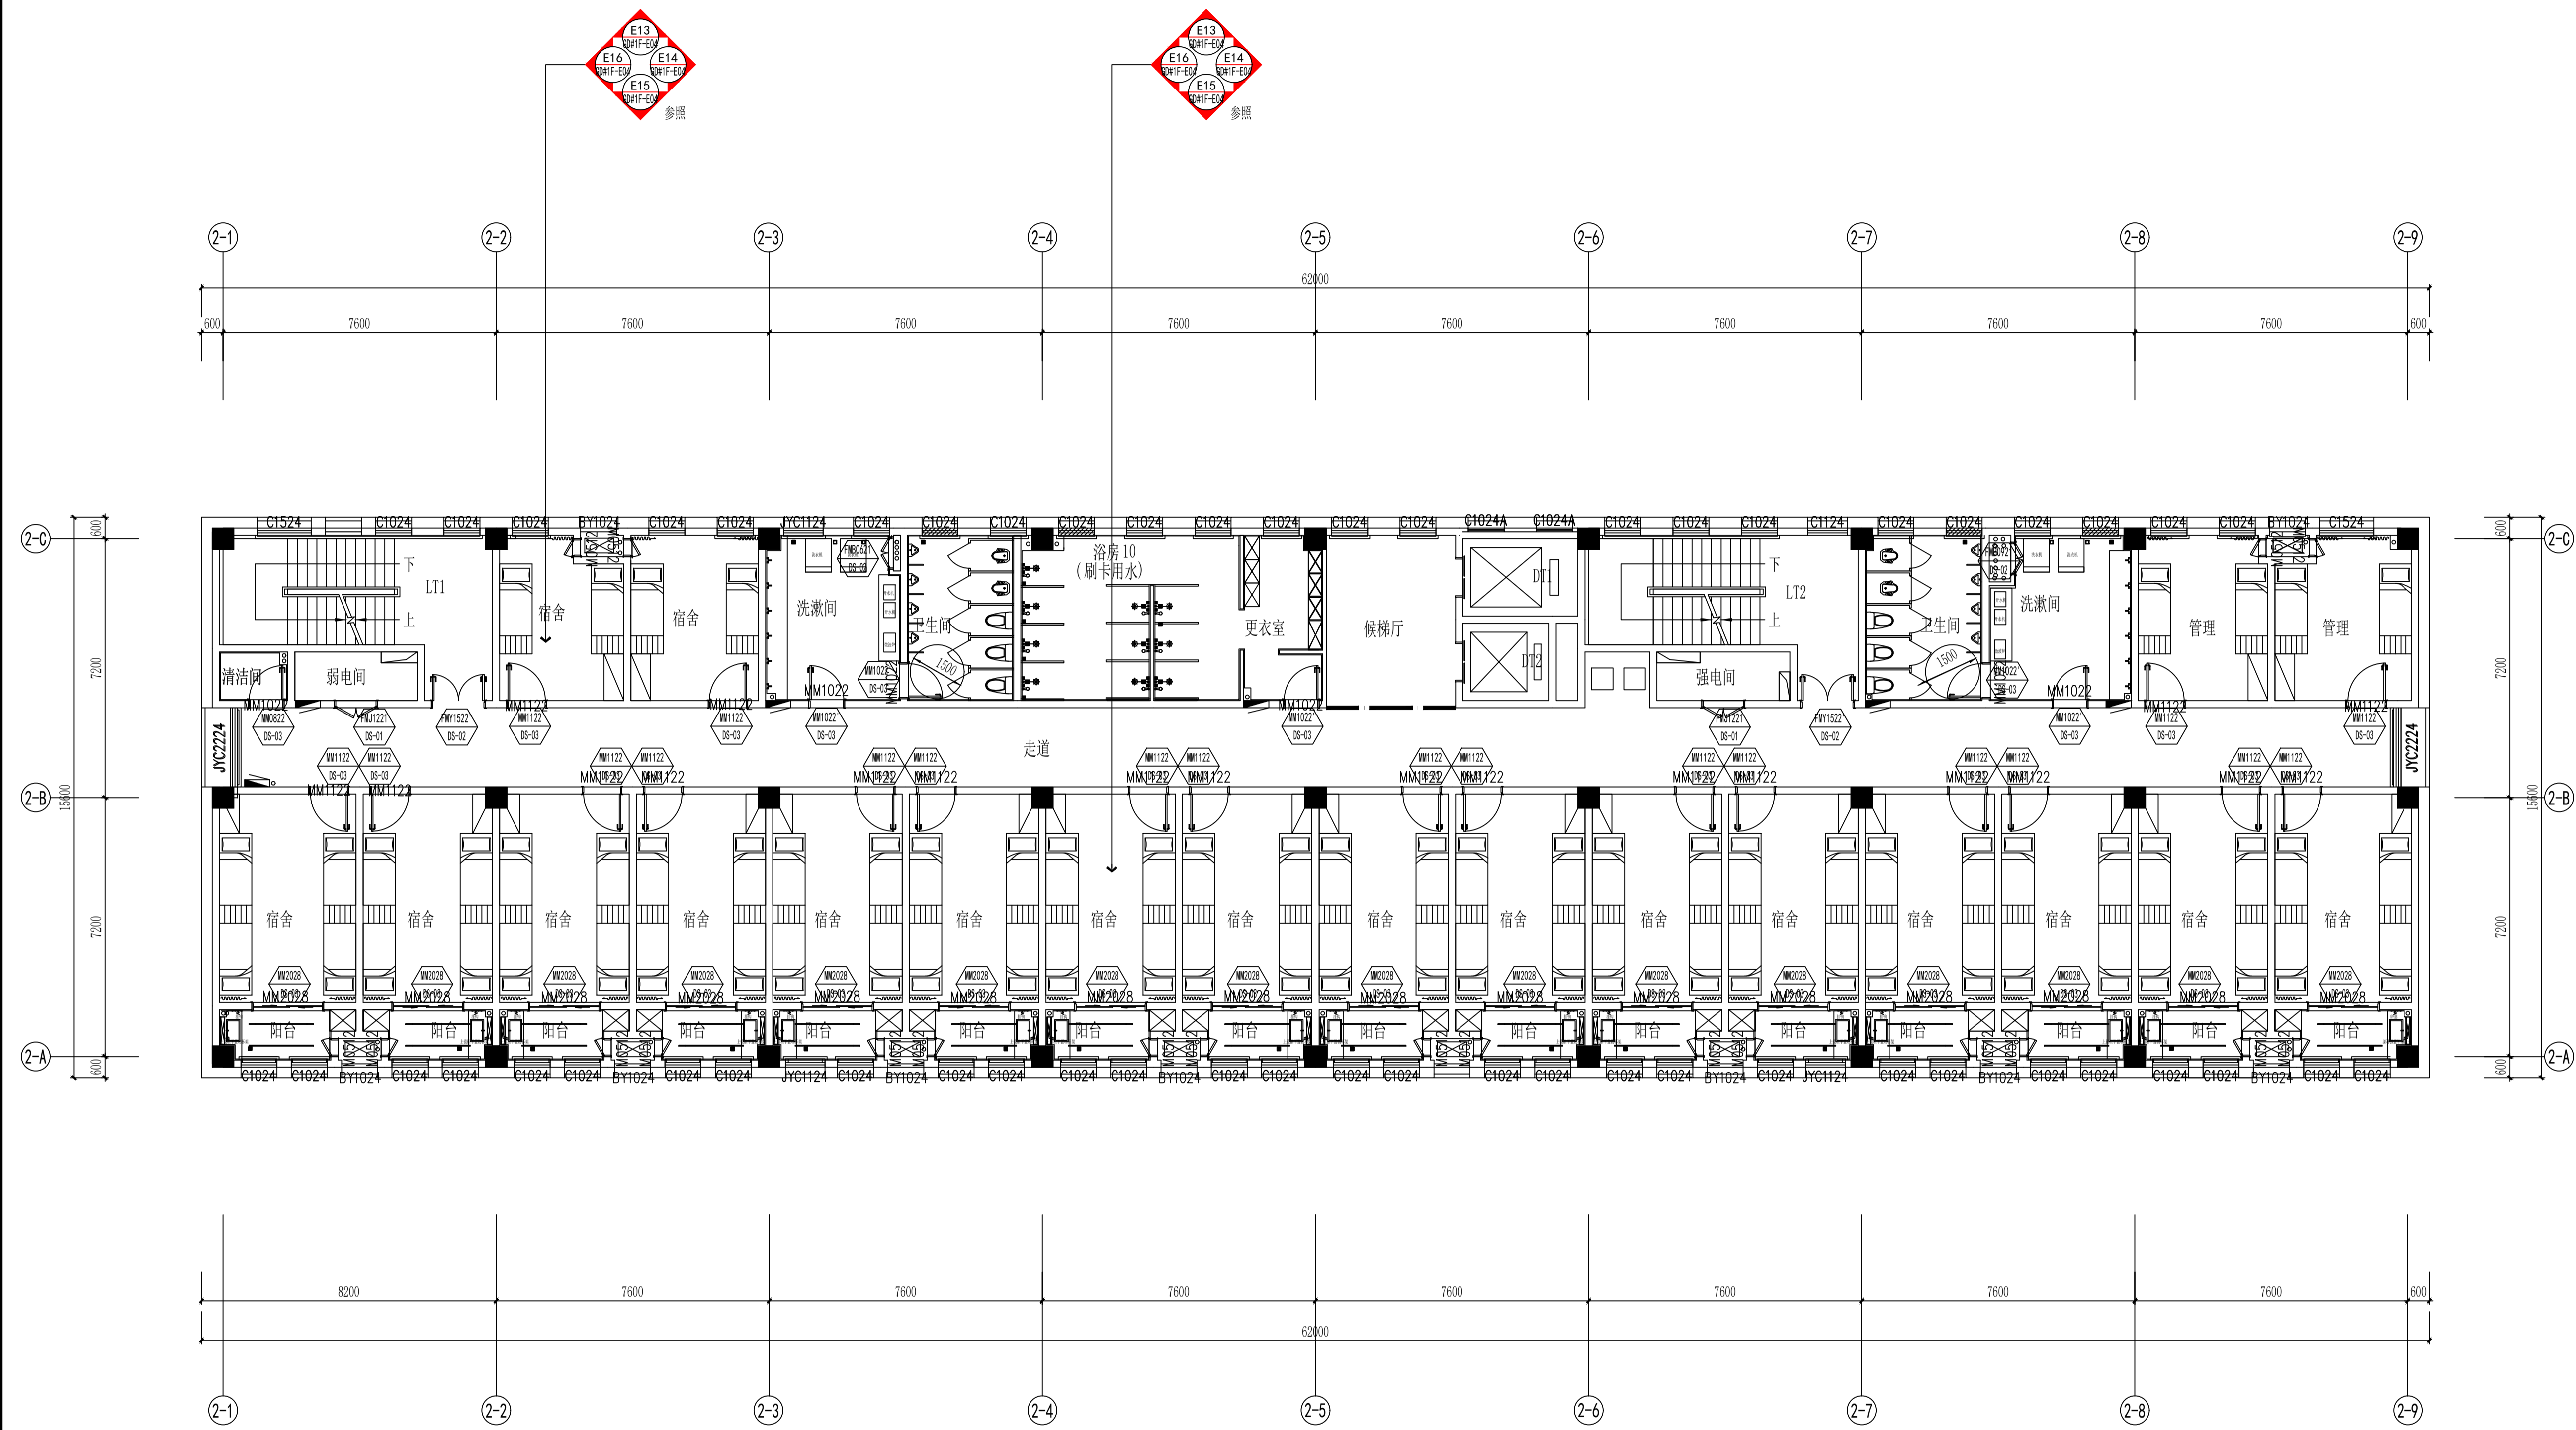

通用空间做法表:

空间	墙面做法
宿舍及阳台	参照女生宿舍一层E11-E16立面图
卫生间、洗漱间	参照女生宿舍一层E19-E26立面图
走廊、候梯厅	参照女生宿舍一层E04-E06、E17-E18立面图
管理	参照女生宿舍一层E31-E34立面图
淋浴、更衣室	参照女生宿舍一层E27-E30立面图
清洁间	墙面CT-02 300*600mm白色墙砖满铺
楼梯间	100mm高CT-06深灰色仿石材砖踢脚线，上方PT-01白色涂料到顶；原建筑栏杆扶手
强弱电间及各类机房	墙面、顶面及地面按照建筑定义做法

FF BD#3-6F FIXTURE/FURNISHING PLAN
 三~六层平面布置图 SCALE: 1/100

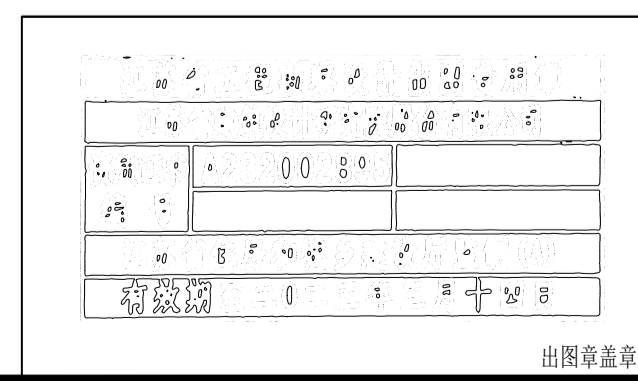


注册建筑师、工程师章:

JANGSU PROVINCE ARCHITECTURAL DESIGN INSTITUTE CO., LTD.
江苏省建筑设计研究院股份有限公司
 (设计证书编号 A232002895)
 (规划证书编号 自资规甲字 22320493)
 (压力管道设计证书编号 TS1832058-2024)
 中国 南京 建邺区 创意路 86 号


签 署 栏	
设计	许馨元 许馨元
绘图	许馨元 许馨元
专业负责人	刘尧民 刘尧民
项目负责人	李伟 李伟
方案设计人	王旺 王旺
校 对	刘二勇 刘二勇
审 核	刘建 刘建
项目经理	刘鹏 刘鹏
批 准	李伟 李伟

会 签 栏	
建 筑	电 气
结 构	暖 通
给 排 水	智 能
委托单位	泰州市市政府投资项目集中建设中心
设计编号	I-2021-02-20 设计阶段 施工图
项目名称	泰州市人民医院新院区(二期)工程
子项目名称	男生宿舍
图纸内容	三~九层平面布置图
图号-版本号	BD#3-11F-P01 日期 2022.11.25
条形码	

出图章章区

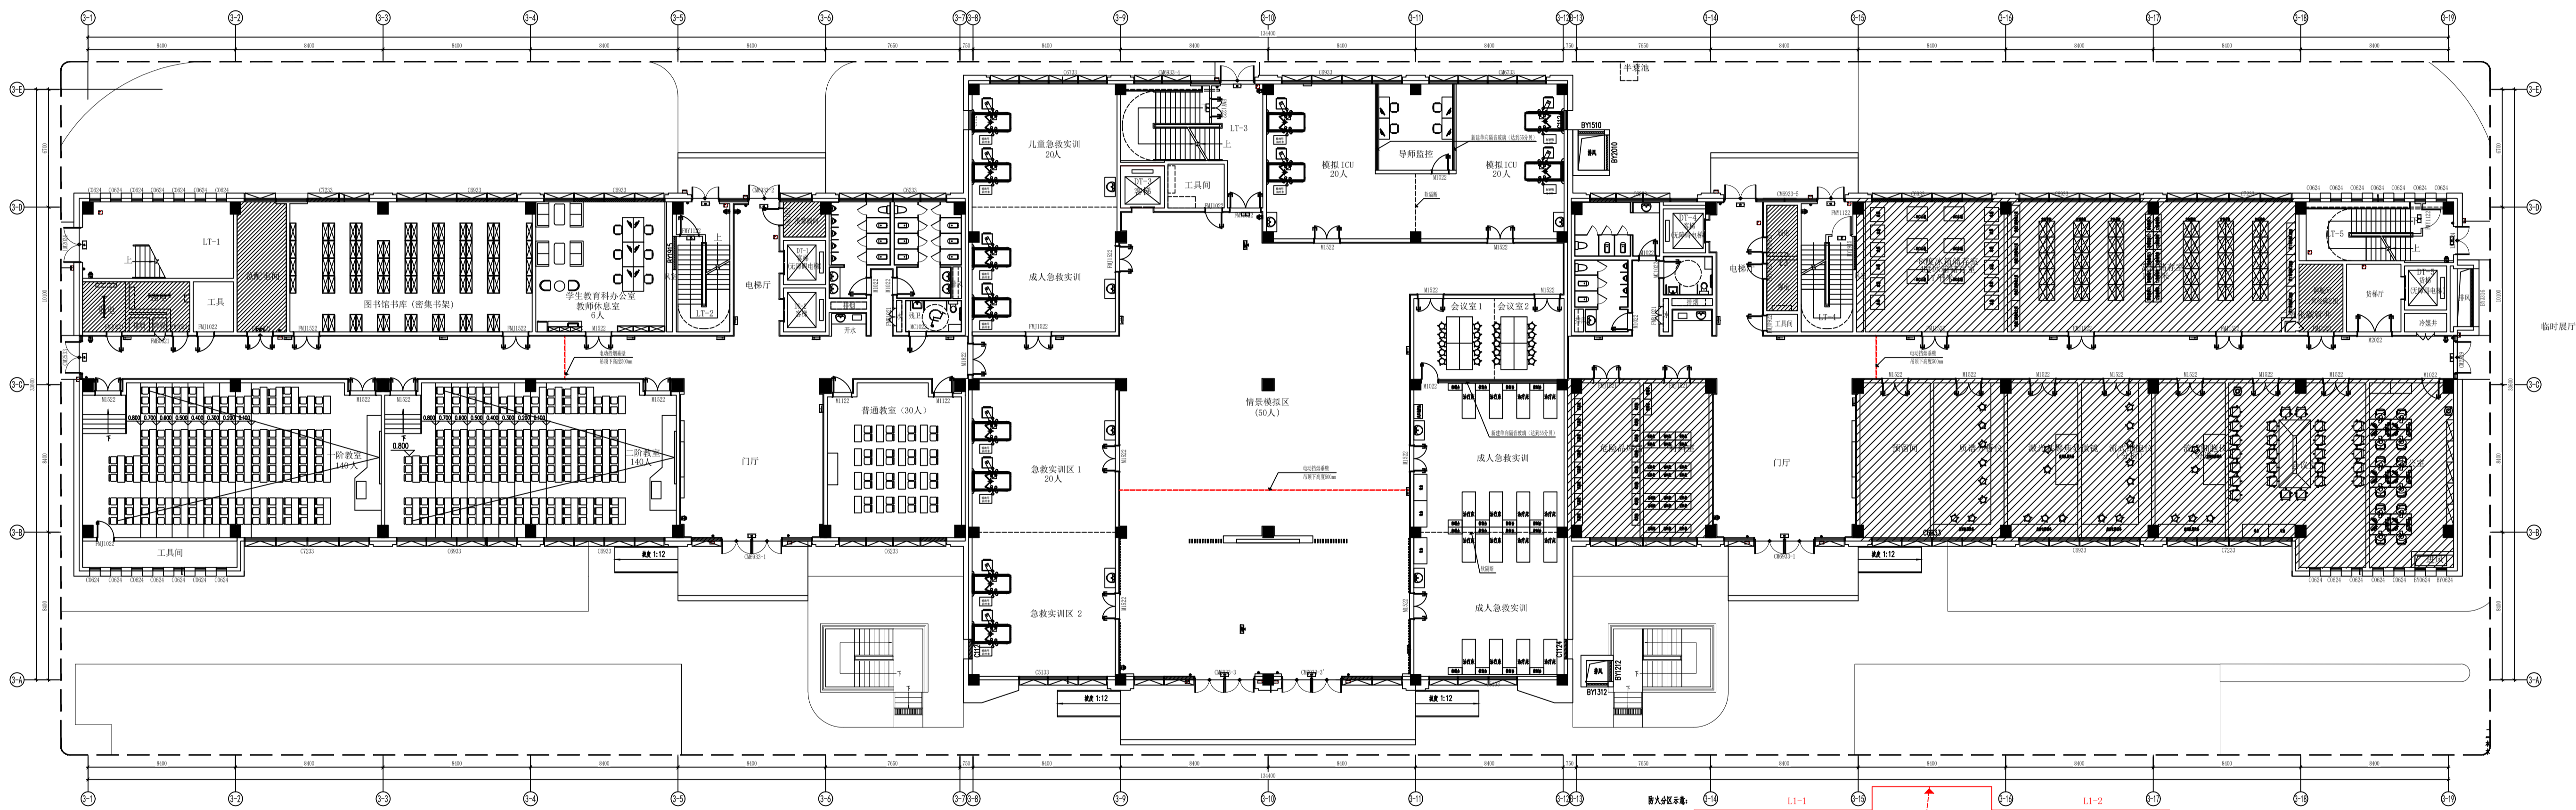

1F FURNITURE/FURNISHING PLAN
一层家具陈设图 1:500

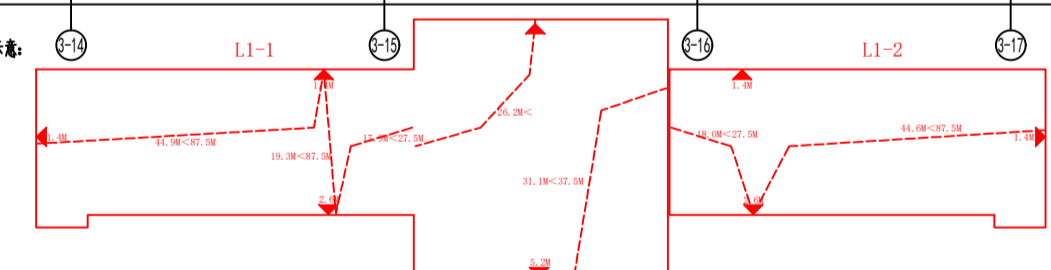


房间名称	房间编号	面积 (㎡)	家具名称
L1-1	2179.27	436/100x4.36	10.60H
L1-2	995.51	995.51/100-111	5.40H

比例	1:500
日期	2023.11.21
设计	XXX
审核	XXX

江苏恒通环境设计研究院有限公司
Jiangsu Hengtong Environmental Design Research Institute Co., Ltd.

项目负责人: 张明
设计负责人: 李华
审核人: 王强
日期: 2023.11.21

项目地址: 江苏省南京市江宁区
项目名称: 急救培训中心

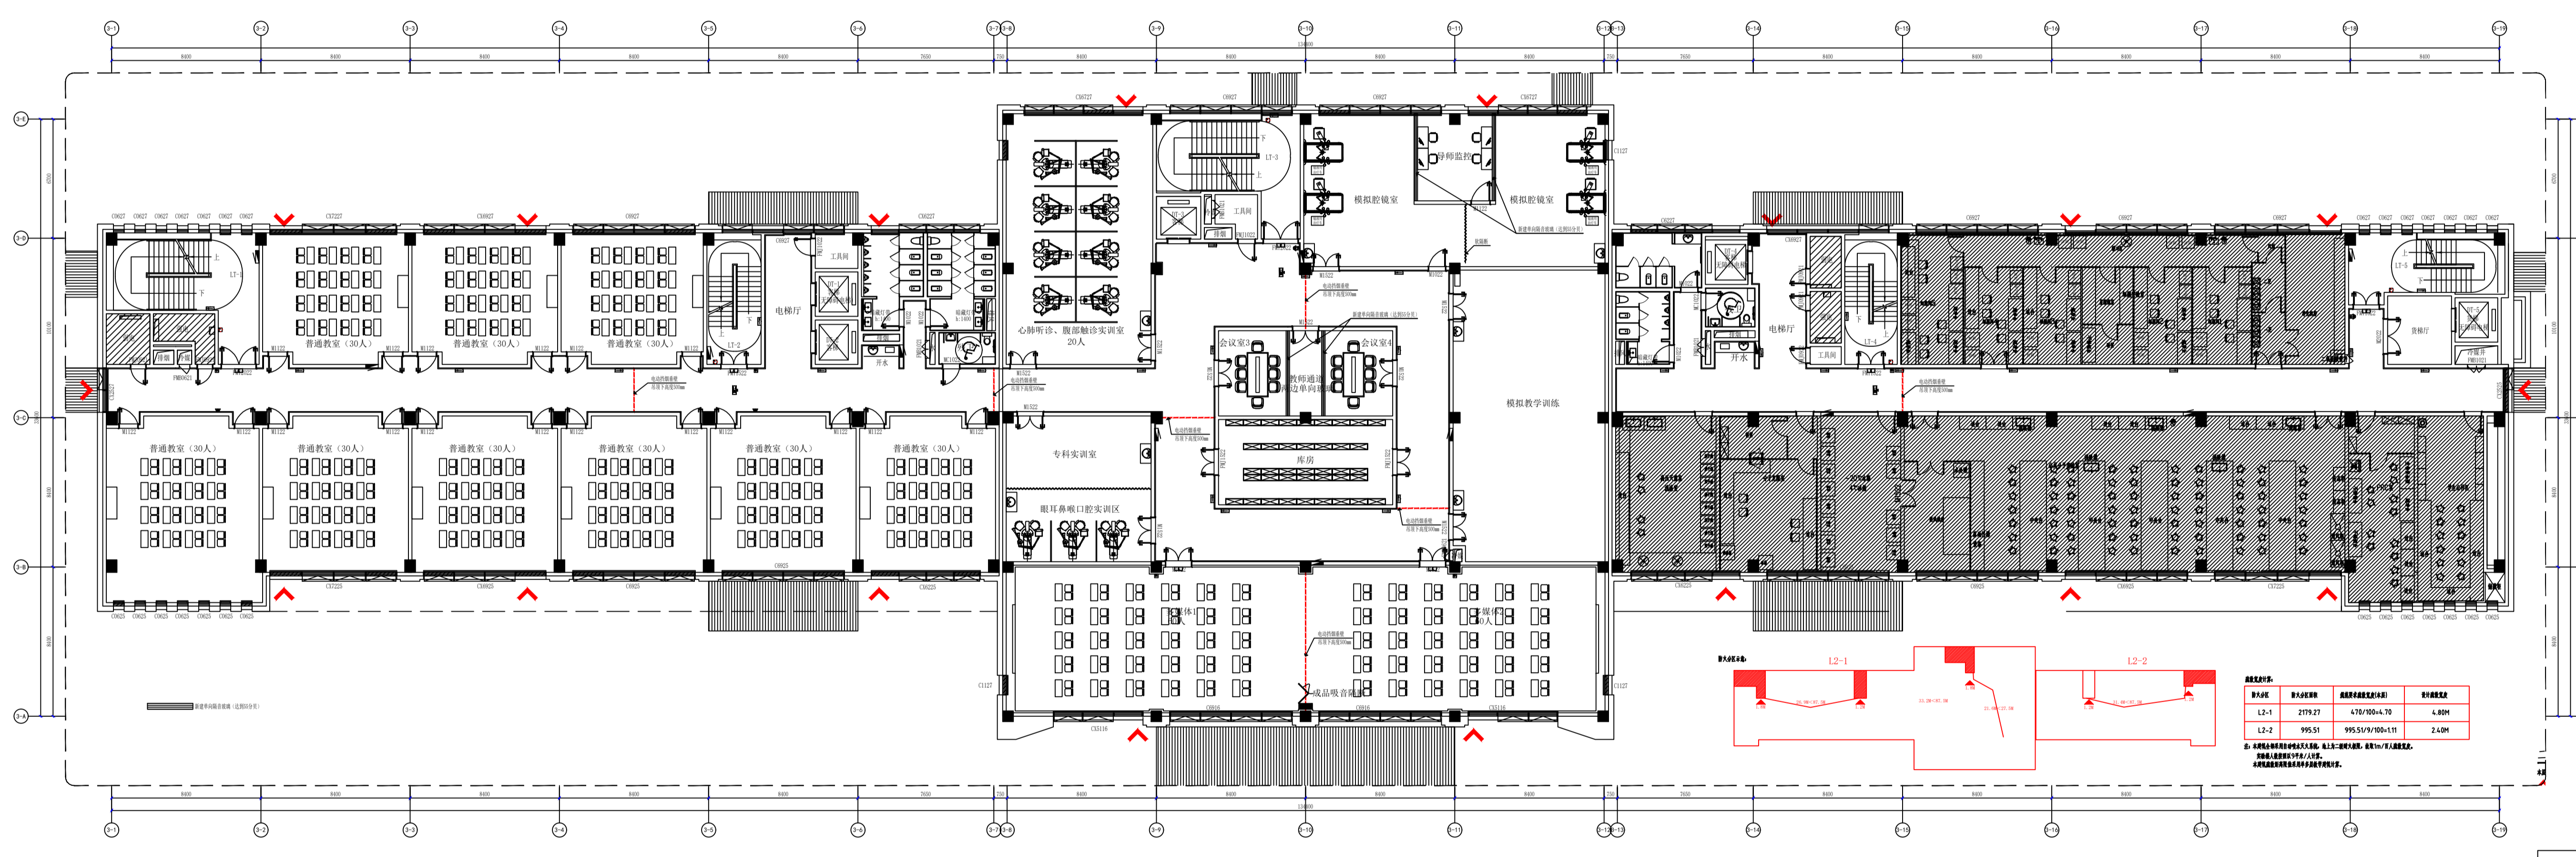

2F FIXTURE/FURNISHING PLAN
二樓傢俱傢俬圖

樓層	樓層名稱	樓層面積(m²)	樓層高度(m)
L2-1	2179.27	4.75/1004.70	4.80M
L2-2	995.51	995.51/1004.11	2.0M


註：L2-1、L2-2 樓層高度按建築師設計圖紙為準，如有變更，請以現場實測為準。

1. 圖例說明
2. 圖例說明
3. 圖例說明

江蘇錫通設計研究院有限公司
Jiangsu Xitong Design Research Institute Co., Ltd.

姓名	職稱
張三	主任
李四	經理
王五	副經理
趙六	工程師
錢七	設計師
孫八	繪圖員

項目	內容
工程名稱	江蘇錫通設計研究院有限公司
工程地址	江蘇省蘇州市
工程日期	2023.11.20
設計人	張三
校對人	李四
審核人	王五
批准人	趙六

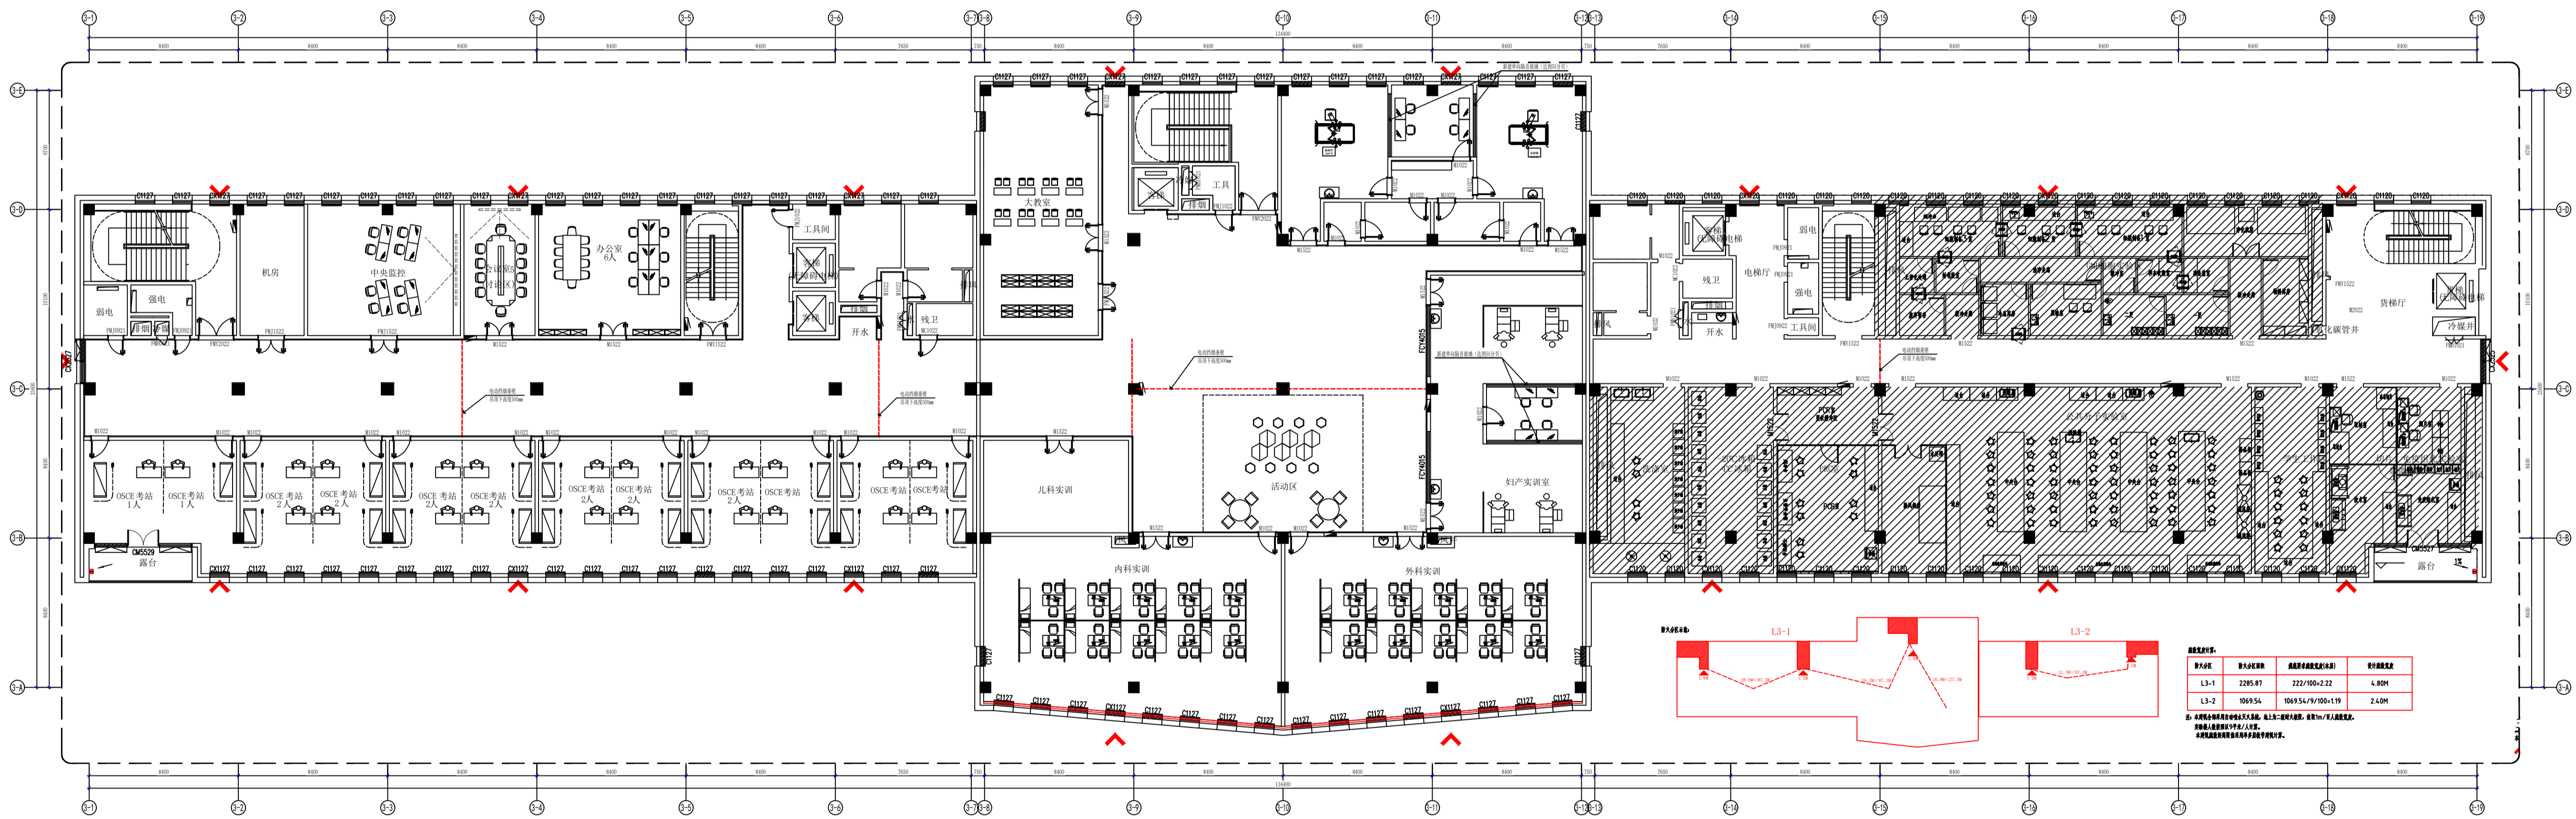

3F FIXTURE/FURNISHING PLAN
3F 三层平面布置图

房间名称	面积	房间编号	备注
L3-1	2285.87	222/100-2/22	4.80M
L3-2	1069.54	106/54/9/105+119	2.40M

注：1. 本图仅供参考，不作为施工依据。
2. 本图仅供参考，不作为施工依据。

1. 比例尺: 1:100
2. 比例尺: 1:100
3. 比例尺: 1:100


江苏恒通建筑设计研究院
股份有限公司

姓名	职位	签字
项目负责人	项目经理	李三
项目负责人	设计	王五
项目负责人	审核	张六
项目负责人	审批	赵七

日期	内容
2023.11.20	方案深化
2023.11.20	方案深化
2023.11.20	方案深化

2023.11.20

1. 暖通工程 2. 给排水工程 3. 电气工程 4. 消防工程 5. 人防工程 6. 幕墙工程 7. 门窗工程 8. 装饰工程 9. 其他工程

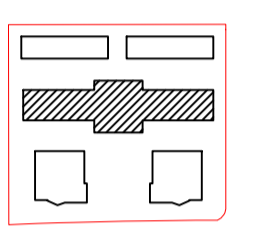


D:\工程\01\暖通\暖通工程\暖通工程.dwg

江苏通宇设计研究院有限公司

项目负责人	袁建明
技术负责人	袁建明
项目负责人	袁建明
项目负责人	袁建明
项目负责人	袁建明
项目负责人	袁建明
项目负责人	袁建明
项目负责人	袁建明
项目负责人	袁建明
项目负责人	袁建明




审核	袁建明
审核	袁建明
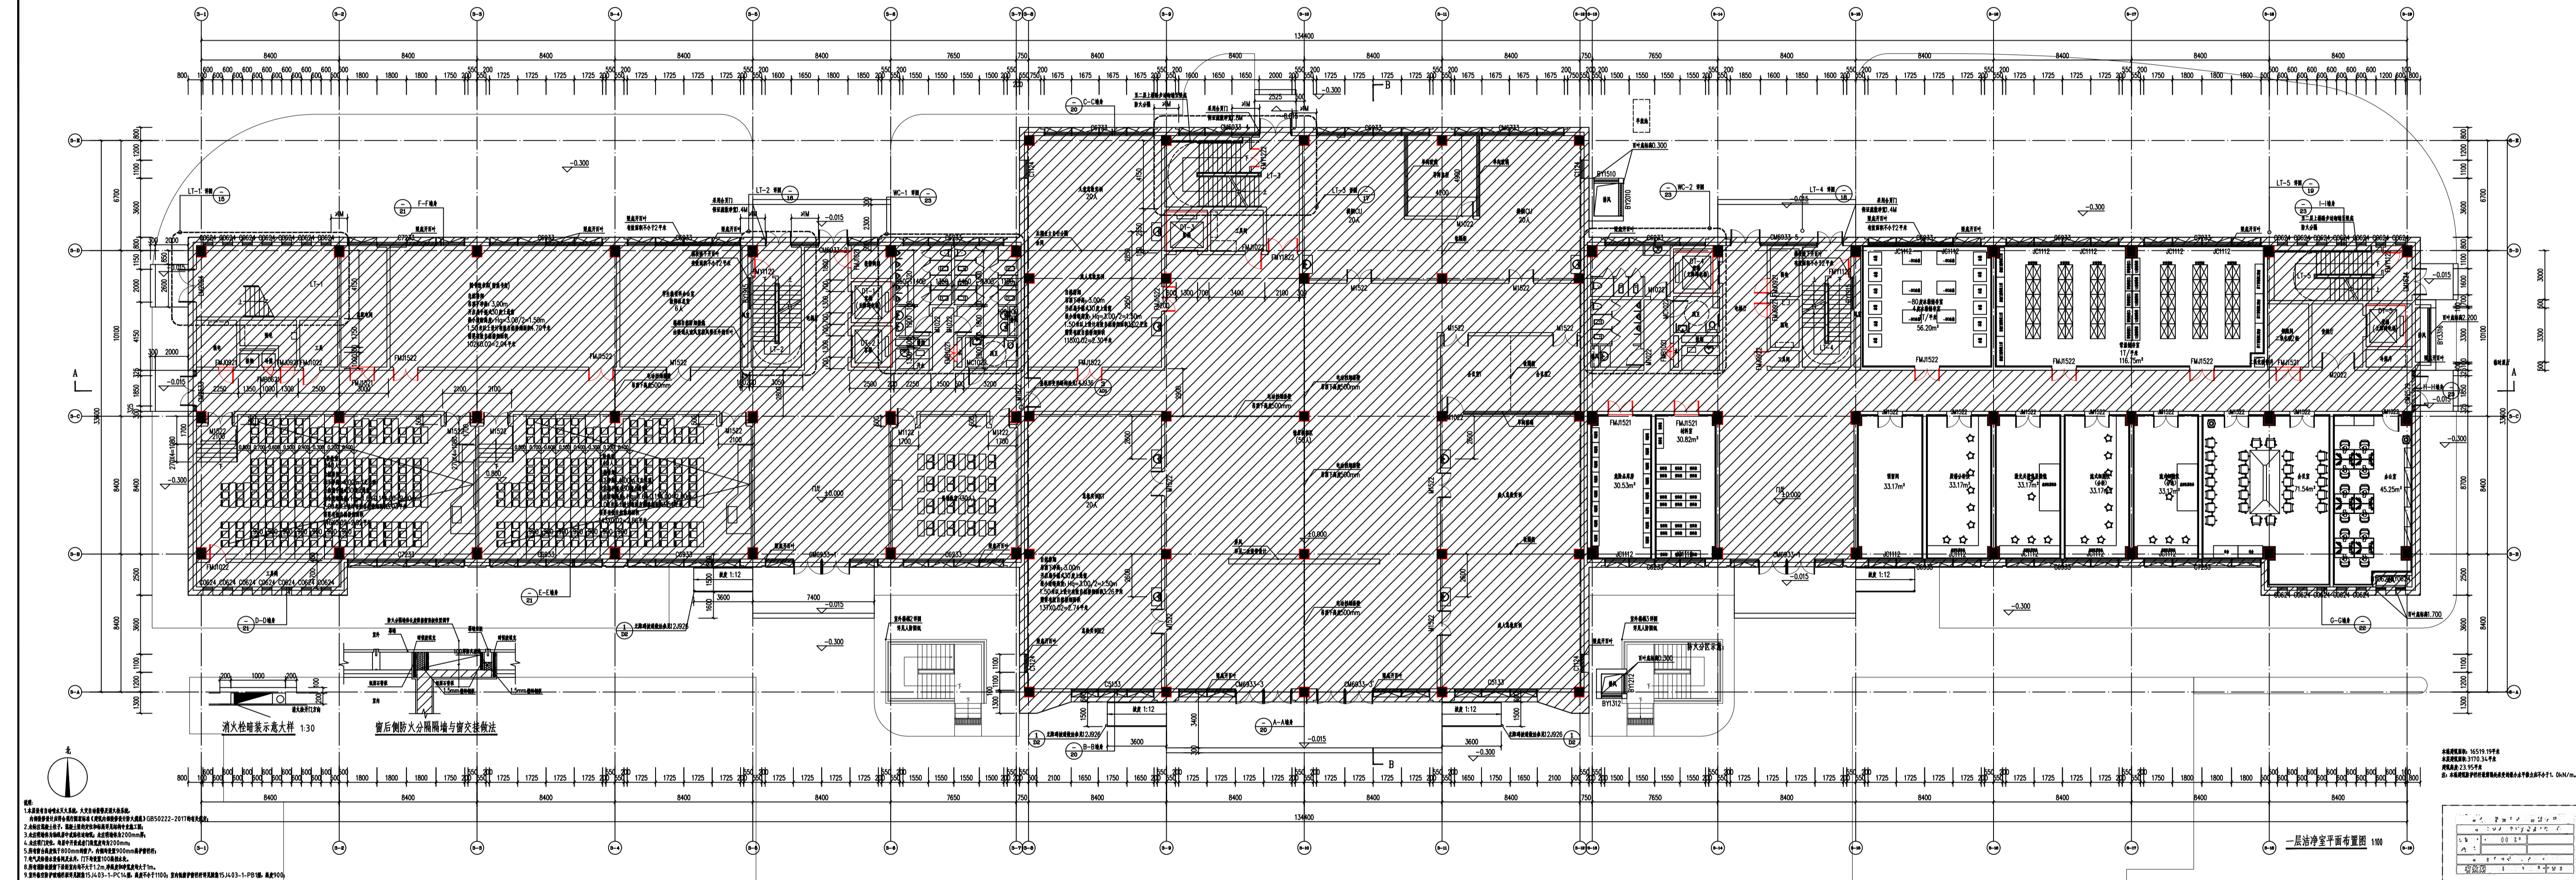

一层洁净室平面布置图 1/10

1. 暖通工程 2. 给排水工程 3. 电气工程 4. 消防工程 5. 人防工程 6. 幕墙工程 7. 门窗工程 8. 装饰工程 9. 其他工程

1. 比例尺: 1:100
2. 图名: 洁净室平面布置图
3. 设计: 2023.11.25

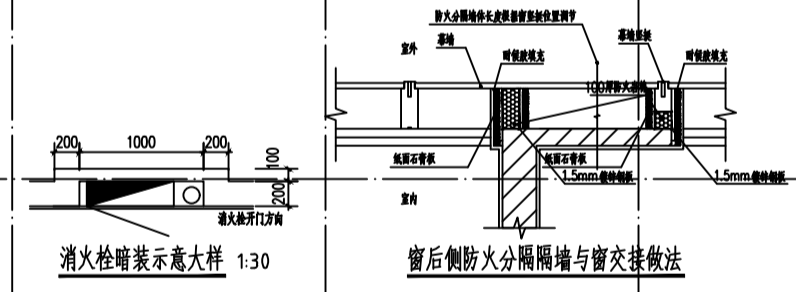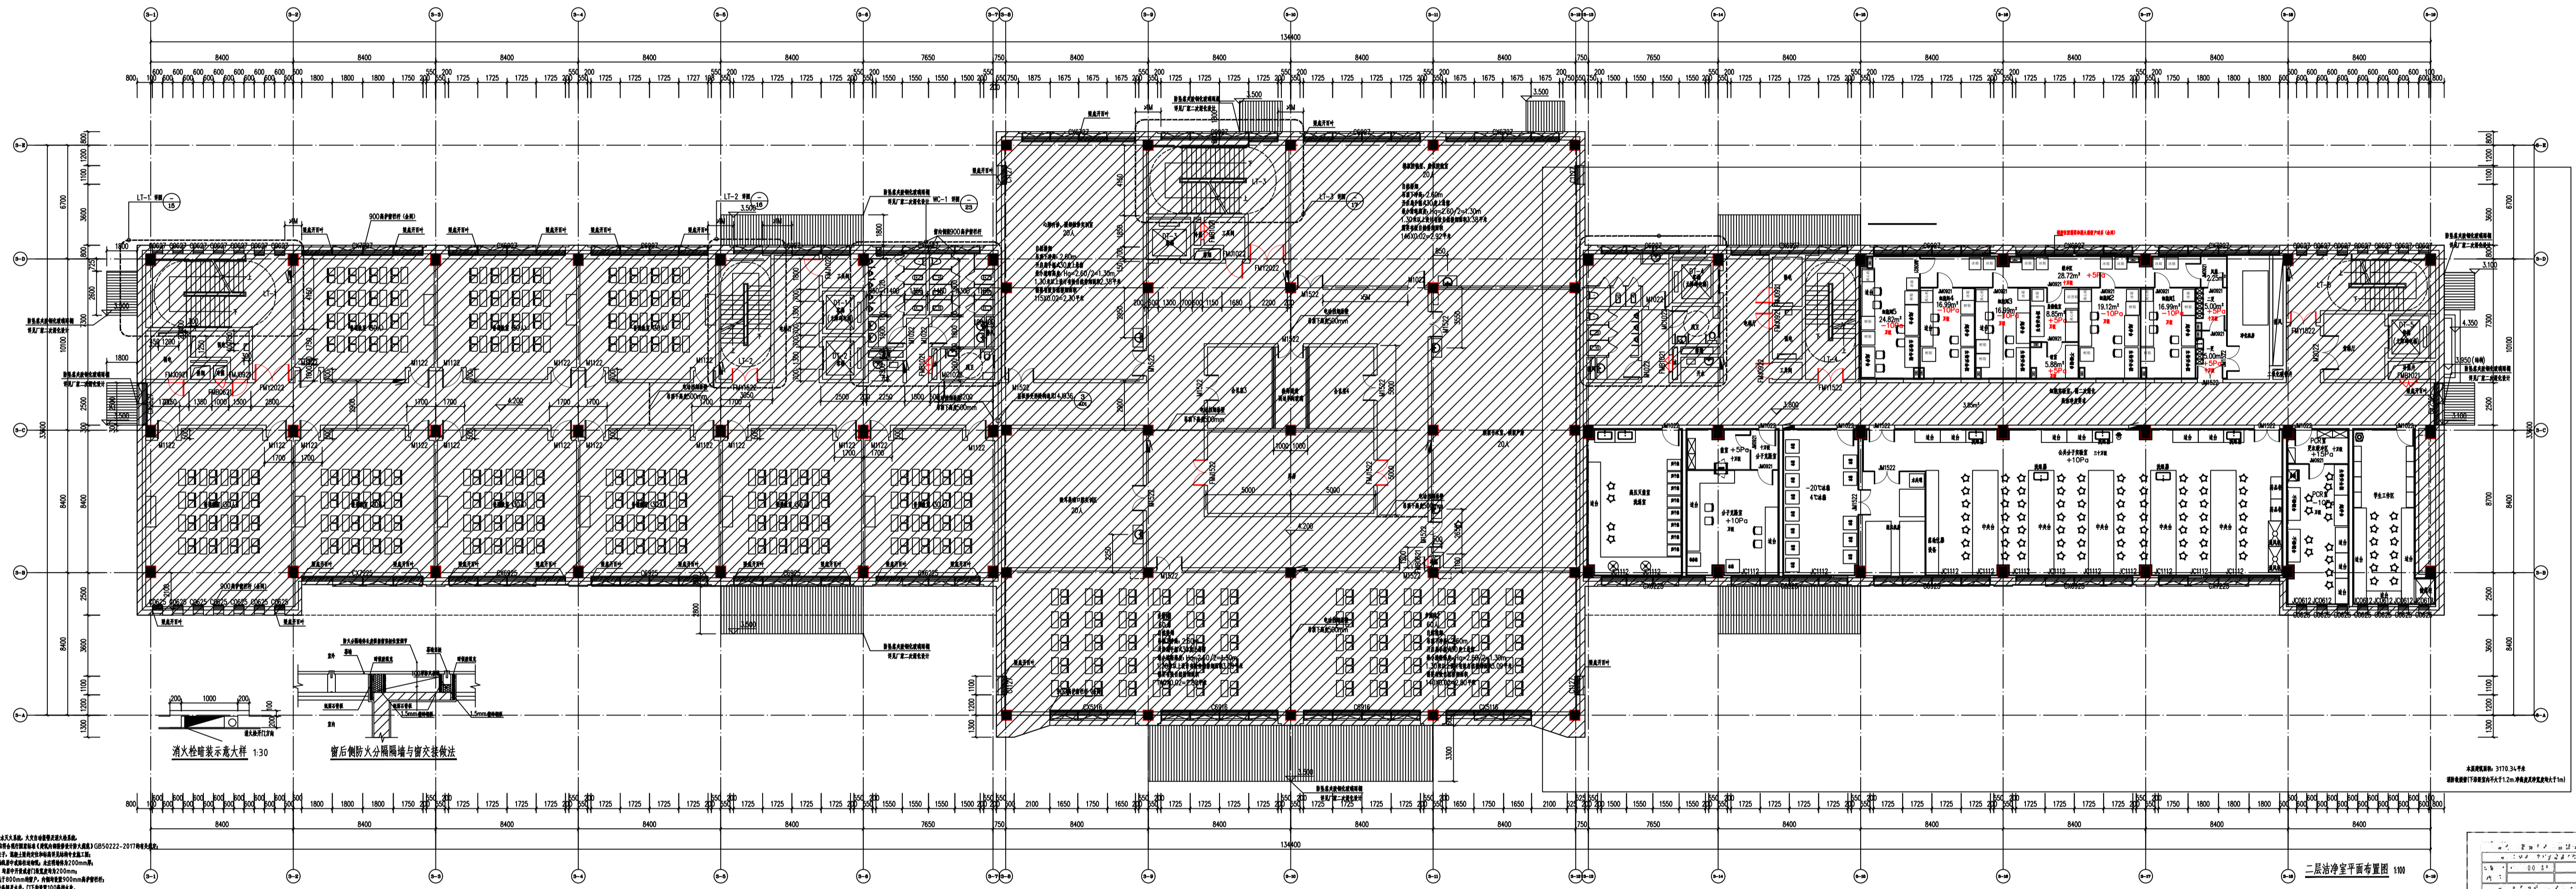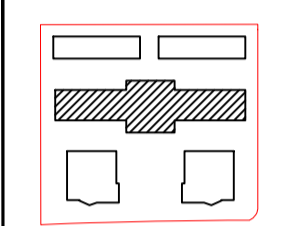


1. 本图所有尺寸均以米为单位, 未注明者均为毫米。
2. 本图所有尺寸均以轴线为准, 除非另有说明。
3. 本图所有尺寸均以实际尺寸为准, 除非另有说明。
4. 本图所有尺寸均以实际尺寸为准, 除非另有说明。
5. 本图所有尺寸均以实际尺寸为准, 除非另有说明。
6. 本图所有尺寸均以实际尺寸为准, 除非另有说明。
7. 本图所有尺寸均以实际尺寸为准, 除非另有说明。
8. 本图所有尺寸均以实际尺寸为准, 除非另有说明。

图名	洁净室平面布置图
比例	1:100
日期	2023.11.25
设计	XXX
审核	XXX
批准	XXX

江苏通瑞建筑设计研究院有限公司
Jiangsu Tongrui Architectural Design Institute Co., Ltd.

项目负责人	XXX
项目负责人	XXX
项目负责人	XXX
项目负责人	XXX
项目负责人	XXX
项目负责人	XXX
项目负责人	XXX
项目负责人	XXX

项目负责人: XXX
项目负责人: XXX
项目负责人: XXX

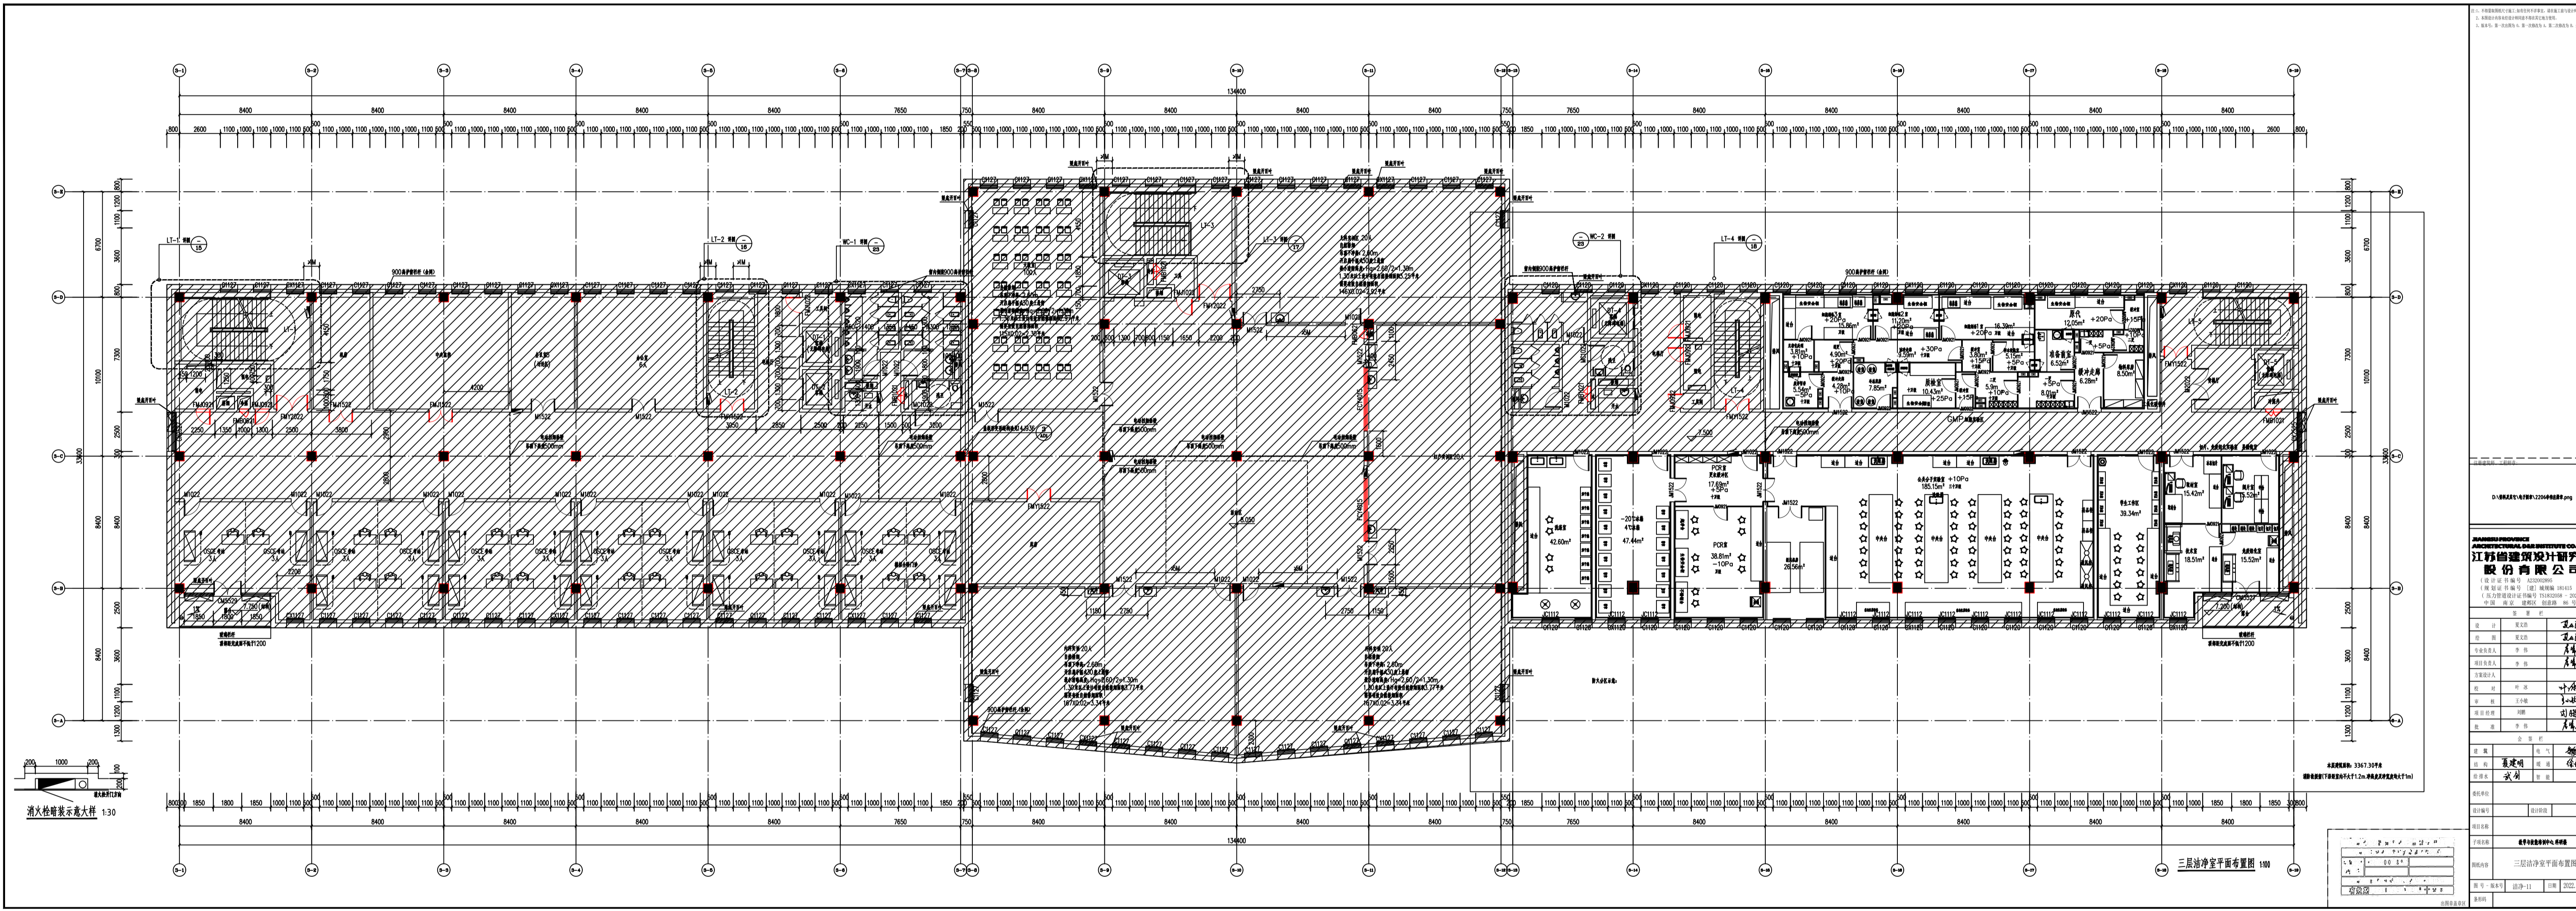

1. 建设单位: 江苏恒通医药有限公司
 2. 设计单位: 江苏恒通医药有限公司
 3. 项目名称: 江苏恒通医药有限公司三期洁净车间
 4. 设计阶段: 施工图设计
 5. 设计日期: 2023.11.25

设计人: 王浩
 审核人: 王浩
 校对: 王浩
 绘图: 王浩
 日期: 2023.11.25

图名: 三层洁净车间平面布置图 1/10

比例: 1:30

图号: 303-11-25