 


设计单位：



成都有巢工程勘察设计有限公司
Chengdu nest Engineering Survey
Design Co., Ltd.


建筑行业（建筑工程）专业甲级证书编号：A151030987
风景园林工程设计专项甲级证书编号：A151030987
市政行业（给水工程、排水工程、道路工程、桥梁工程）专业乙
级、农林行业（农业综合开发生态工程）专业乙级、公路行业
（公路）专业丙级、水利行业丙级、电力行业（新能源发电）专业乙级、
环境工程设计（大气污染防治工程、固体废物处理处置工程、物理污染
防治工程、水污染防治工程）专项乙级、证书编号：A251021041

图 纸 目 录

建设单位		泰州市公安局	专业类别	电 气
施工图审查机构：		工程名称	设计阶段	施 工 图
施工图审查合格书编号：		项目 名称	工程编号	YC2024-0051

序号	图号	图 纸 名 称	图 幅	备 注
1	电施—01	电气设计说明	A2	
2	电施—02	配电箱系统图	A2	
3	电施—03	开水间配电平面图 开水间照明平面图	A2	
4	电施—04	5、7、8F 中卫生间配电平面图 5、7、8F 中卫生间照明平面图	A2	
5	电施—05	3、4、6F 男西卫生间配电平面图 3、4、6F 男西卫生间照明平面图	A2	
6	电施—06	3、4、6F 女中卫生间配电平面图 3、4、6F 女中卫生间照明平面图	A2	
7	电施—06	3、4、6F 男东卫生间配电平面图 3、4、6F 男东卫生间照明平面图	A2	
8				
9				
10				
11				
12				
13				
14				
15				
16				
17				
18				
19				
20				
20				
20				

校对 尹巍 制表 孙海涛 专业负责人 何鑫 2025.07

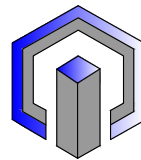

成都巢工程勘察设计有限公司
Chengdu nest Engineering Survey
Design Co., Ltd.

建筑行业（建筑工程）专业甲级证书编号：A151030987
风景园林工程设计专项甲级证书编号：A151030987
市政行业（给水工程、排水工程、道路工程、桥梁工程）专业乙级、农林行业（农业综合开发生态工程）专业乙级、公路行业（公路）专业丙级、水利行业丙级、电力行业（新能源发电）专业乙级、
环境工程设计（大气污染防治工程、固体废物处理处置工程、物理污染防治工程、水污染防治工程）专项乙级、证书编号：A251021041

出图专用章

注册执业章

建设单位

泰州市公安局

项目名称


泰州市公安局北院主楼卫生间、开水间改造设计服务

图纸名称

配电箱系统图

审 定	何 鑫	何鑫	
项目负责	张先锋	张先锋	
审 核	何 鑫	何鑫	
专业负责	何 鑫	何鑫	
校 对	吕晓东	吕晓东	
设 计	尹 巍	尹巍	
专 业	电 气	阶 段	施工图
比 例	1:100	图 号	电施-02
日 期	2025.07	设计编号	YC2024-0051


WDZ-YJY-0.6/1kV-5x10-CT/JDG40
引自原楼层配电总箱，上级断路器出线开关整定参考值40A

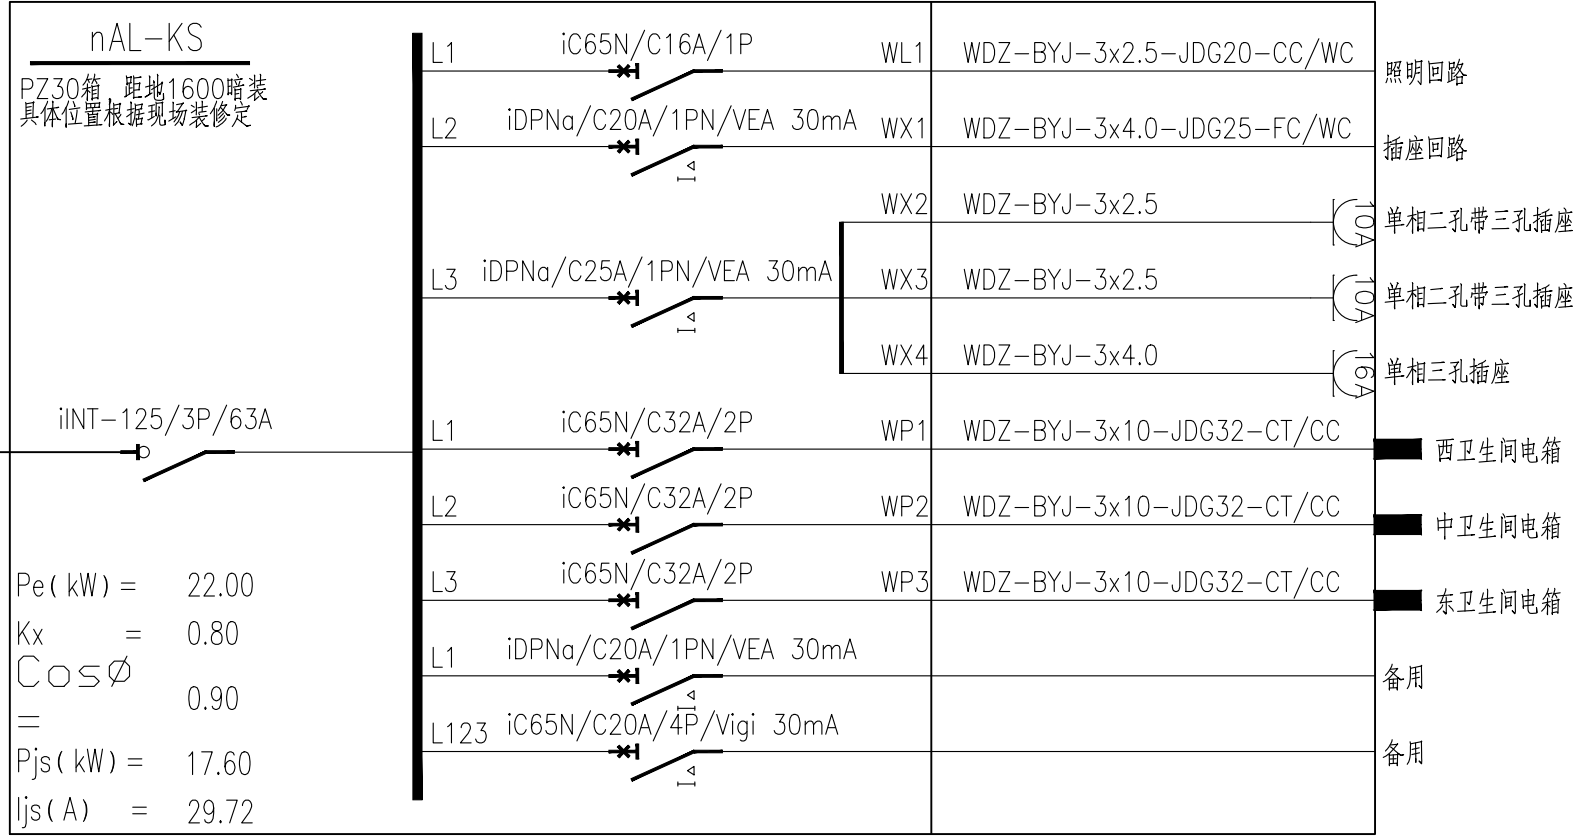

注1：除一层开水间电源引自二层开水间外，其余开水间电源均引自楼层配电总箱，需核实总箱负荷容量及安装空间，具体由现场实施。
注2：配电箱具体位置可根据实际使用需求由现场确定。

开水间配电箱系统图


WDZ-YJY-0.6/1kV-5x16-CT/SC50
引自原楼层配电总箱，上级断路器出线开关整定参考值63A

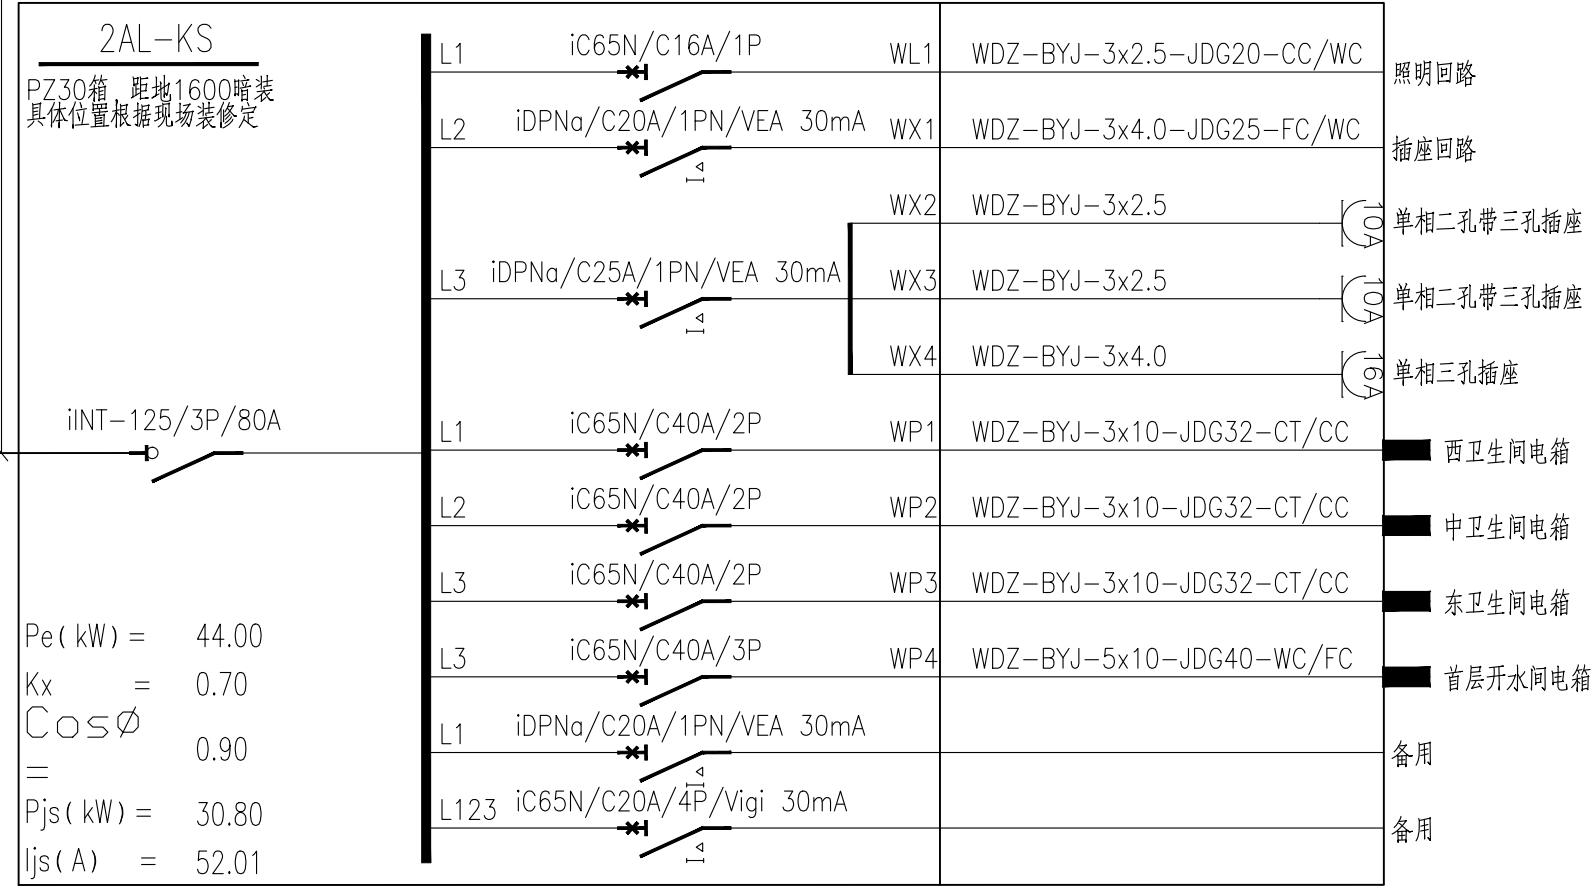

注1：除一层开水间电源引自二层开水间外，其余开水间电源均引自楼层配电总箱，需核实总箱负荷容量及安装空间，具体由现场实施。
注2：配电箱具体位置可根据实际使用需求由现场确定。

2F 开水间配电箱系统图


WDZ-BYJ-3x10-JDG32-CT/CC
引自本楼层开水间配电箱

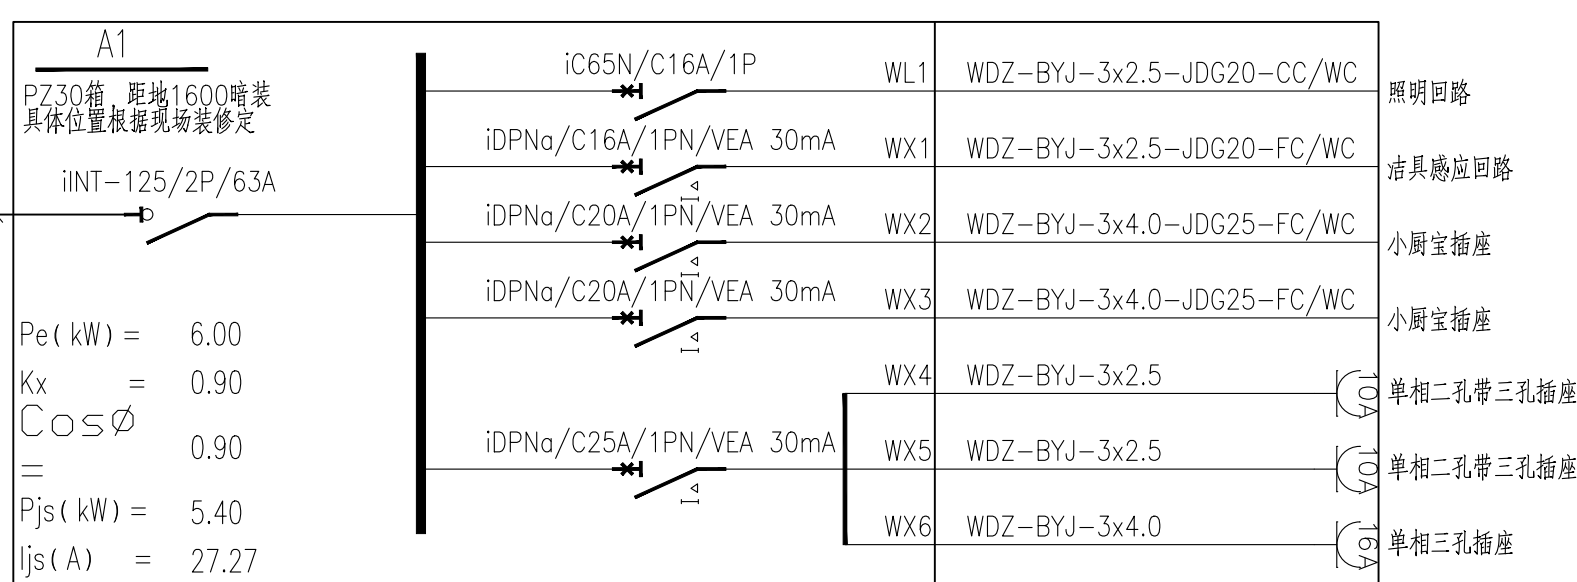

注1：配电箱具体位置可根据实际使用需求由现场确定。

A1 配电箱系统图

WDZ-BYJ-3x10-JDG32-CT/CC
引自本楼层开水间配电箱



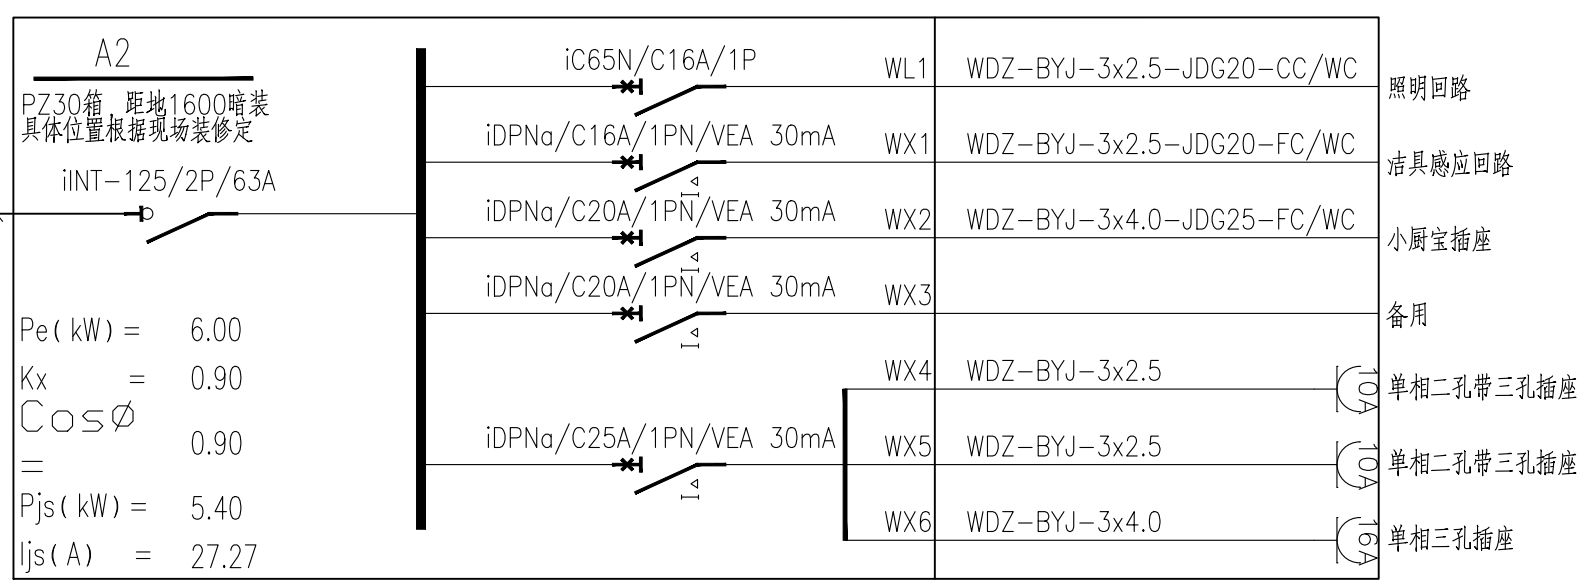


注1：3楼两侧卫生间水管电丝加热回路具体由厂家深化。
注2：配电箱具体位置可根据实际使用需求由现场确定。

A2 配电箱系统图

注：1、为西卫生间服务的屋顶风机(PF-WC-3,N=2.2kW)电源引自6AC1：WP2回路，线缆规格BV-5x2.5-GC20-FC
2、为中卫生间服务的屋顶风机(PF-WC-1,N=4.0kW)电源引自8AC1：WP2回路，线缆规格BV-5x4-GC25-FC
3、为东卫生间服务的屋顶风机(PF-WC-2,N=2.2kW)电源引自6AC3：WP2回路，线缆规格BV-5x2.5-GC25-FC
本次拟更换为改造区域服务的风机，风机型号参照旧有，风机电源引自原配电箱，开关及线缆等设备在满足现使用要求的情况下可利旧，否则应更新，具体由现场核实确定。

建筑					
结构					
电气					
给排水					
暖通					

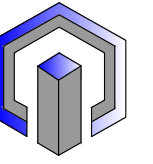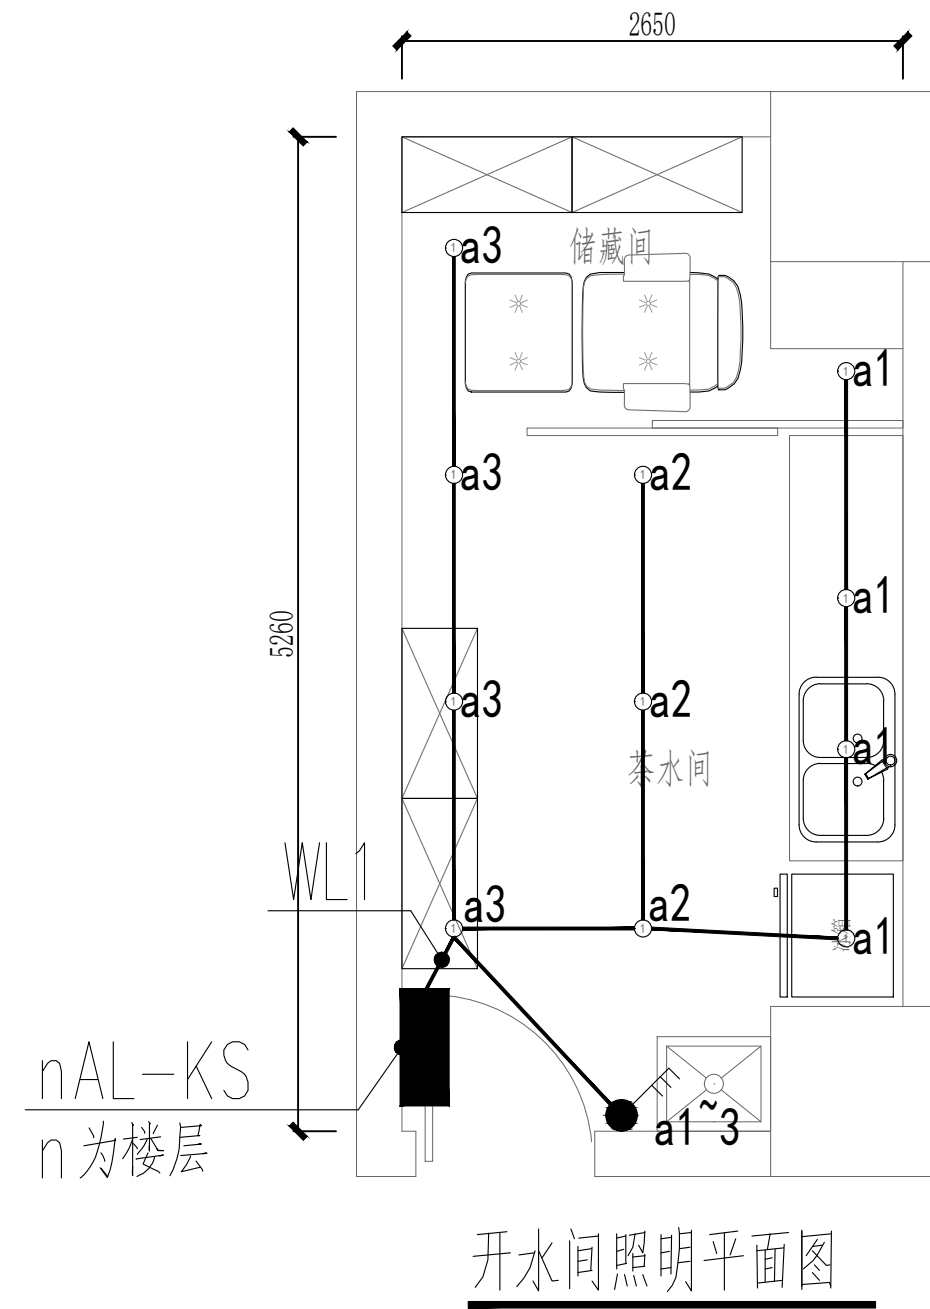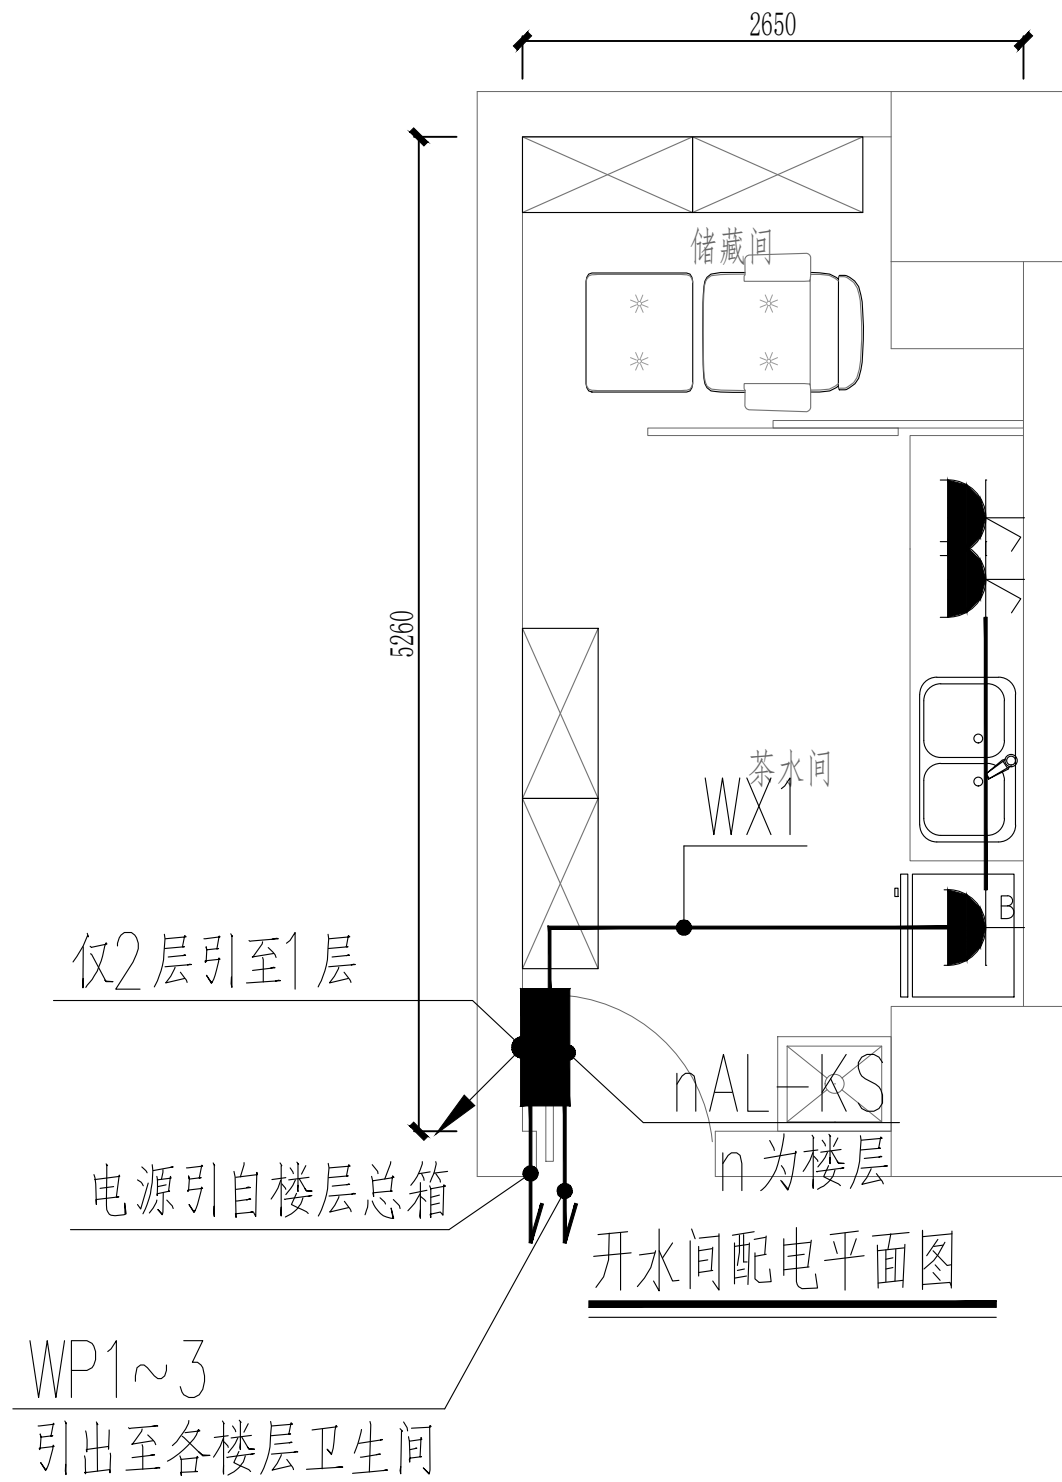

成都有巢工程勘察设计有限公司
Chengdu nest Engineering Survey
Design Co., Ltd.

建筑行业 (建筑工程) 专业中级证书编号: A151030987
风景园林工程设计专项甲级证书编号: A151030987
市政行业 (给水工程、排水工程、道路工程、桥梁工程) 专业乙级、农林行业 (农业设施开发及生态工程) 专业乙级、公路行业 (公路) 专业乙级、水利行业丙级、电力行业 (新能源发电) 专业乙级、
环境工程设计 (大气污染防治工程、固体废物处理处置工程、物理污染防治工程、水污染防治工程) 专项乙级、证书编号: A251021041

出图专用章

注册执业章

建设单位

泰州市公安局

项目名称


泰州市公安局北院主楼卫生间、开水间改造设计服务

图纸名称

开水间配电平面图
开水间照明平面图


审 定	黄莹莹	黄莹莹	
项目负责人	张先锋	张先锋	
审 核	何 鑫	何鑫	
专业负责人	何 鑫	何鑫	
校 对	尹 巍	尹巍	
设 计	孙海涛	孙海涛	
专 业	电气	阶 段	施工图
比 例	1:40	图 号	电施-03
日 期	2025.07	设计编号	YC2024-0051

建筑				
结构				
电气				
给排水				
暖通				

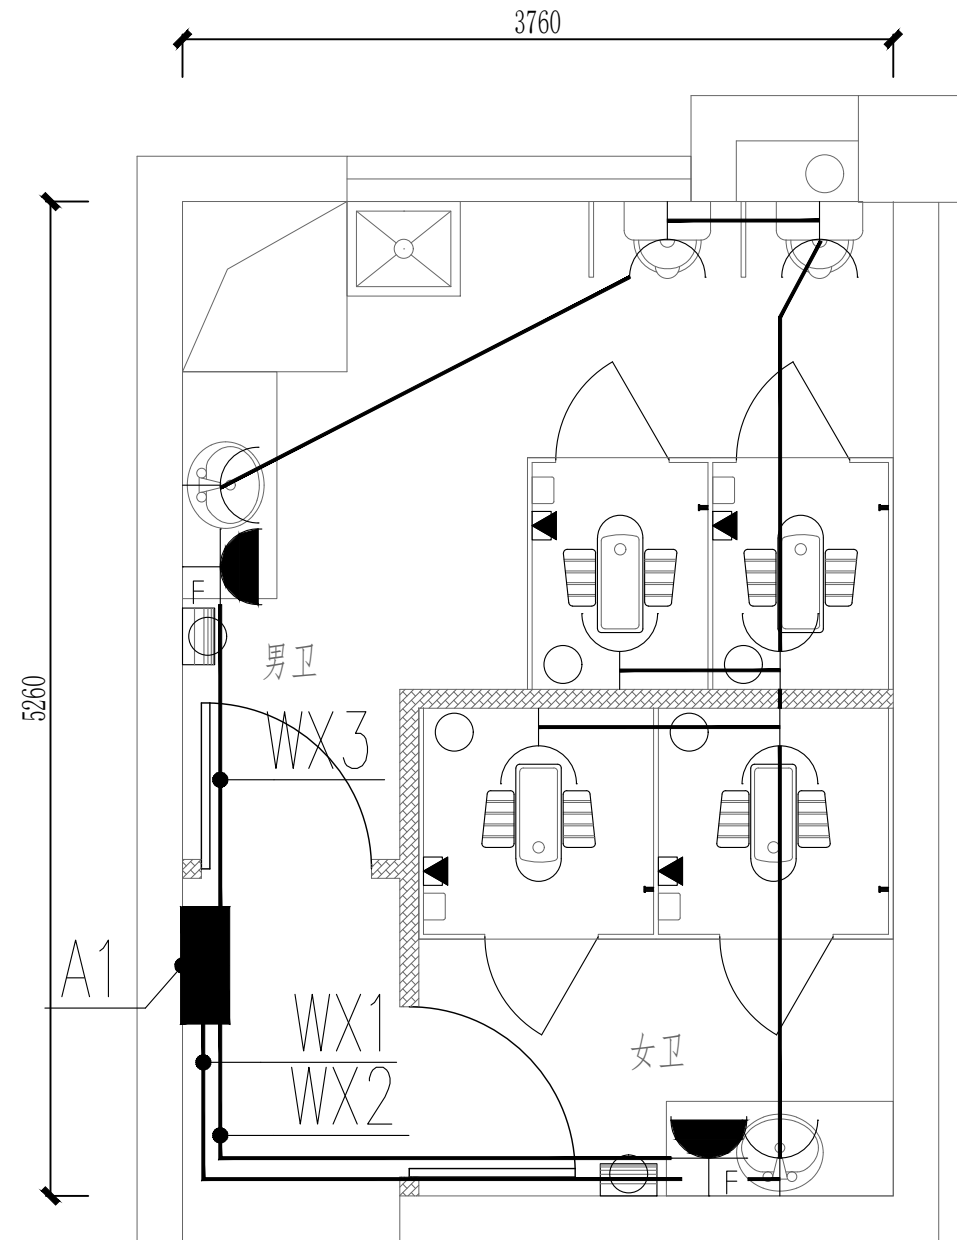


5、7、8F 中卫生间配电平面图

注1：5F东、西卫生间参考中卫生间做法。

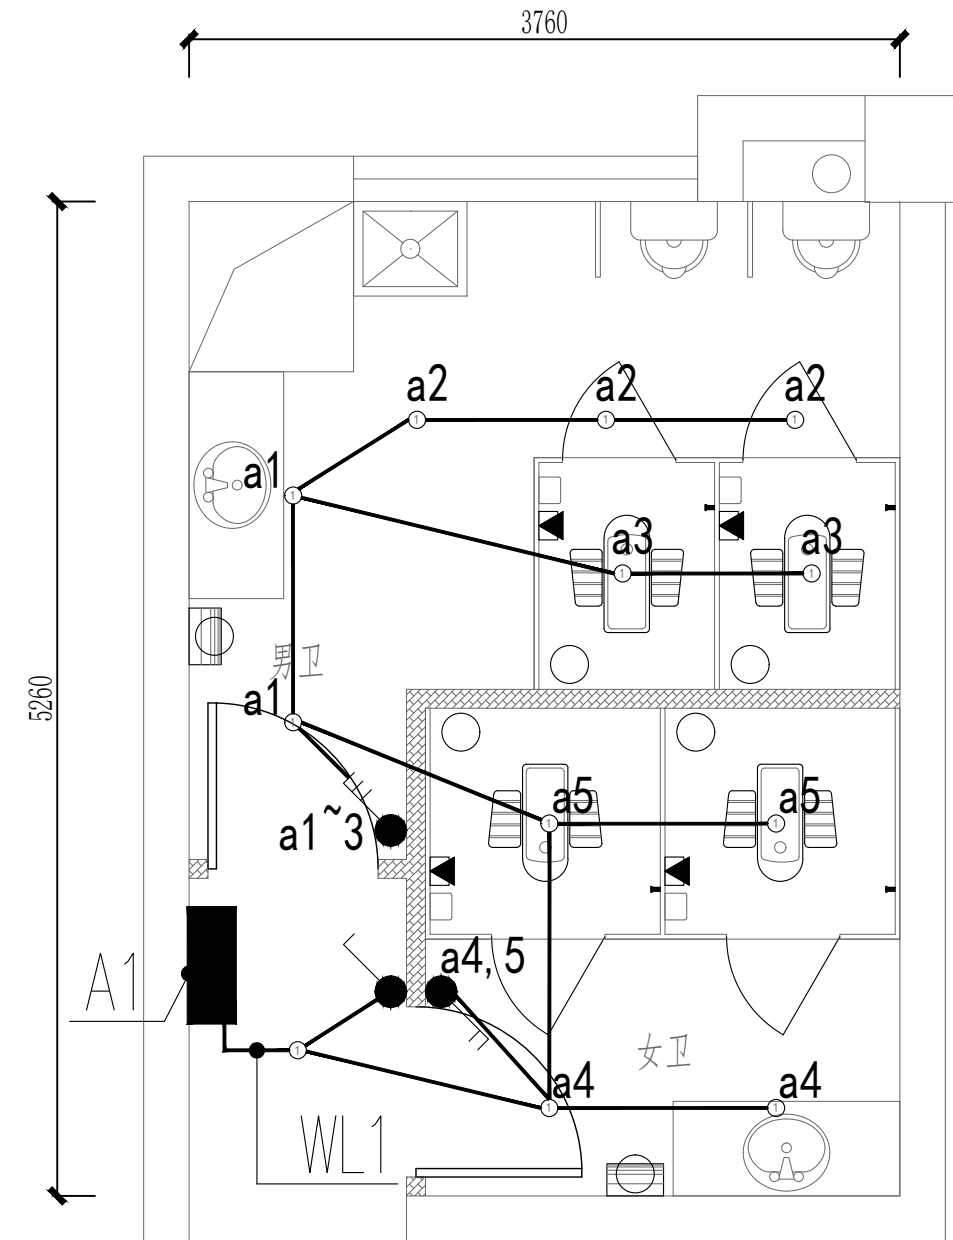

5、7、8F 中卫生间照明平面图

注1：5F东、西卫生间参考中卫生间做法。

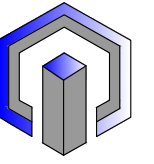

成都巢工程勘察设计有限公司
Chengdu nest Engineering Survey
Design Co., Ltd.

建筑行业（建筑工程）专业资格证书编号：A151030987
风景园林工程设计专业资格证书编号：A151030987
市政行业（给水工程、排水工程、道路工程、桥梁工程）专业乙级、农林行业（农业综合开发生态工程）专业乙级、公路行业（公路）专业乙级、水利行业乙级、电力行业（新能源发电）专业乙级、环境工程设计（大气污染防治工程、固体废物处理处置工程、物理污染防治工程、水污染防治工程）专项乙级、证书编号：A251021041

出图专用章

注册执业章

建设单位

泰州市公安局

项目名称

泰州市公安局北院主楼卫生间、开水间改造设计服务


图纸名称

5、7、8F 中卫生间配电平面图


5.7.8F 中卫生间照明平面图

审 定	黄莹莹	黄莹莹	
项目负责	张先锋	张先锋	
审 核	何 鑫	何鑫	
专业负责	何 鑫	何鑫	
校 对	尹 巍	尹巍	
设 计	孙海涛	孙海涛	
专 业	电气	阶 段	施工图
比 例	1:40	图 号	电施-04
日 期	2025.07	设计编号	YC2024-0051


建筑				
结构				
电气				
给排水				
暖通				

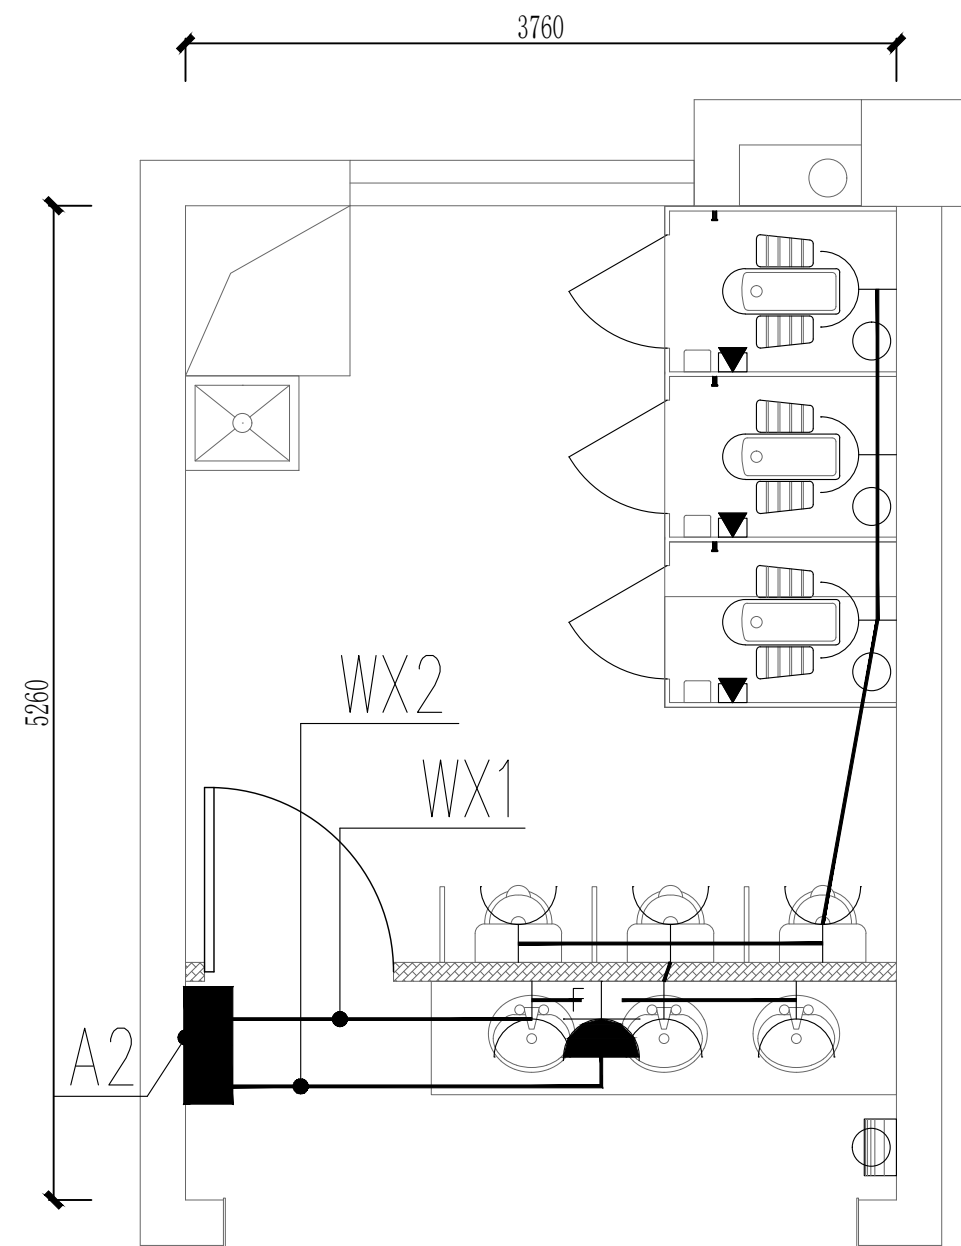

3、4、6F 男西卫生间配电平面图

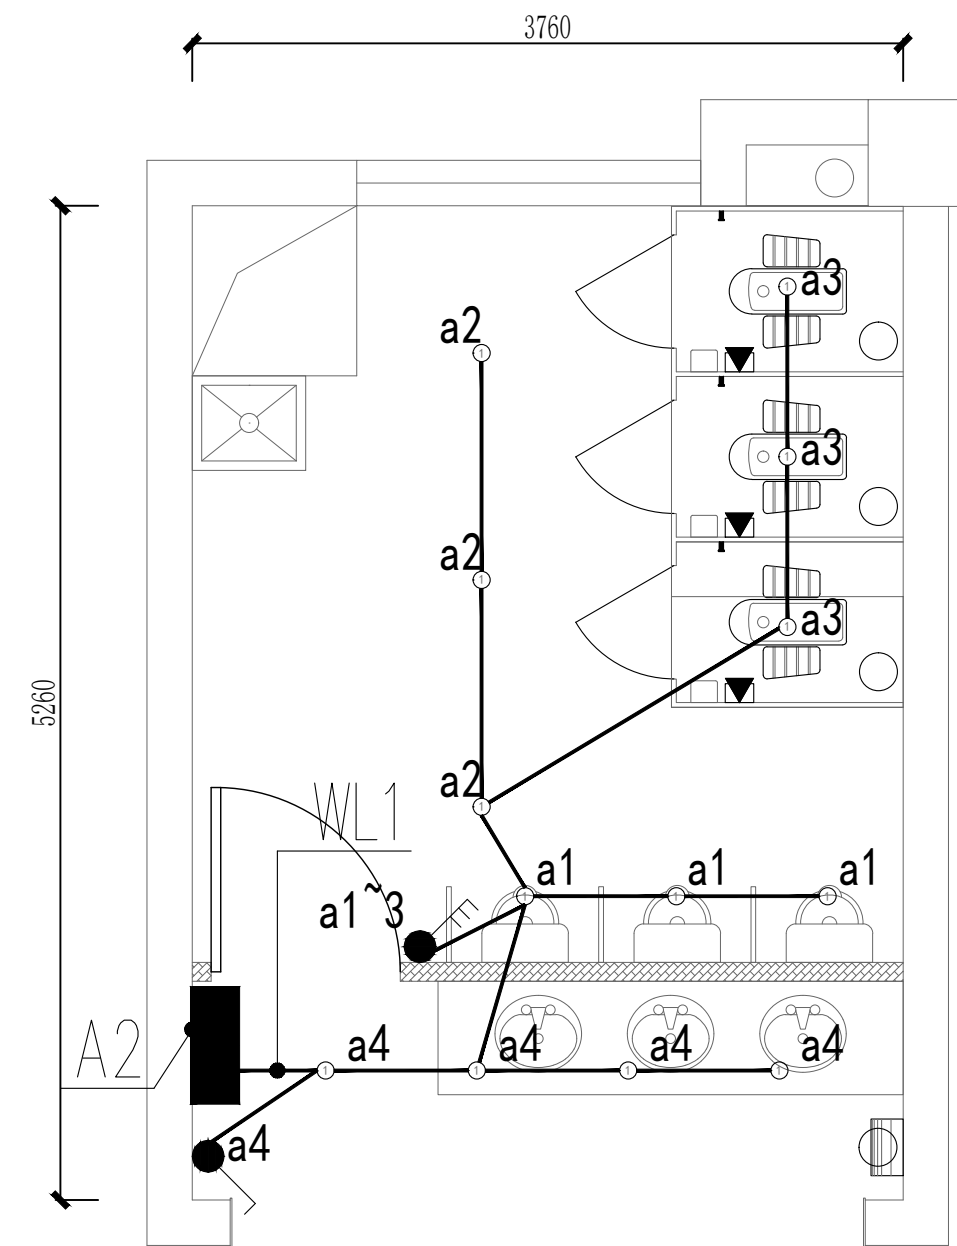

3、4、6F 男西卫生间照明平面图

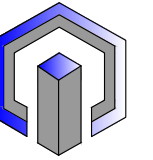

成都有巢工程勘察设计有限公司
Chengdu nest Engineering Survey
Design Co., Ltd.

银行业 (建筑工程) 专业甲级证书编号: A151030987
 景观园林工程设计专业甲级证书编号: A151030987
 设计行业 (给水工程、排水工程、道路工程、桥梁工程) 专业乙
 、农林行业 (农业安全开发生态工程) 专业乙级、公路行业
 (公路) 专业乙级、水利行业乙级、电力行业 (新能源发电)、环
 境工程设计 (大气污染防治工程、固体废物处理处置工程、物理污染
 治理工程、水污染防治工程) 专项乙级、证书编号: A251021041

出图专用章

注册执业章

建设单位


泰州市公安局

项目名称	项目内容	项目预算	项目进度	项目成果
1. 市场调研	市场调研	10000	2023-01-01	市场调研报告
2. 产品设计	产品设计	20000	2023-02-01	产品设计图
3. 软件开发	软件开发	30000	2023-03-01	软件开发完成
4. 测试部署	测试部署	10000	2023-04-01	测试部署完成
5. 运营推广	运营推广	10000	2023-05-01	运营推广完成
6. 维护更新	维护更新	10000	2023-06-01	维护更新完成
7. 总结评估	总结评估	10000	2023-07-01	总结评估报告


泰州市公安局北院主楼卫生间、开水间改造设计服务

图纸名称

 
3.4.6F 男西卫生间照明平面图

审 定	黄莹莹		
目 负责	张先锋		
审 核	何 鑫		
业 负责	何 鑫		
交 对	尹 巍		
设 计	孙海涛		
专 业	电气	阶 段	施工图
比 例	1:40	图 号	电施-05
日 期	2025.07	设计编号	YC2024-0051


建	东
生	内
电	气
给	排
水	水

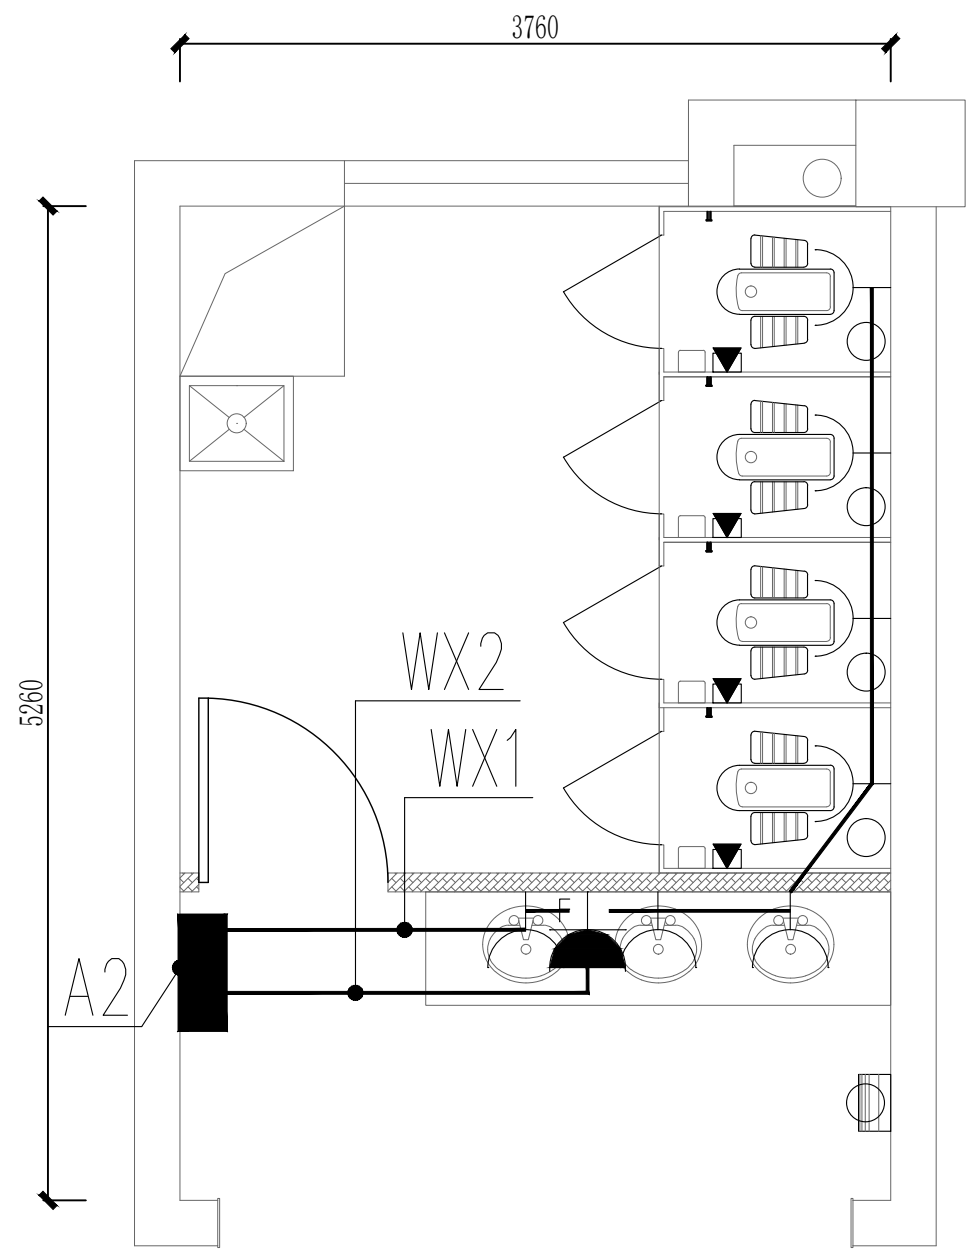

3、4、6F 女中卫生间配电平面图

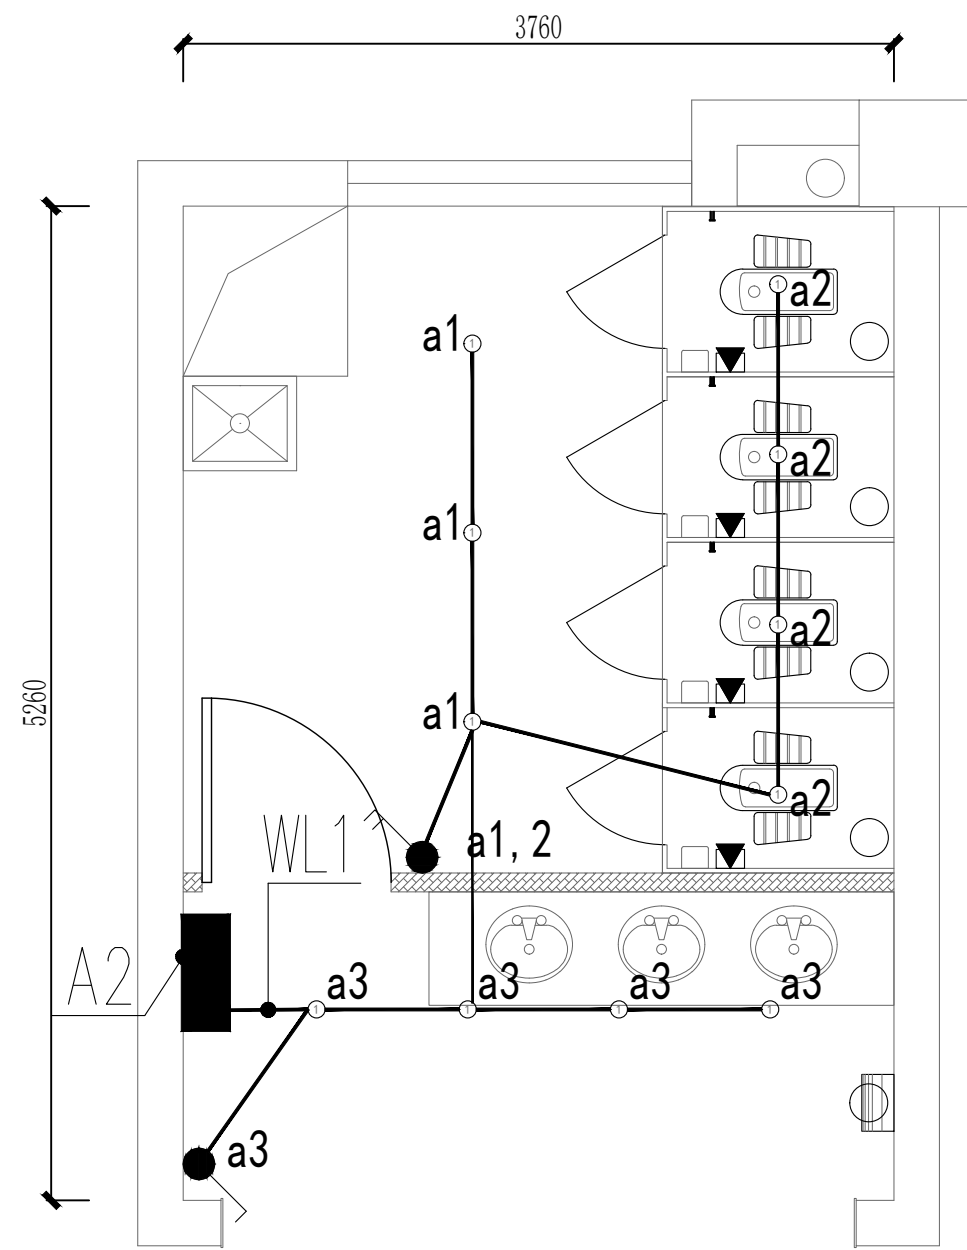

3、4、6F 女中卫生间照明平面图

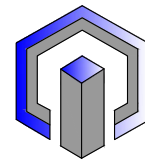

成都巢工程勘察设计有限公司
Chengdu nest Engineering Survey
Design Co., Ltd.

建筑行业（建筑工程）专业甲级证书编号：A151030987
风景园林工程设计专项甲级证书编号：A151030987
市政行业（给水工程、排水工程、道路工程、桥梁工程）专业乙
级、农林行业（农业综合开发生态工程）专业乙级、公路行业
（公路）专业丙级、水利行业丙级、电力行业（新能源发电）专业乙级、
环境工程设计（大气污染防治工程、固体废物处理处置工程、物理污染
防治工程、水污染防治工程）专项乙级、证书编号：A251021041

出图专用章

注册执业章

建设单位

泰州市公安局

项目名称

泰州市公安局北院主楼卫生间、开水间改造设计服务


图纸名称

3、4、6F 女中卫生间配电平面图


3、4、6F 女中卫生间照明平面图

审 定	黄莹莹	黄莹莹	
项目负责	张先锋	张先锋	
审 核	何 鑫	何鑫	
专业负责	何 鑫	何鑫	
校 对	尹 巍	尹巍	
设 计	孙海涛	孙海涛	
专 业	电气	阶 段	施工图
比 例	1:40	图 号	电施-06
日 期	2025.07	设计编号	YC2024-00


建筑				
结构				
电气				
给排水				
暖通				

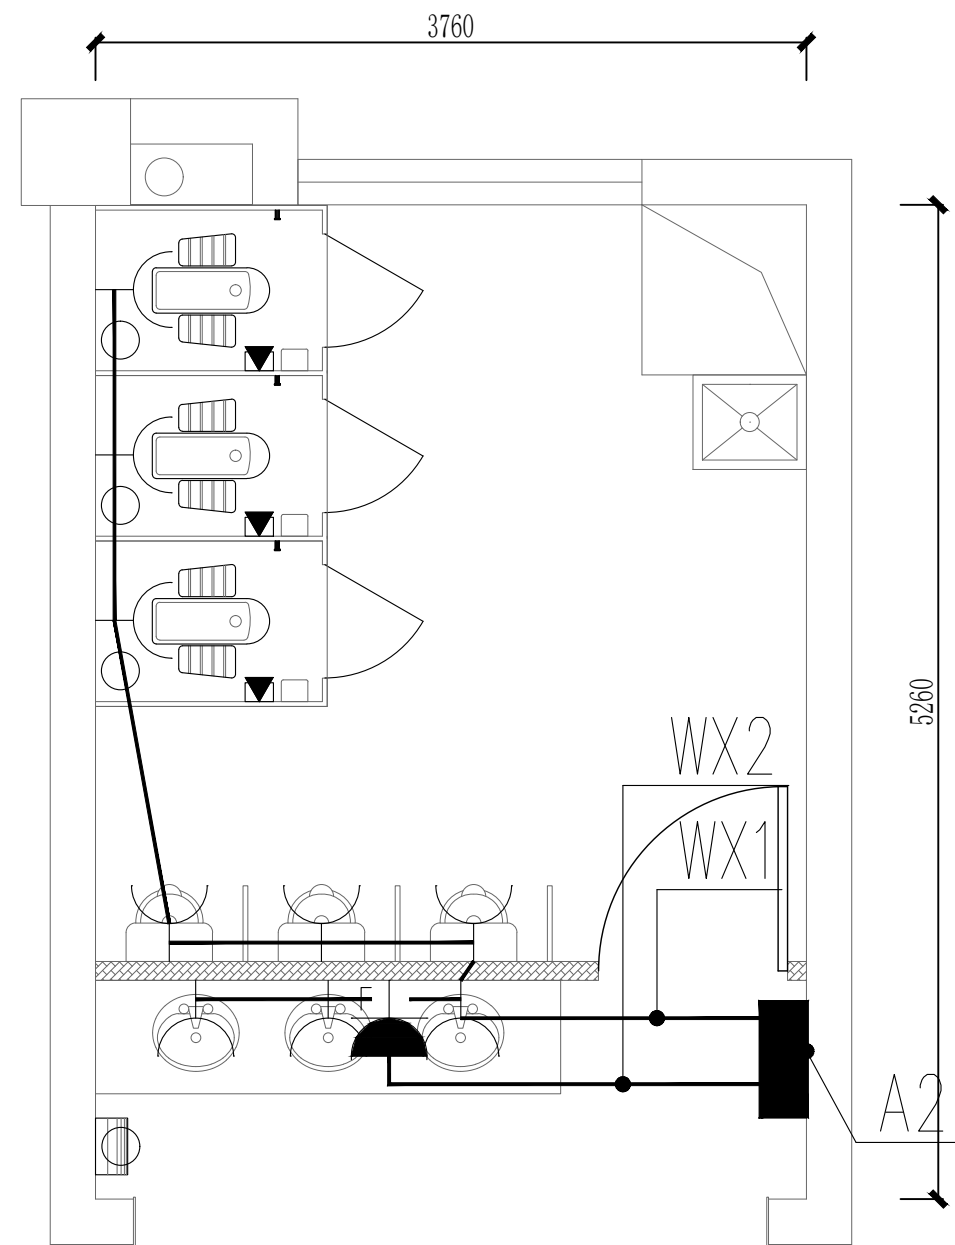

3、4、6F 男东卫生间配电平面图

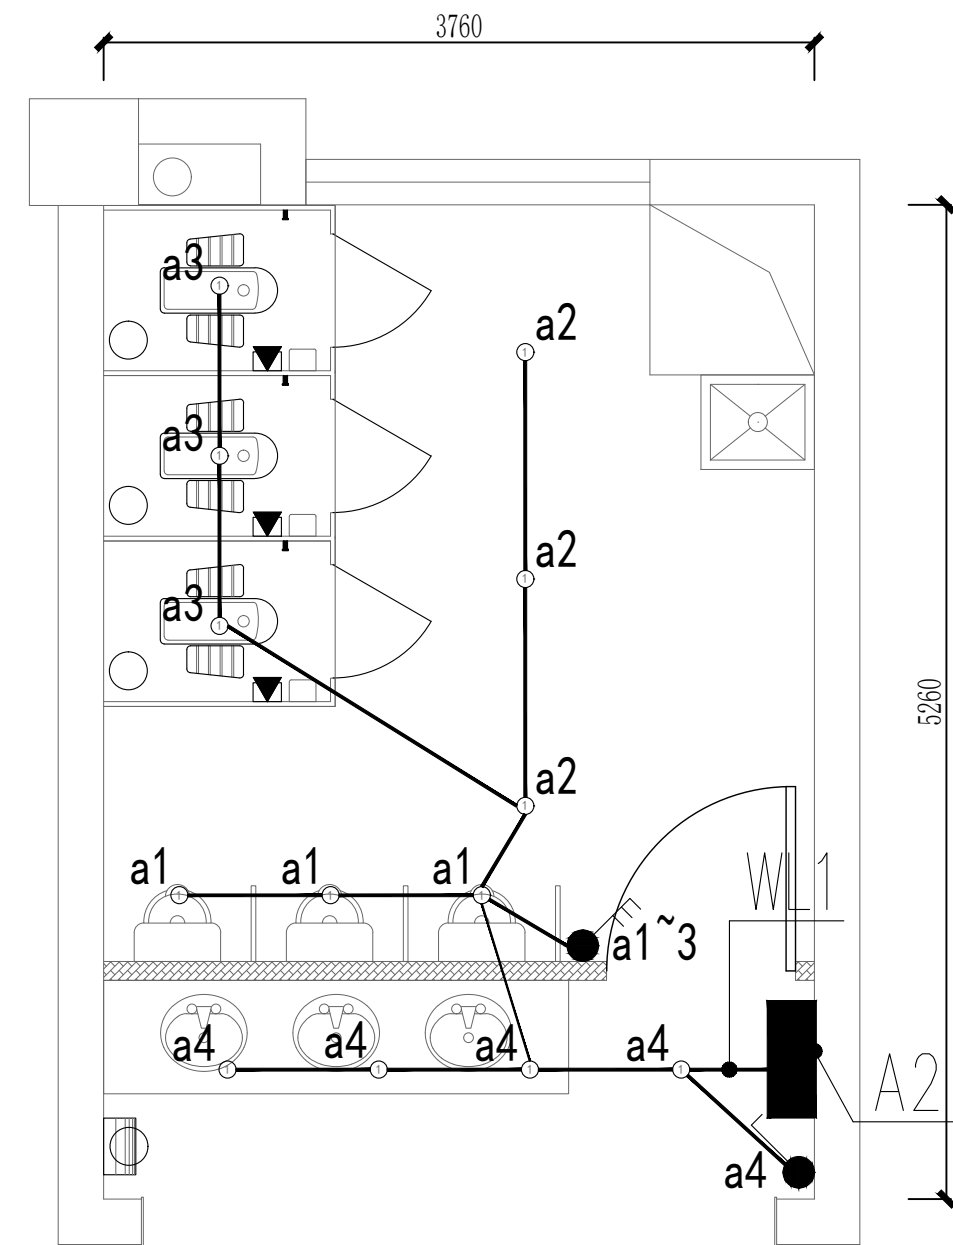

3、4、6F 男东卫生间照明平面图

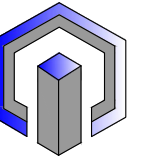

成都有巢工程勘察设计有限公司
Chengdu nest Engineering Survey
Design Co., Ltd.

银行业 (建筑工程) 专业甲级证书编号: A151030987
 景观园林工程设计专业甲级证书编号: A151030987
 设计行业 (给水工程、排水工程、道路工程、桥梁工程) 专业乙
 、农林行业 (农业安全开发生态工程) 专业乙级、公路行业
 (公路) 专业乙级、水利行业乙级、电力行业 (新能源发电)、环
 境工程设计 (大气污染防治工程、固体废物处理处置工程、物理污染
 治理工程、水污染防治工程) 专项乙级、证书编号: A251021041

出图专用章

注册执业章

建设单位

泰州市公安局

 
项目名称

泰州市公安局北院主楼卫生间、开水间改造设计服务

图纸名称

3、4、6F 男东卫生间配电平面图

3、4、6F 男东卫生间照明平面图

审 定	黄莹莹		
目 负责	张先锋		
审 核	何 鑫		
业 负责	何 鑫		
交 对	尹 巍		
设 计	孙海涛		
专 业	电气	阶 段	施工图
比 例	1:40	图 号	电施-07
日 期	2025.07	设计编号	YC2024-0051